

Architectural site plan of a residential complex. The plan shows several building footprints with internal room divisions. The site is divided into various colored zones: pink for residential areas, yellow for open spaces, and green for landscaping. There are also areas with blue hatching, possibly indicating water features or specific ground conditions. The plan includes numerous dimension lines and labels, such as '1/11 Зем. насады №1' and '1/11 Зем. насады №2', indicating specific land parcels or zones. The overall layout suggests a planned residential development with integrated green spaces and infrastructure.

Примечания:
 1) Подвальная
 2) Укладка ка
 соблюдением и
 3) На зону ка
 130 м на одно

Изм.	Кол.уч.	Лист	М
Разработал	Налобин		
Заказчик	000" ДСК		

- Примечания:

						30-21-00-ГП			
						Жилой район в границах улиц Тимофея Кармацкого-Мельникайте и берега реки Тура в г.Тюмени. 2 очередь строительства. Участок 72:73:111001:1733. Многоквартирный жилой дом ГП-7 с встроенно-пристроенным паркингом. Многоквартирный жилой дом ГП-8 с встроенно-пристроенным паркингом.			
Изм.	Кол.уч.	Лист	№ док	Погн.	Дата	Проект системы автоматического полива	Стадия	Лист	Листов
Разработал	Налобин Ю.Е.			10.25	Заказчик		РП	1	35
						ГП-7, ГП-8. Общий план полива	ИП Налобин Ю.Е.		



Условные обозначения :

- - Распылитель 1804 с форсункой Van 18
- - Распылитель 1804 с форсункой HE-Van 15
- - Распылитель 1804 с форсункой HE-Van 12
- - Распылитель 1804 с форсункой HE-Van 10
- - Распылитель 1804 с форсункой HE-Van 8
- - Распылитель 1804 с форсункой MPR
- - Пусковой комплект микроорошения
- - Электромагнитный клапан
- ☐ - Контроллер системы автополива
- - Магистральный трубопровод d=40
- - Трубопровод d=40
- - Трубопровод d=32
- - Трубопровод d=25 (обвязка зон дождевателей)
- - Трубопровод d=25 (обвязка зон микроорошения)

							30-21-00-ГП			
							Жилой район в границах улиц Тимофея Кармацкого-Мельникайте и берега реки Тура в г.Тюмени. 2 очередь строительства. Участок 72:73:111001:1733. Многоквартирный жилой дом ГП-7 с встроенно-пристроенным паркингом. Многоквартирный жилой дом ГП-8 с встроенно-пристроенным паркингом.			
Изм.	Кол.уч.	Лист	№ док.	Погр.	Дата	Проект системы автоматического полива		Стадия	Лист	Листов
Разработал		Налобин Ю.Е.			10.25			РП	2	35
Заказчик		ООО "ДСК ЭНКО"			10.25	ГП-7, ГП-8. План трубопровода		ИП Налобин Ю.Е.		



Условные обозначения :

-  - Водорозетка для ручного полива
-  - Пусковой комплект микроорошения
-  - Электромагнитный клапан
-  - Магистральный трубопровод d=40
-  - Трубопровод d=32 (обвязка водорозеток)

						30-21-00-ГП			
						Жилой район в границах улиц Тимофея Кармацкого-Мельникайте и берега реки Тура в г.Тюмени. 2 очередь строительства. Участок 72:73:111001:1733. Многоквартирный жилой дом ГП-7 с встроенно-пристроенным паркингом. Многоквартирный жилой дом ГП-8 с встроенно-пристроенным паркингом.			
Изм.	Кол.уч.	Лист	№ док	Погн.	Дата	Проект системы автоматического полива	Стадия	Лист	Листов
Разработал		Налобин Ю.Е.			10.25		РП	3	35
Заказчик		ООО"ДСК ЭНКО"			10.25	ГП-7, ГП-8. План напорного трубопровода	ИП Налобин Ю.Е.		

Условные обозначения :

-  - Пусковой комплект микроорошения
-  - Электромагнитный клапан
-  - Контроллер системы автополива
-  - Магистральный трубопровод d=40
-  - Кабель ВВГ/ПВС 5x1 мм
-  - Кабель ВВГ/ПВС 2x1 мм



Примечания:
1) Зоны полива ГП8.№9 и ГП8.№12 подключаются на одну жилу кабеля.

						30-21-00- ГП			
						Жилой район в границах улиц Тимофея Кармацкого-Мельникайте и берега реки Тура в г.Тюмени. 2 очередь строительства. Участок 72:73:111001:1733. Многоквартирный жилой дом ГП-7 с встроенно-пристроенным паркингом. Многоквартирный жилой дом ГП-8 с встроенно-пристроенным паркингом.			
Изм.	Кол.уч.	Лист	№ док	Погн.	Дата	Проект системы автоматического полива	Стадия	Лист	Листов
Разработал		Налобин Ю.Е.			10.25		РП	4	35
Заказчик		ООО"ДСК ЭНКО"			10.25	ГП-7, ГП-8. План укладки кабеля		ИП Налобин Ю.Е.	


Условные обозначения :

- ПНД трубопровод d=110
- ПНД трубопровод d=63



- Примечания:
- 1) Размер перепуска закладных гильз за границы дорожки 30-40 см.
 - 2) Метраж ПНД трубы 110 - 330 м.
 - 3) Метраж ПНД трубы 63 - 300 м.

						30-21-00-ГП			
						Жилой район в границах улиц Тимофея Кармацкого–Мельникайте и берега реки Тура в г.Тюмени. 2 очередь строительства. Участок 72:73:111001:1733. Многоквартирный жилой дом ГП-7 с встроенно-пристроенным паркингом. Многоквартирный жилой дом ГП-8 с встроенно-пристроенным паркингом.			
Изм.	Кол.уч.	Лист	№ док	Погн.	Дата	Проект системы автоматического полива	Стадия	Лист	Листов
Разработал		Налобин Ю.Е.			10.25		РП	5	35
Заказчик		ООО"ДСК ЭНКО"			10.25	ГП-7, ГП-8. План укладки закладных труб	ИП Налобин Ю.Е.		

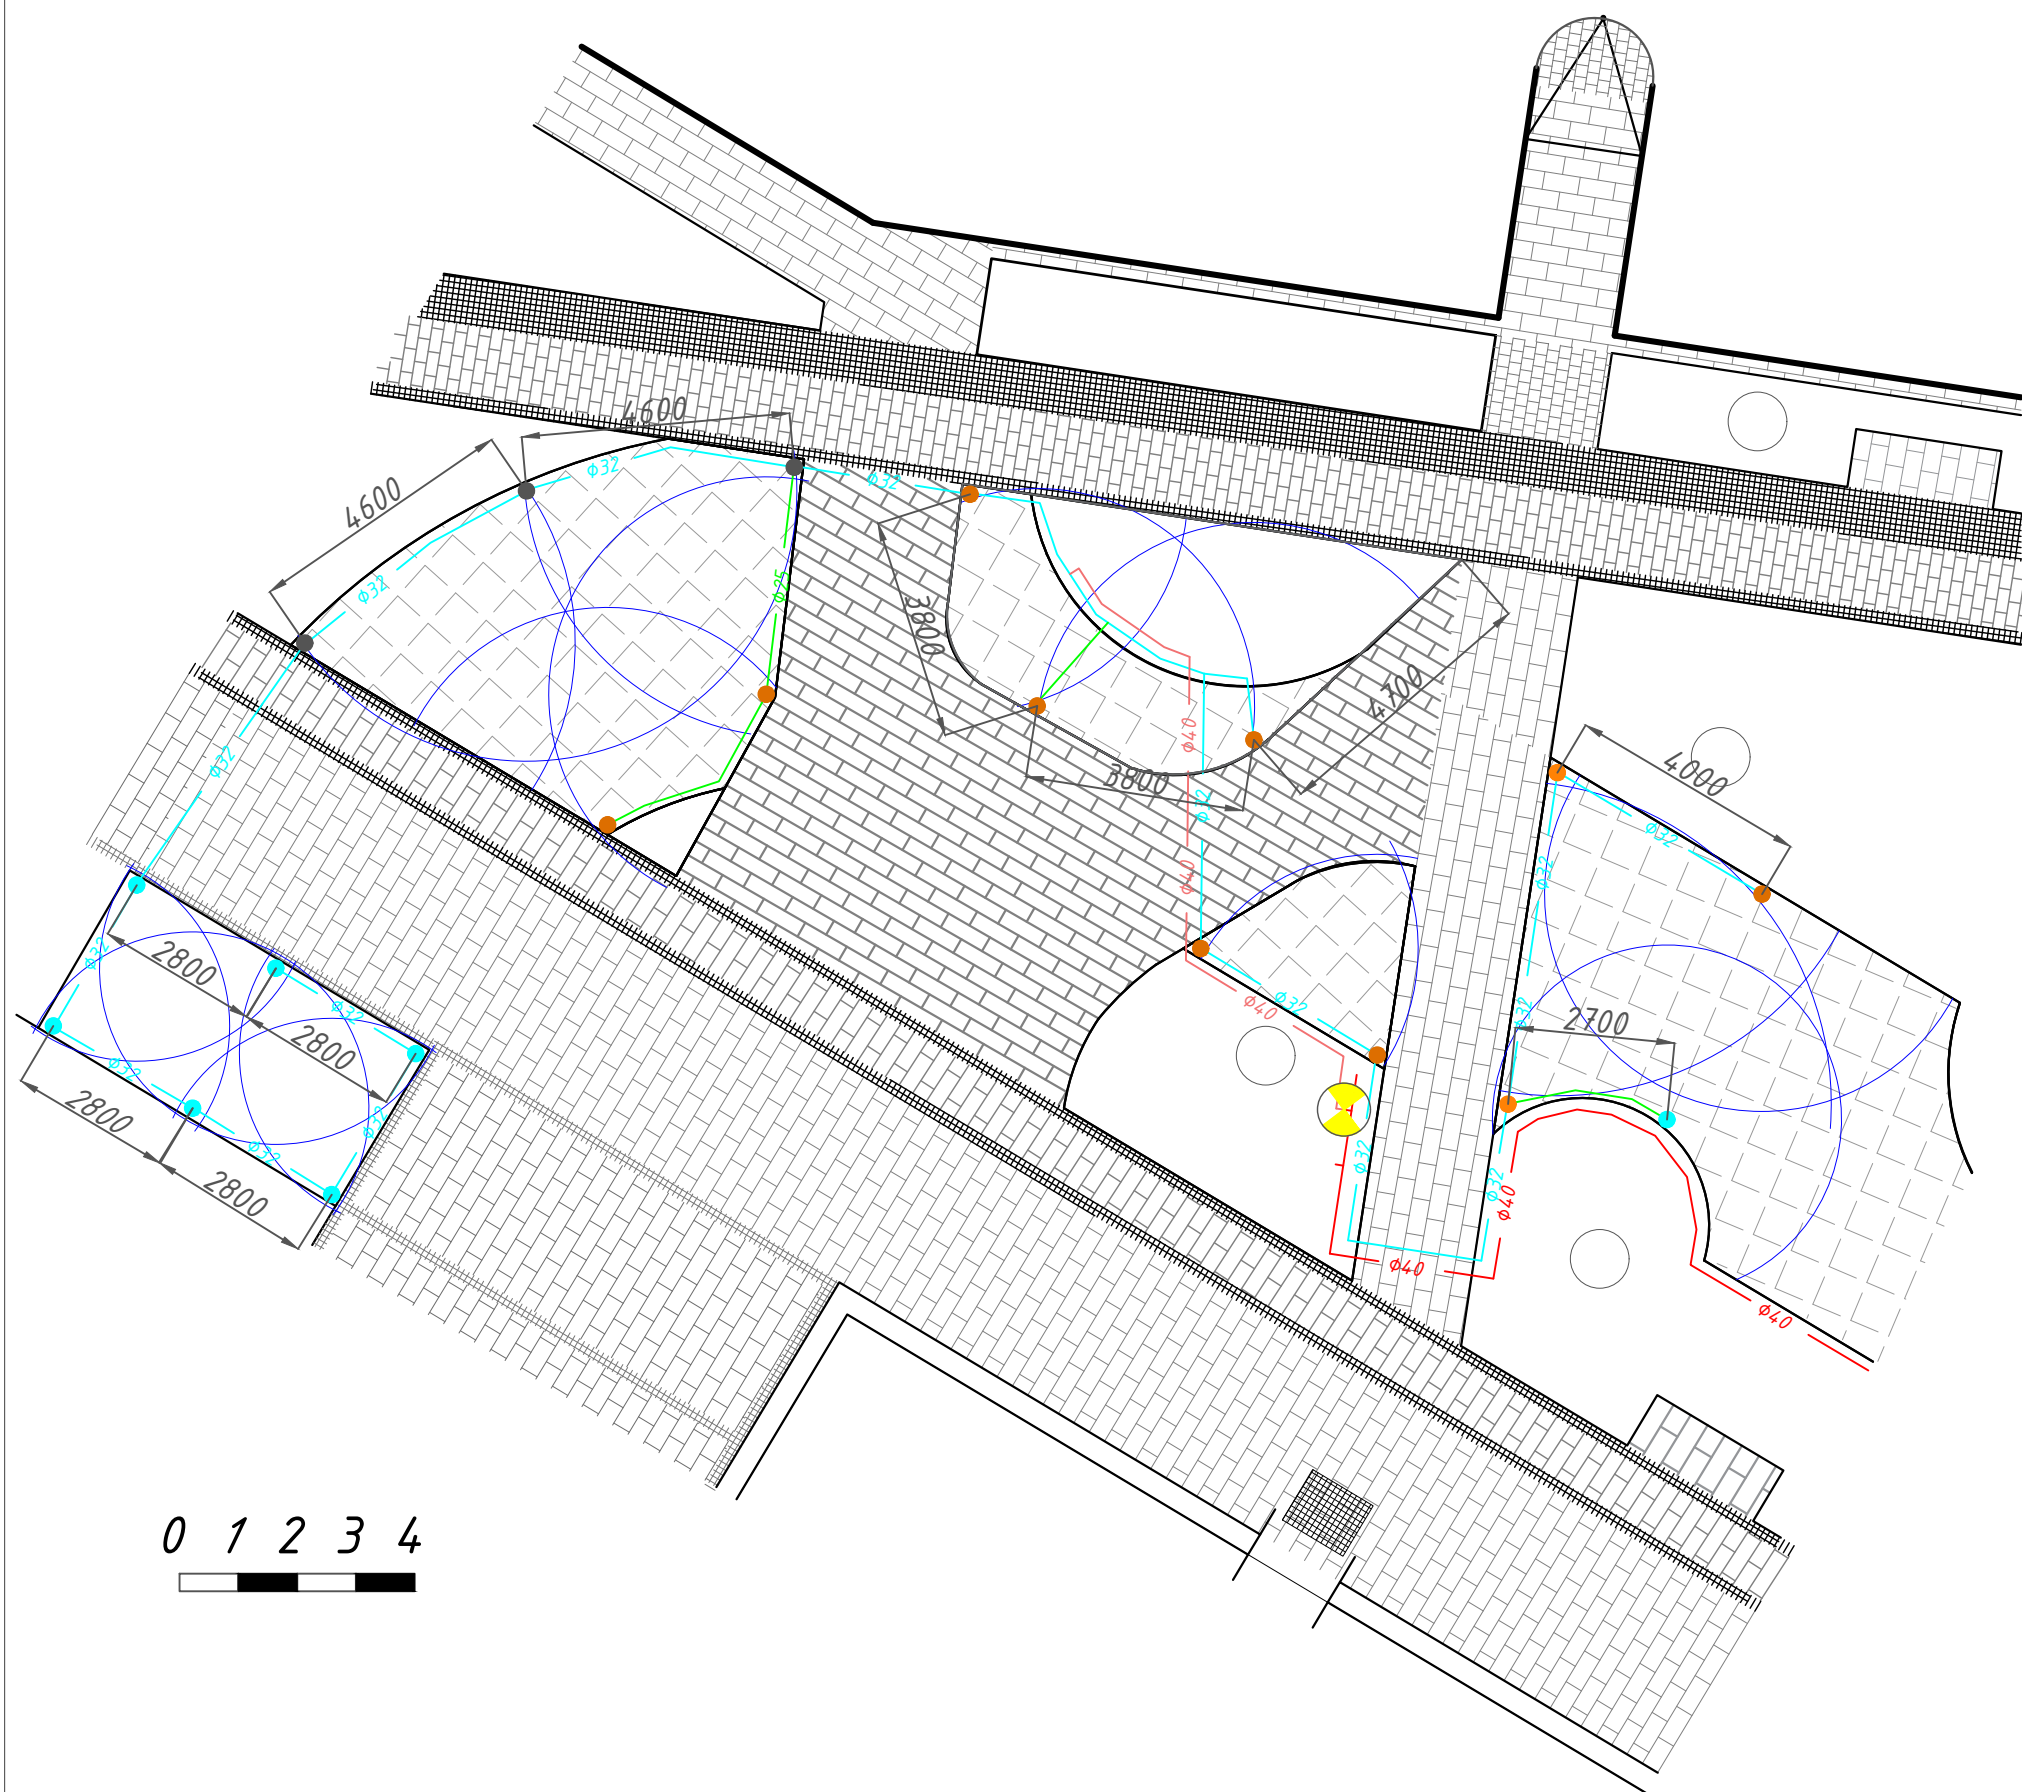

Условные обозначения :

- Распылитель 1804 с форсункой Van 18

- Распылитель 1804 с форсункой He-Van 15

- Распылитель 1804 с форсункой He-Van 12

- Распылитель 1804 с форсункой He-Van 10



- Электромагнитный клапан
- Магистральный трубопровод d=40

- Трубопровод d=40

- Трубопровод d=32

- Трубопровод d=25


						30-21-00-ГП			
						Жилой район в границах улиц Тимофея Кармацкого-Мельникайте и берега реки Тура в г.Тюмени. 2 очередь строительства. Участок 72:73:111001:1733. Многоквартирный жилой дом ГП-7 с встроенно-пристроенным паркингом. Многоквартирный жилой дом ГП-8 с встроенно-пристроенным паркингом.			
Изм.	Кол.уч.	Лист	№ док	Подп.	Дата	Проект системы автоматического полива ГП-7 Зона полива № 1	Стадия	Лист	Листов
Разработал		Налобин Ю.Е.			10.25		РП	6	35
Заказчик		ООО"ДСК ЭНКО"			10.25				
							ИП Налобин Ю.Е.		

 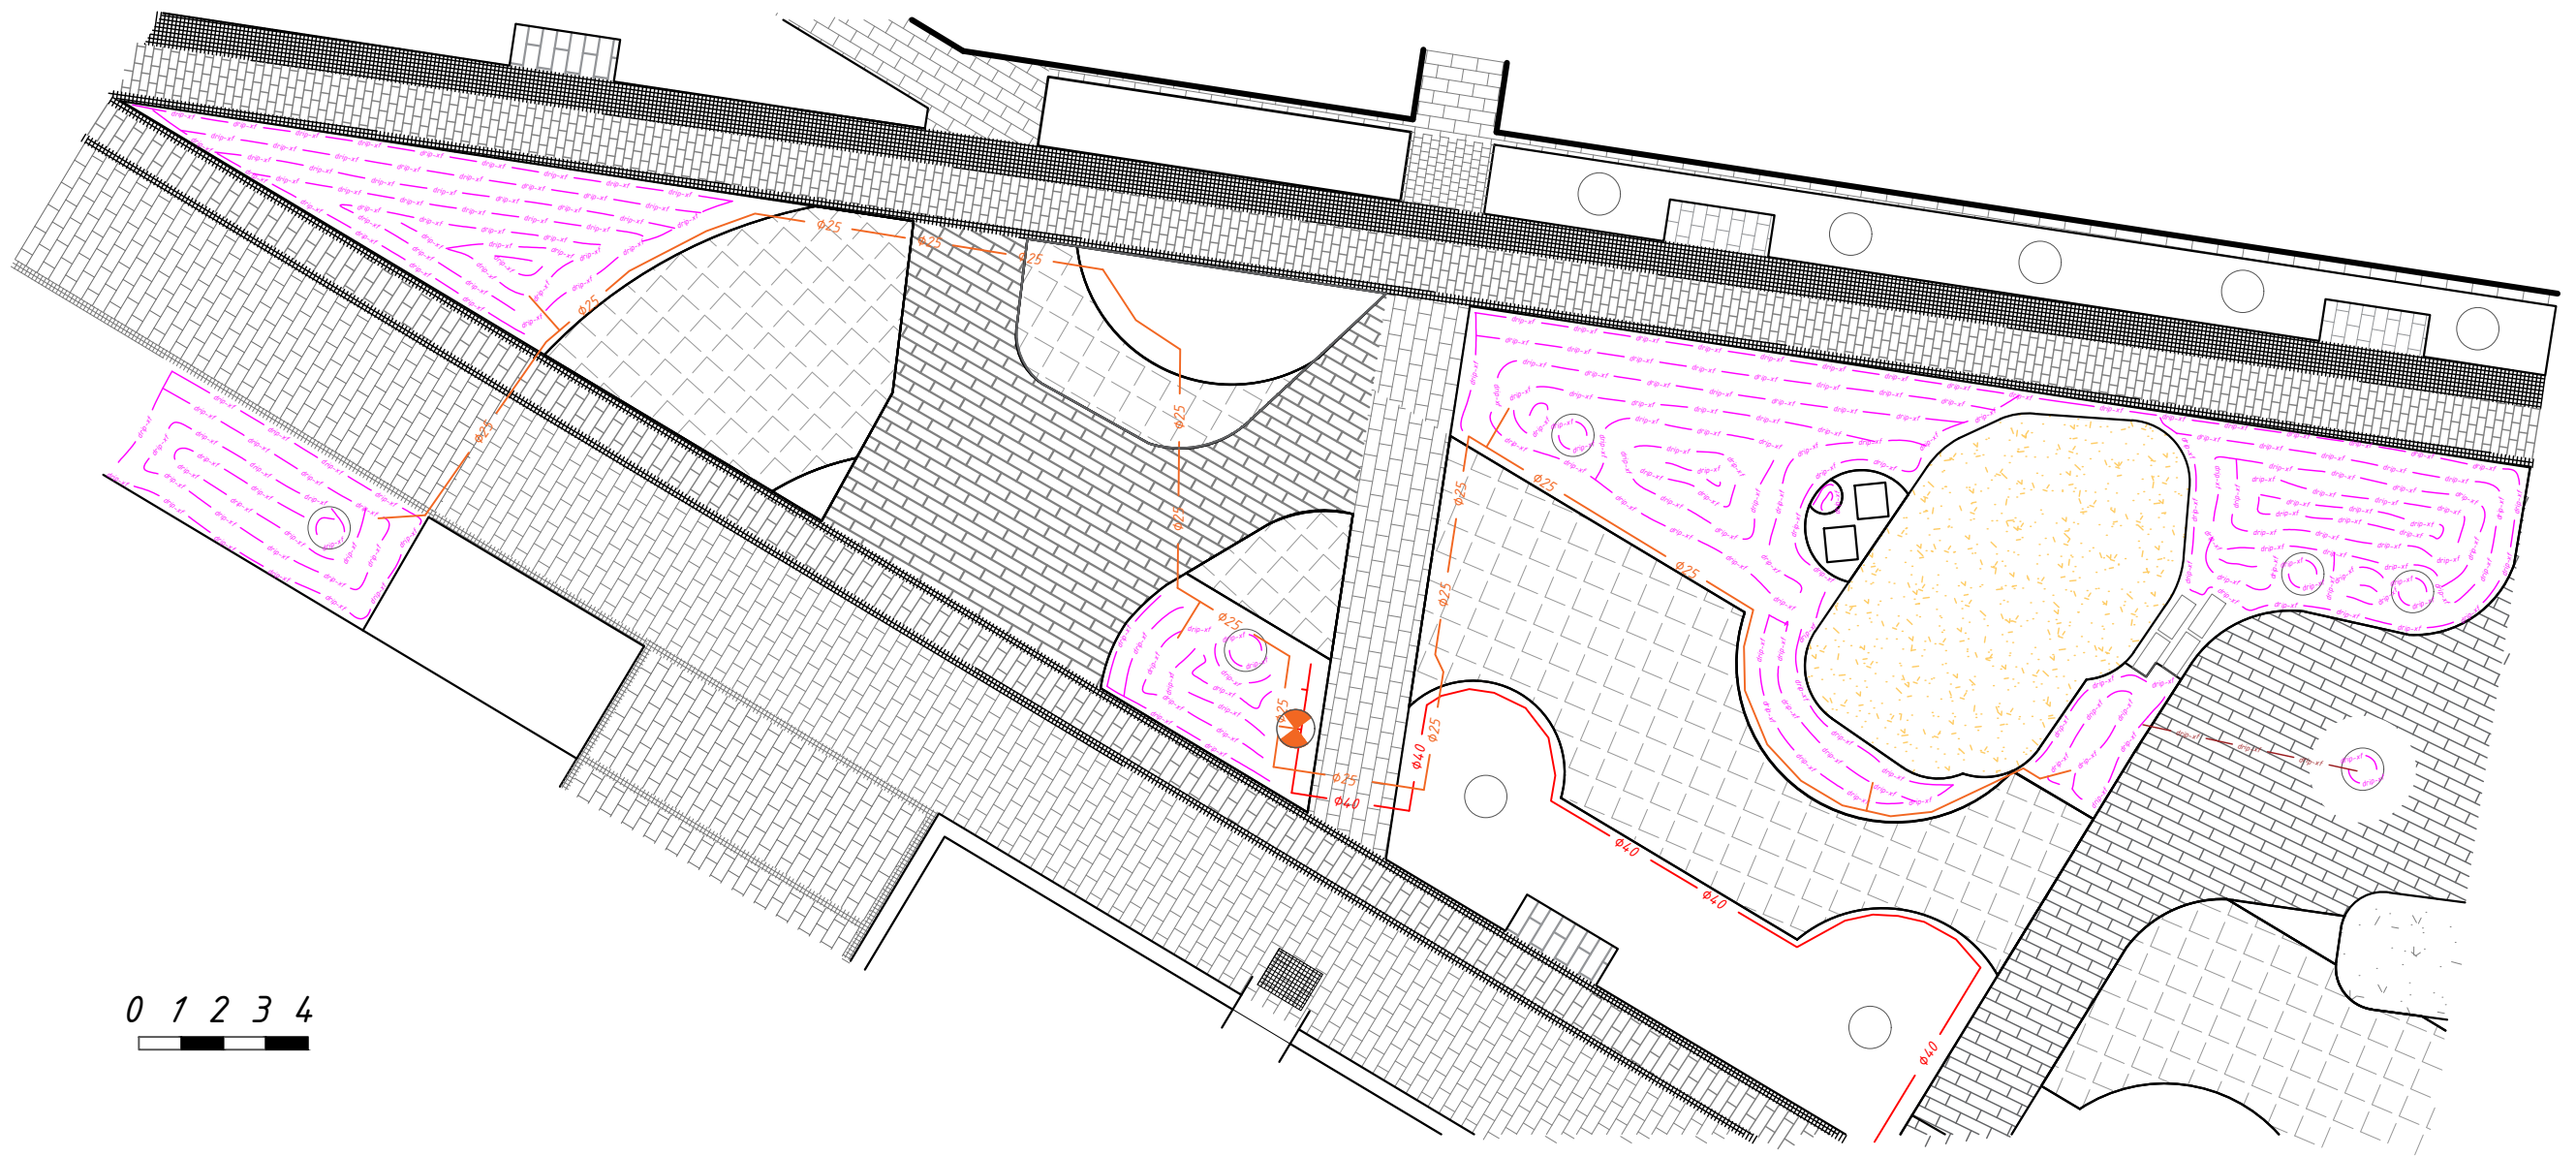

Условные обозначения :

- Пусковой комплект микроорошения
- Капельный шланг
- Магистральный трубопровод d=40
- Трубопровод d=25
- Капельный шланг без капельниц

						30-21-00-ГП			
						Жилой район в границах улиц Тимофея Кармацкого-Мельникайте и берега реки Тура в г.Тюмени. 2 очередь строительства. Участок 72:73:111001:1733. Многоквартирный жилой дом ГП-7 с встроенно-пристроенным паркингом. Многоквартирный жилой дом ГП-8 с встроенно-пристроенным паркингом.			
Изм.	Кол.уч.	Лист	№ док	Погн.	Дата	Проект системы автоматического полива	Стадия	Лист	Листов
Разработал		Налобин Ю.Е.			10.25		РП	7	35
Заказчик		ООО"ДСК ЭНКО"			10.25	ГП-7 Зона полива № 2	ИП Налобин Ю.Е.		

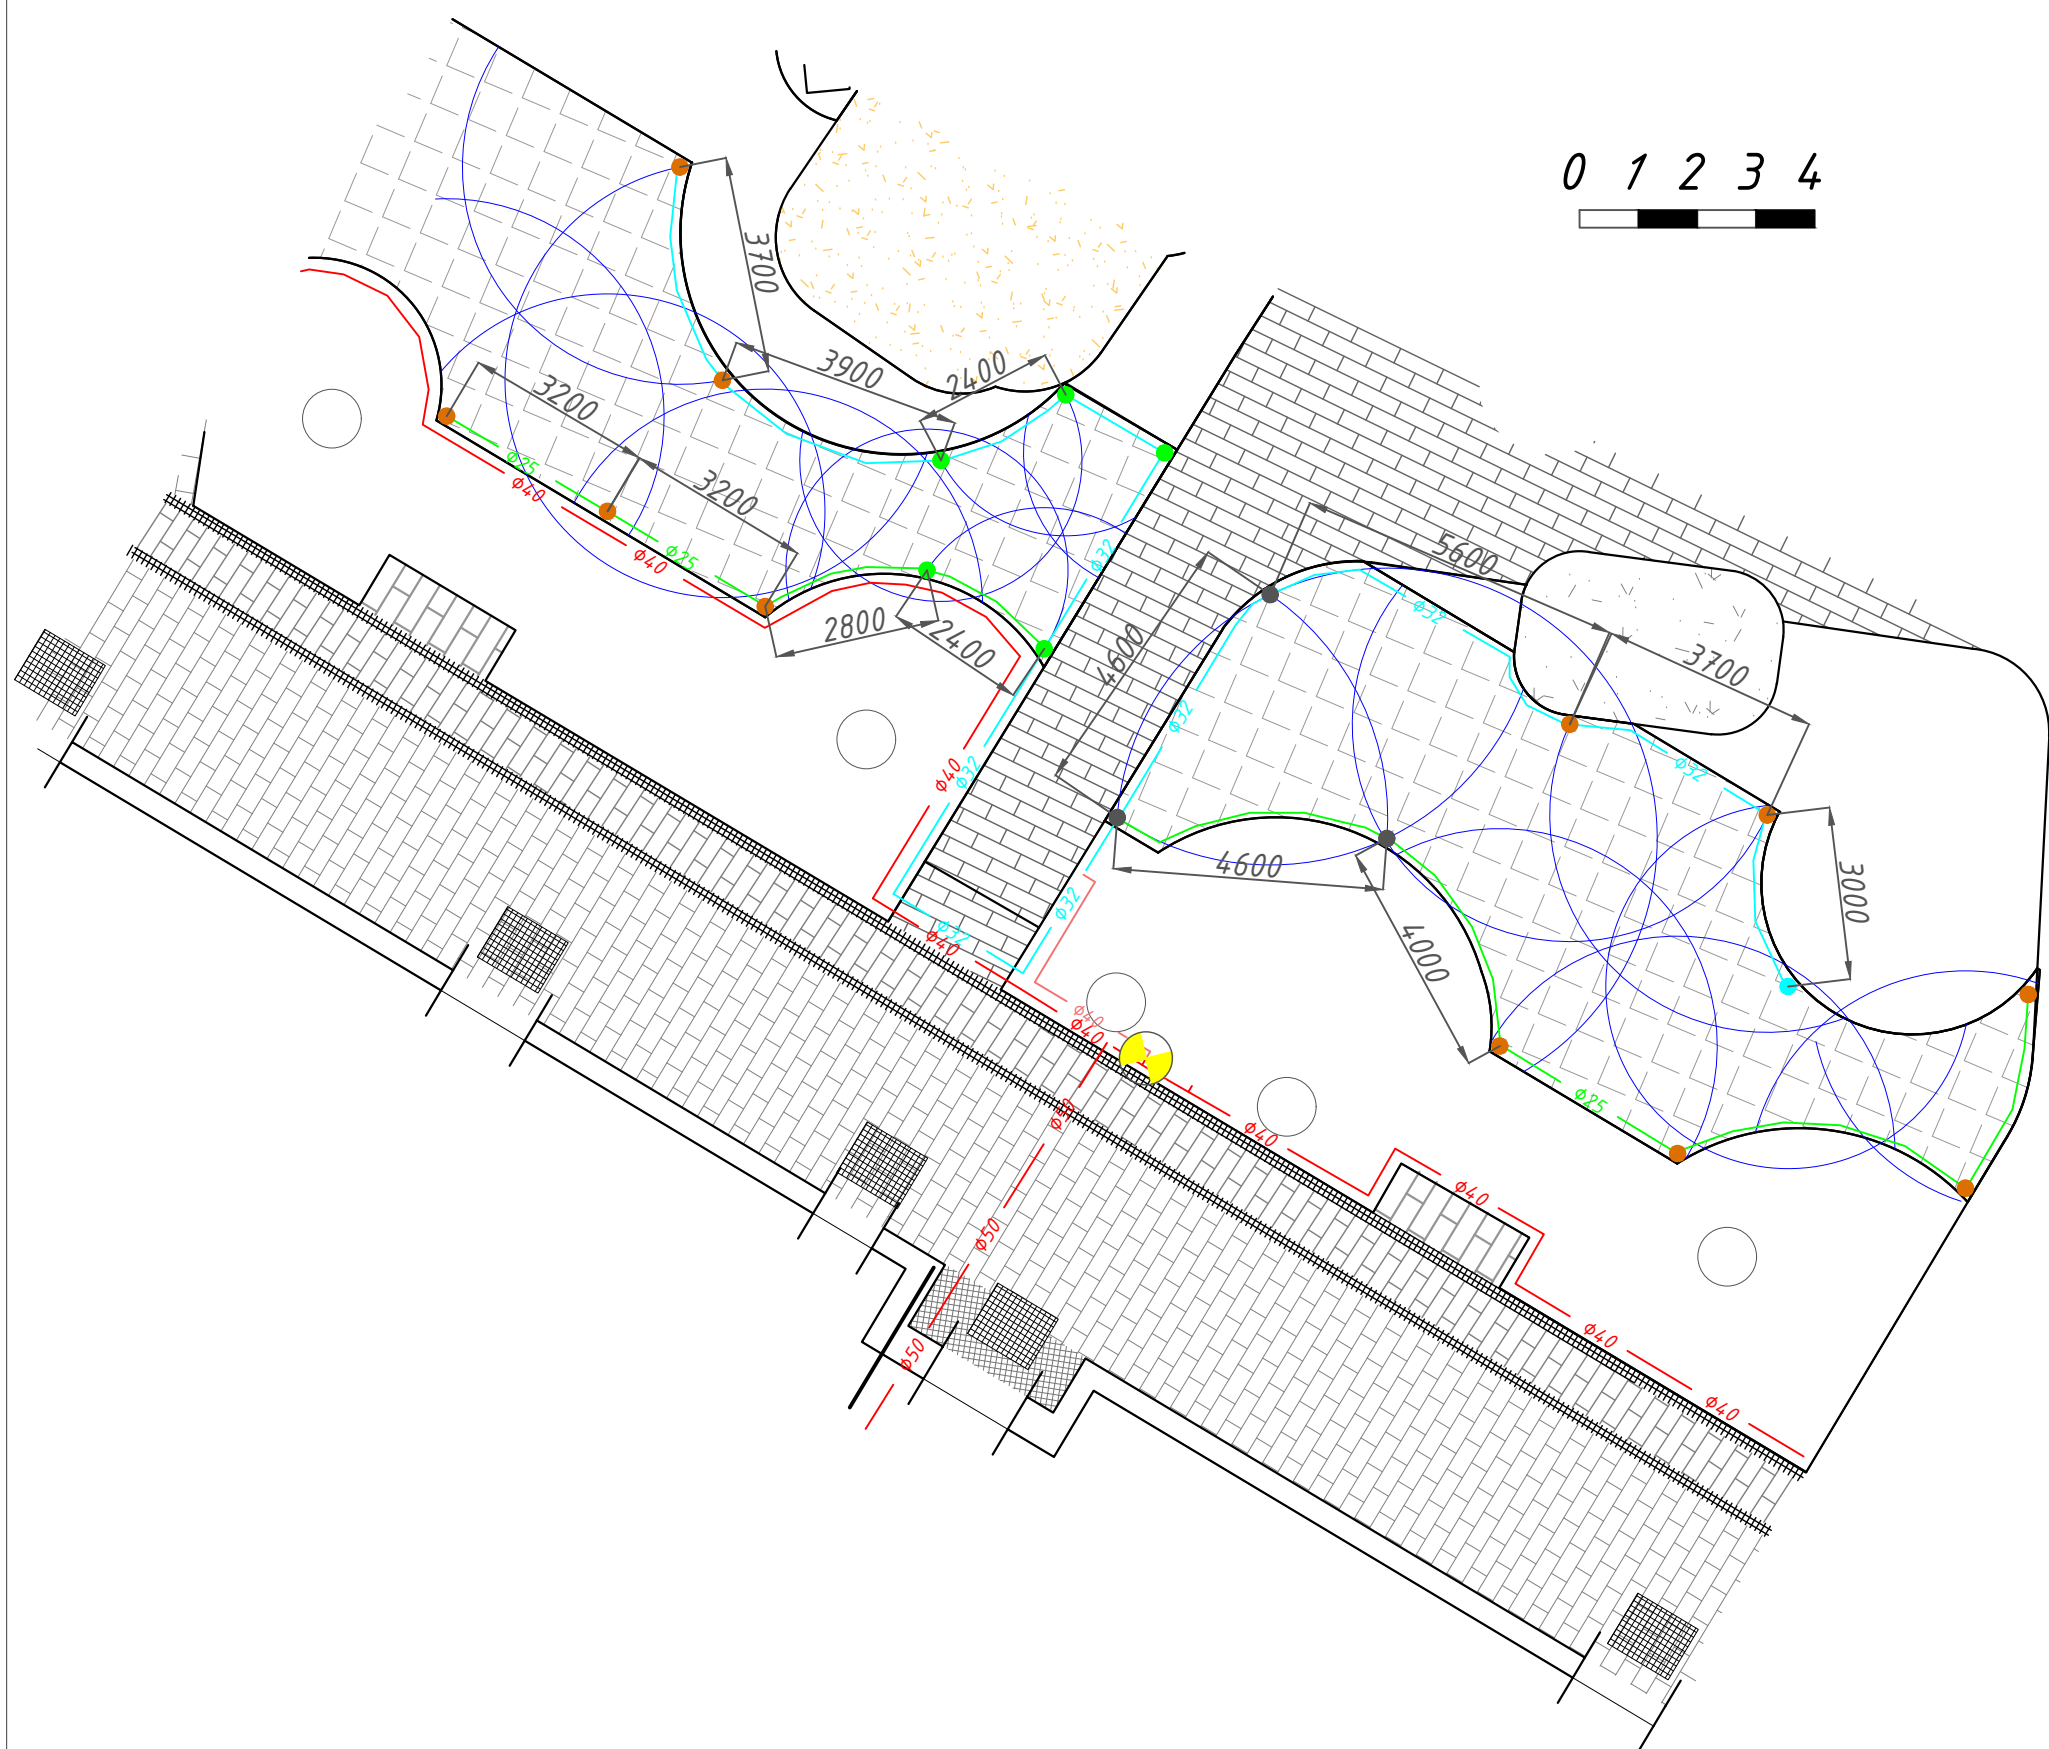

Условные обозначения :

- - Распылитель 1804 с форсункой He-Van 15
- - Распылитель 1804 с форсункой He-Van 12
- - Распылитель 1804 с форсункой He-Van 10
- - Распылитель 1804 с форсункой He-Van 8
- - Электромагнитный клапан
- - Магистральный трубопровод d=40
- - Трубопровод d=40
- - Трубопровод d=32
- - Трубопровод d=25

						30-21-00-ГП			
						Жилой район в границах улиц Тимофея Кармацкого-Мельникайте и берега реки Тура в г.Тюмени. 2 очередь строительства. Участок 72:73:111001:1733. Многоквартирный жилой дом ГП-7 с встроенно-пристроенным паркингом. Многоквартирный жилой дом ГП-8 с встроенно-пристроенным паркингом.			
Изм.	Кол.уч.	Лист	№ док	Подп.	Дата	Проект системы автоматического полива	Стадия	Лист	Листов
Разработал		Налобин Ю.Е.			10.25		РП	8	35
Заказчик		ООО"ДСК ЭНКО"			10.25	ГП-7 Зона полива № 3	ИП Налобин Ю.Е.		




Условные обозначения :

-  - Пусковой комплект микроорошения
-  - Капельный шланг
-  - Магистральный трубопровод $d=40$
-  - Трубопровод $d=25$

0 1 2 3 4

						30-21-00-ГП			
						Жилой район в границах улиц Тимофея Кармацкого-Мельникайте и берега реки Тура в г.Тюмени. 2 очередь строительства. Участок 72:73:111001:1733. Многоквартирный жилой дом ГП-7 с встроенно-пристроенным паркингом. Многоквартирный жилой дом ГП-8 с встроенно-пристроенным паркингом.			
Изм.	Кол.уч.	Лист	№ док	Подп.	Дата	Проект системы автоматического полива	Стадия	Лист	Листов
Разработал		Налобин Ю.Е.			10.25		РП	9	35
Заказчик		ООО"ДСК ЭНКО"			10.25	ГП-7 Зона полива № 4	ИП Налобин Ю.Е.		

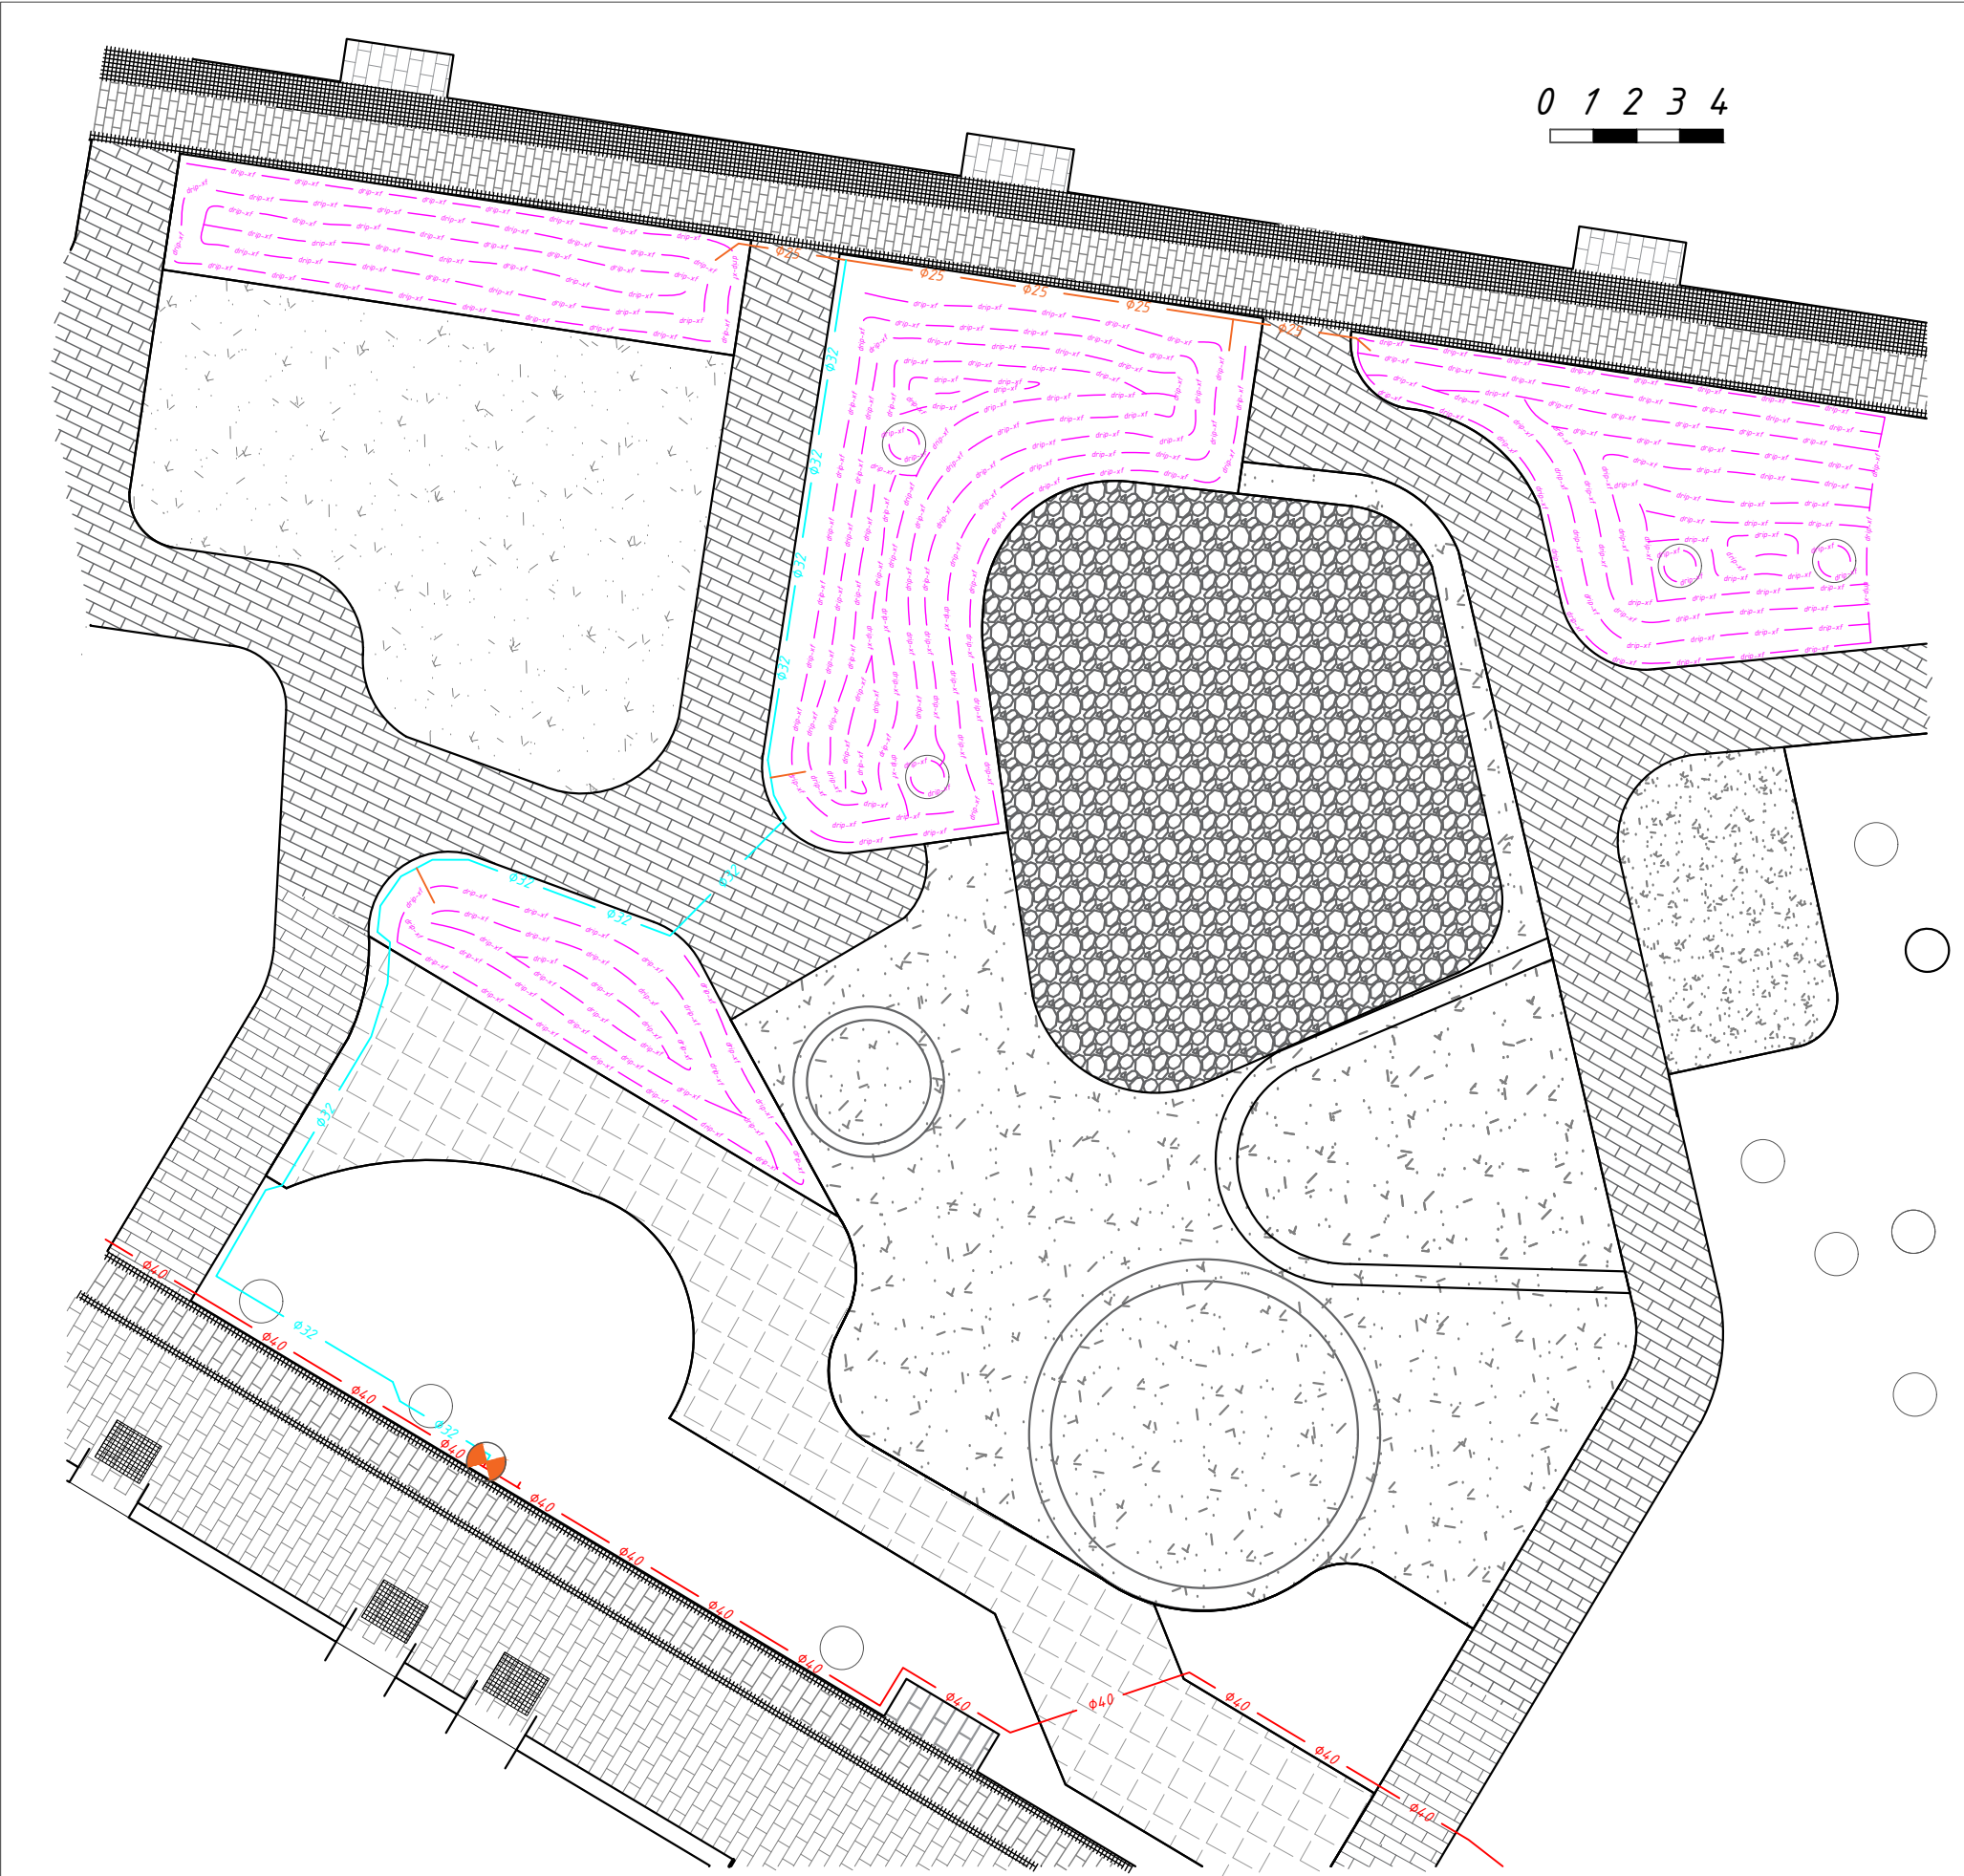


0 1 2 3 4

Условные обозначения :

-  - Пусковой комплект микроорошения
-  - Капельный шланг
-  - Магистральный трубопровод d=40
-  - Трубопровод d=32
-  - Трубопровод d=25

						30-21-00-ГП			
						Жилой район в границах улиц Тимофея Кармацкого-Мельникайте и берега реки Тура в г.Тюмени. 2 очередь строительства. Участок 72:73:111001:1733. Многоквартирный жилой дом ГП-7 с встроенно-пристроенным паркингом. Многоквартирный жилой дом ГП-8 с встроенно-пристроенным паркингом.			
Изм.	Кол.уч.	Лист	№ док	Подп.	Дата	Проект системы автоматического полива	Стадия	Лист	Листов
Разработал		Налобин Ю.Е.			10.25		РП	10	35
Заказчик		ООО"ДСК ЭНКО"			10.25	ГП-7 Зона полива № 5	ИП Налобин Ю.Е.		

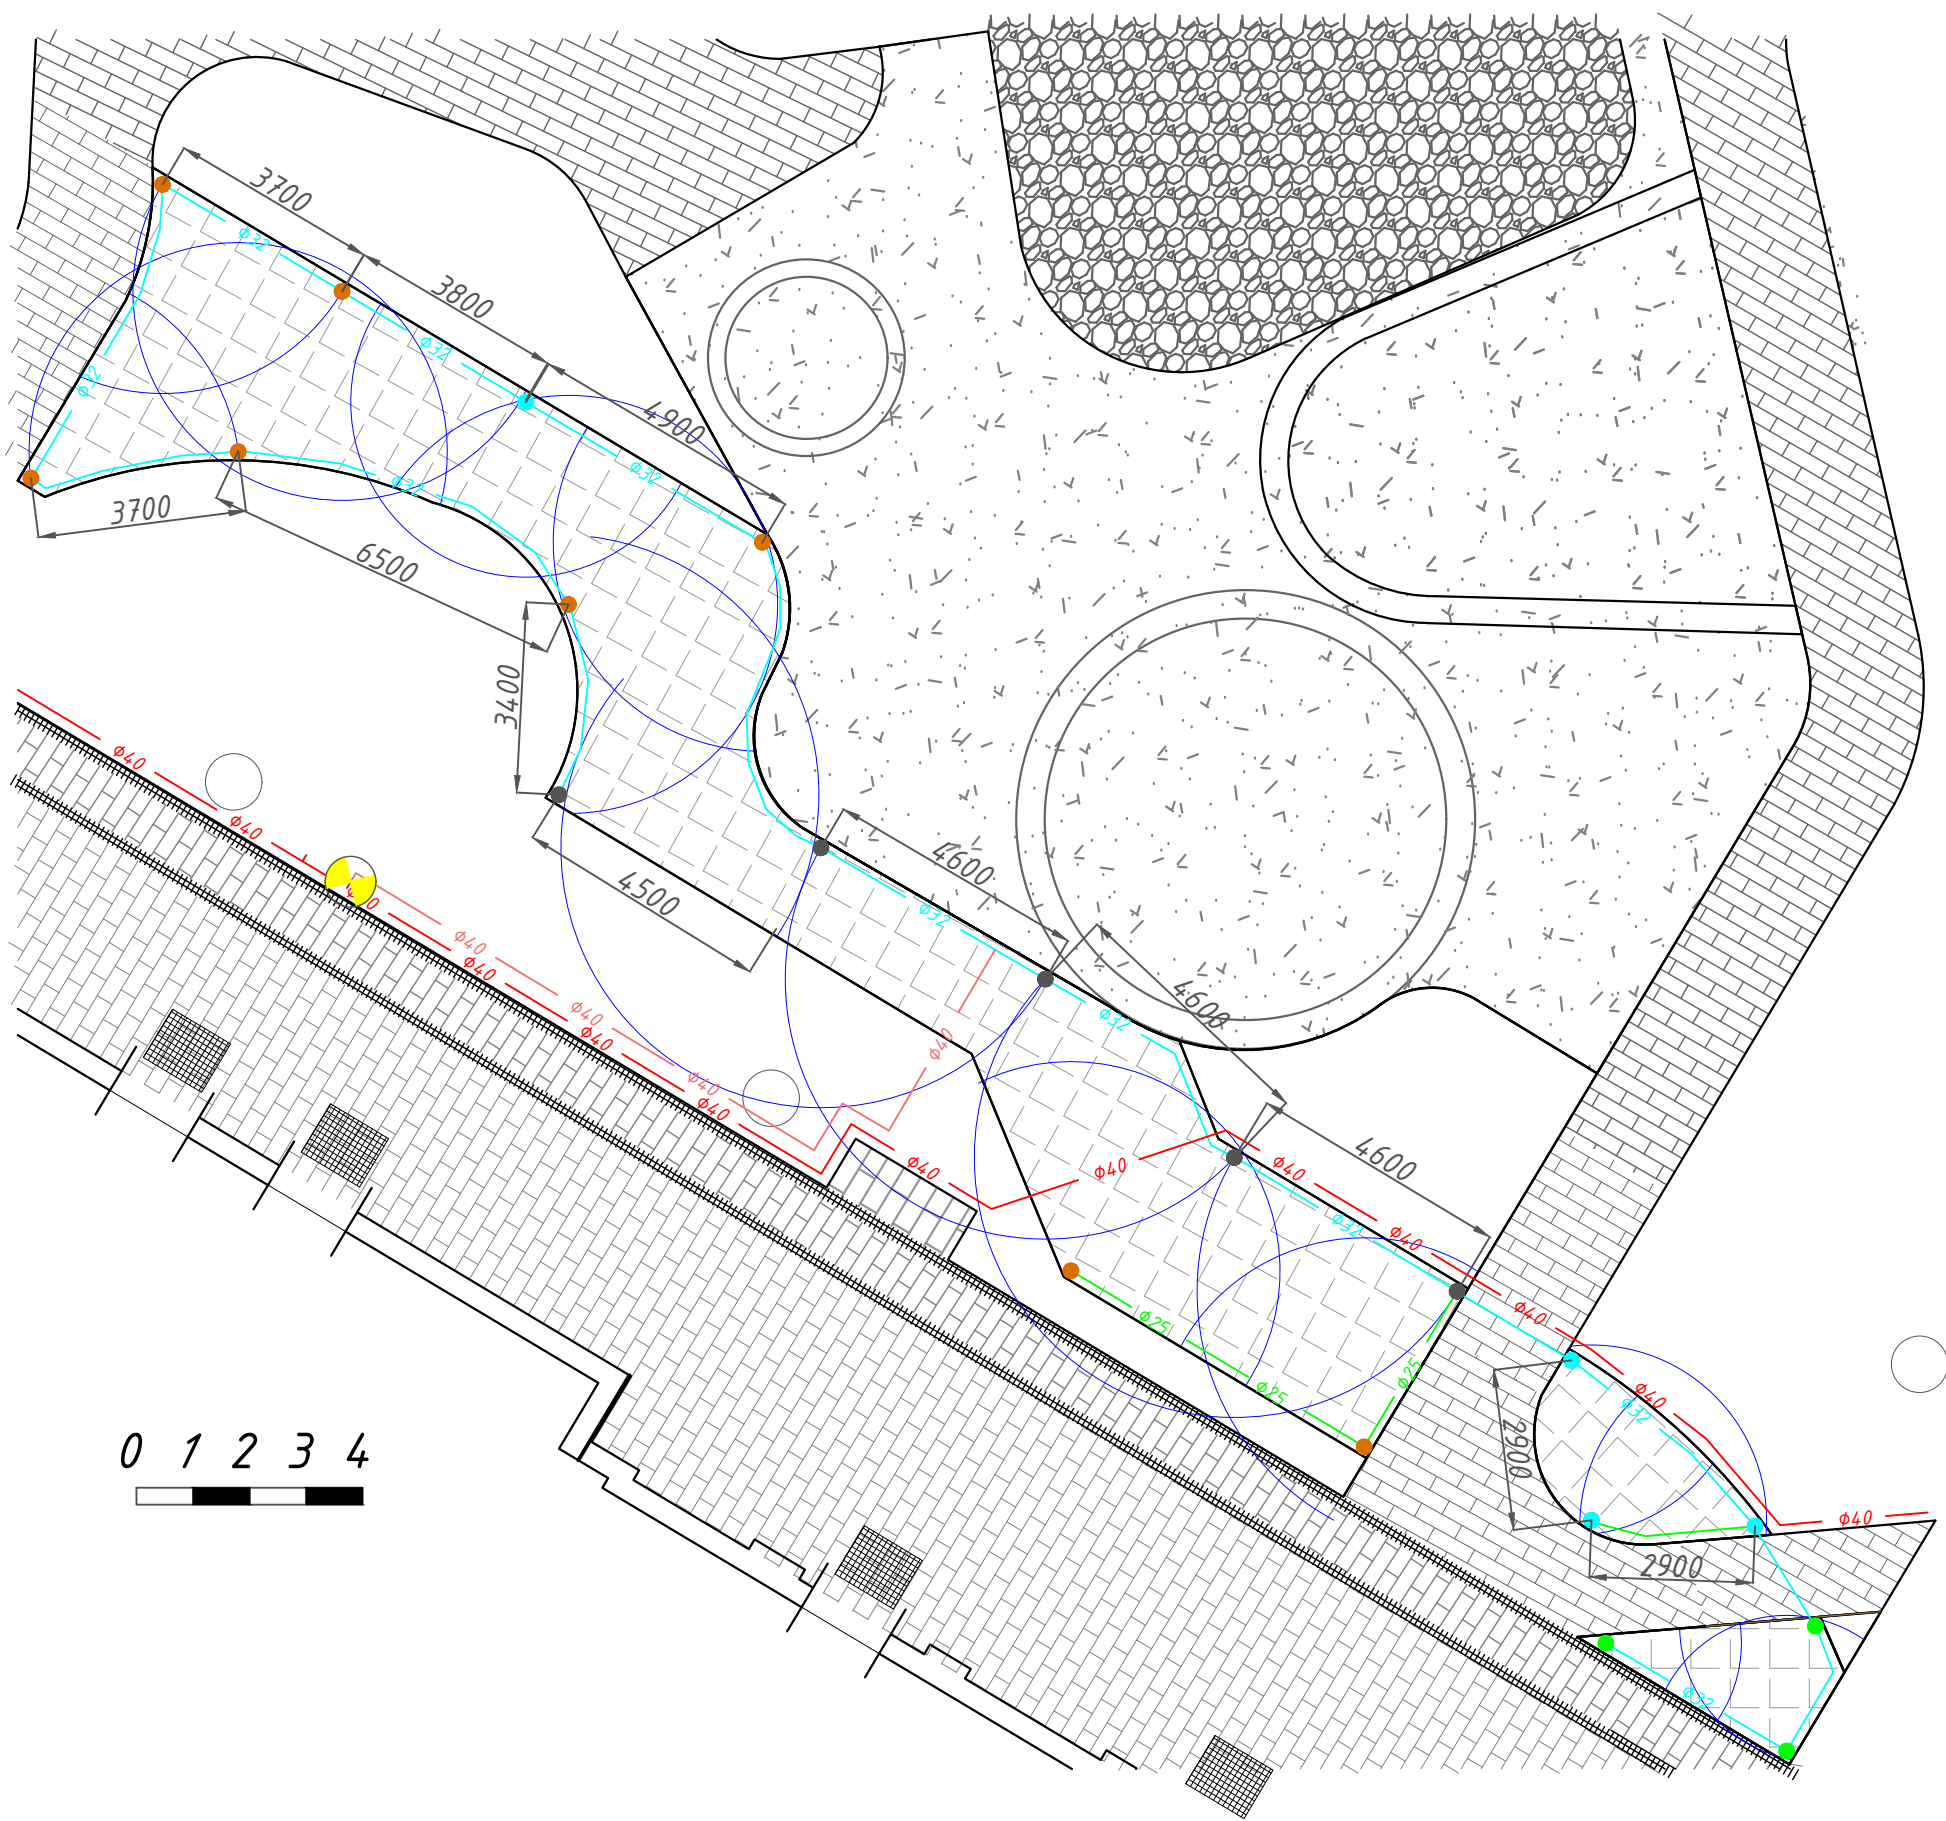


Условные обозначения :

- - Распылитель 1804 с форсункой He-Van 15
- - Распылитель 1804 с форсункой He-Van 12
- - Распылитель 1804 с форсункой He-Van 10
- - Распылитель 1804 с форсункой He-Van 8
- - Электромагнитный клапан
- - Магистральный трубопровод $d=40$
- - Трубопровод $d=40$
- - Трубопровод $d=32$
- - Трубопровод $d=25$

						30-21-00-ГП			
						Жилой район в границах улиц Тимофея Кармацкого-Мельникайте и берега реки Тура в г.Тюмени. 2 очередь строительства. Участок 72:73:111001:1733. Многоквартирный жилой дом ГП-7 с встроенно-пристроенным паркингом. Многоквартирный жилой дом ГП-8 с встроенно-пристроенным паркингом.			
Изм.	Кол.уч.	Лист	№ док	Подп.	Дата	Проект системы автоматического полива	Стадия	Лист	Листов
Разработал		Налобин Ю.Е.			10.25		РП	11	35
Заказчик		ООО"ДСК ЭНКО"			10.25	ГП-7 Зона полива № 6	ИП Налобин Ю.Е.		


0 1 2 3 4

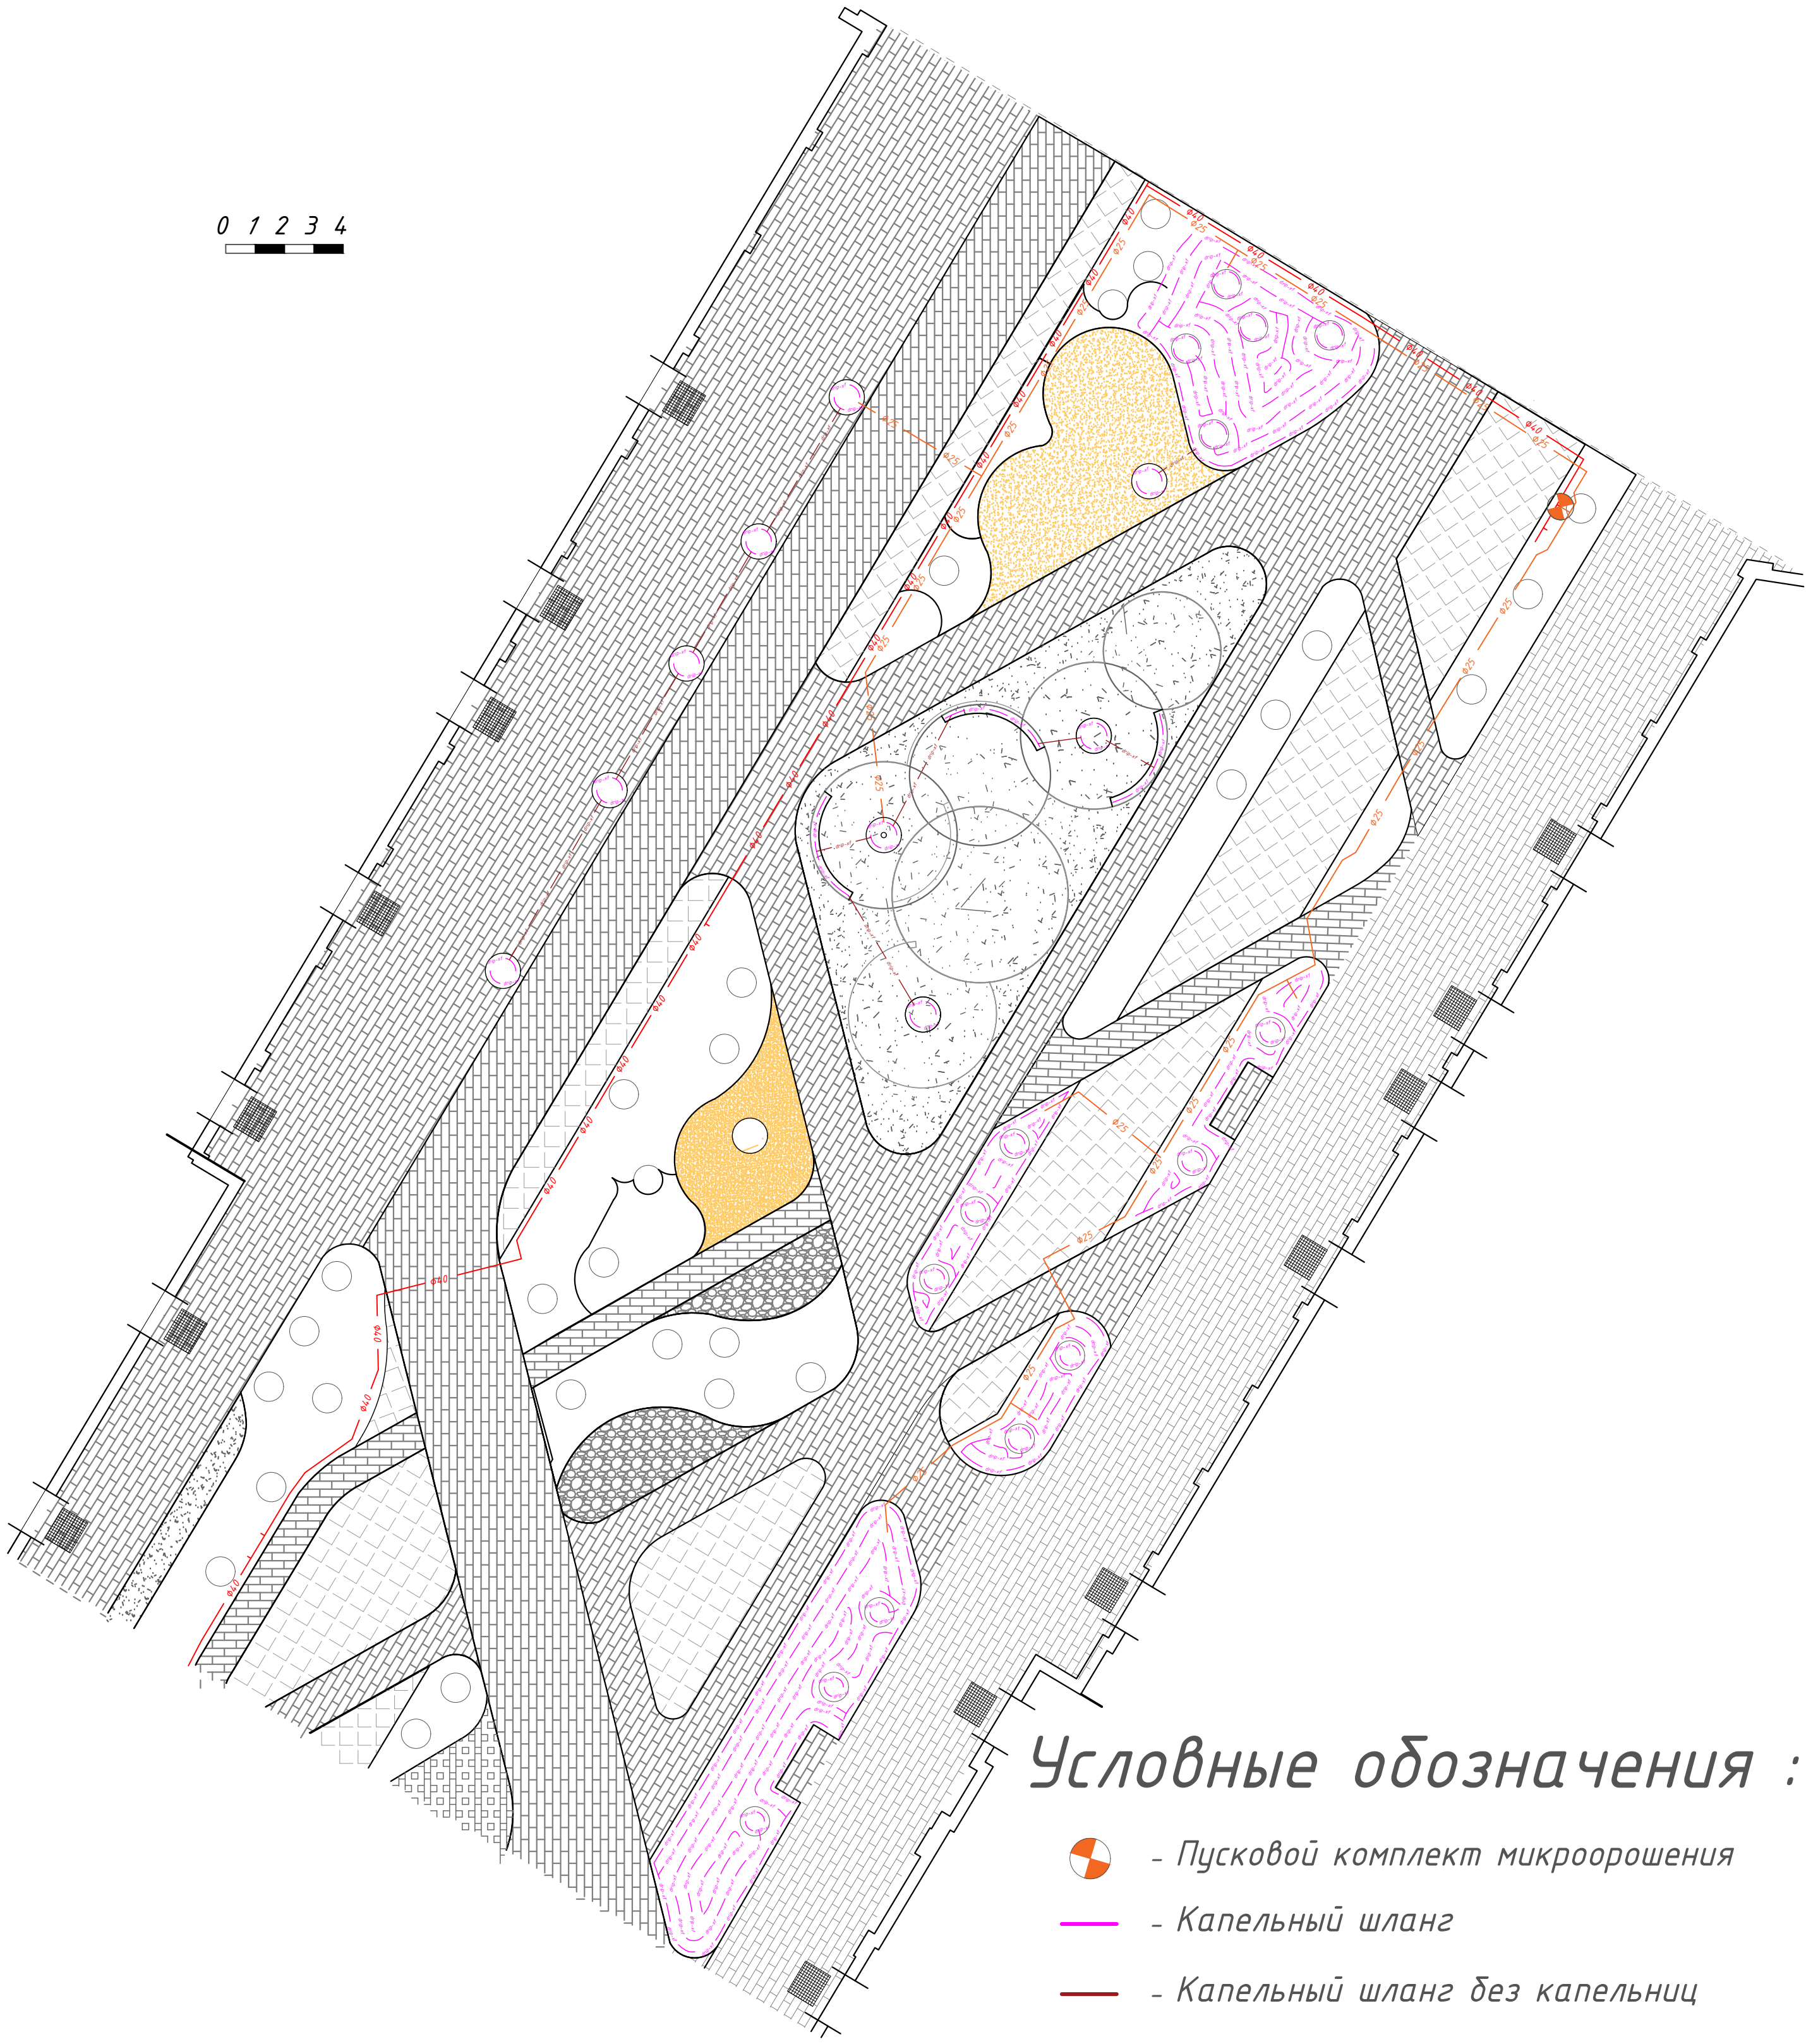

Условные обозначения :

-  - Пусковой комплект микроорошения
-  - Капельный шланг
-  - Капельный шланг без капельниц
-  - Магистральный трубопровод d=40
-  - Трубопровод d=25

						30-21-00-ГП			
						Жилой район в границах улиц Тимофея Кармацкого-Мельникайте и берега реки Тура в г.Тюмени. 2 очередь строительства. Участок 72:73:111001:1733. Многоквартирный жилой дом ГП-7 с встроенно-пристроенным паркингом. Многоквартирный жилой дом ГП-8 с встроенно-пристроенным паркингом.			
Изм.	Кол.уч.	Лист	№ док	Подп.	Дата	Проект системы автоматического полива	Стадия	Лист	Листов
Разработал		Налобин Ю.Е.			10.25		РП	12	35
Заказчик		ООО"ДСК ЭНКО"			10.25	ГП-7 Зона полива № 7	ИП Налобин Ю.Е.		

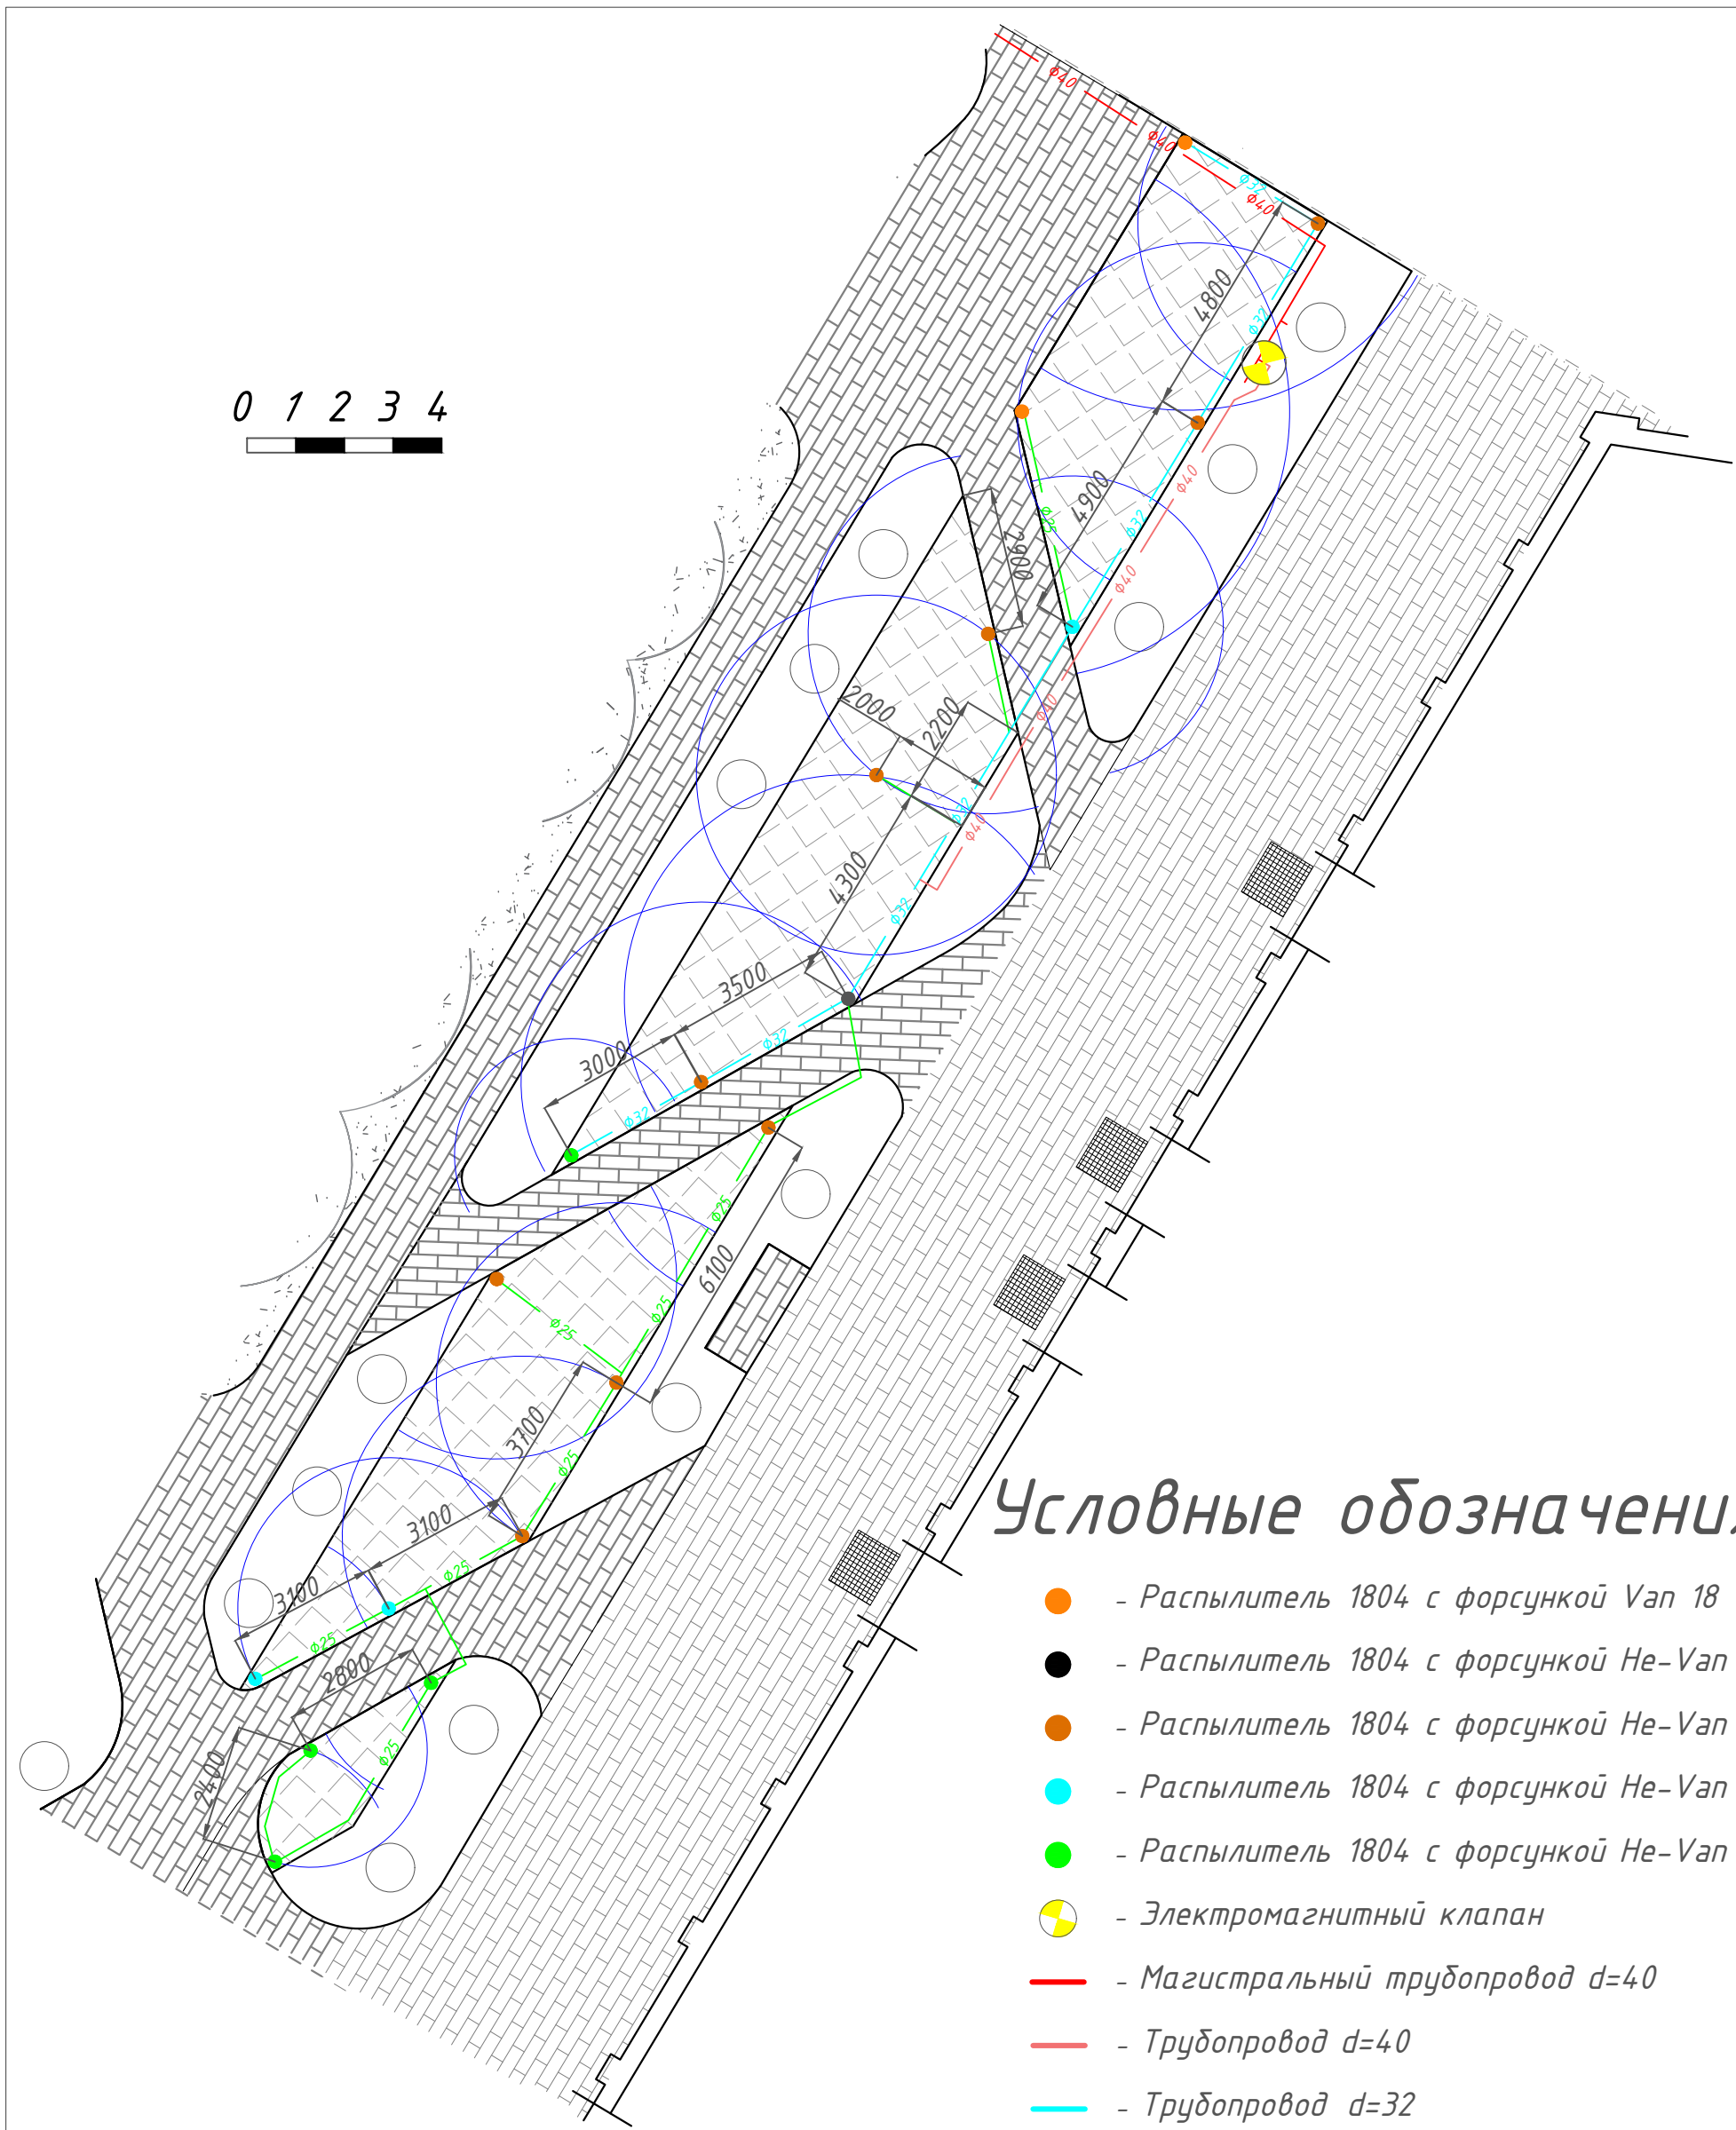

Условные обозначения :

- - Распылитель 1804 с форсункой Van 18
- - Распылитель 1804 с форсункой He-Van 15
- - Распылитель 1804 с форсункой He-Van 12
- - Распылитель 1804 с форсункой He-Van 10
- - Распылитель 1804 с форсункой He-Van 8
- - Электромагнитный клапан
- - Магистральный трубопровод d=40
- - Трубопровод d=40
- - Трубопровод d=32
- - Трубопровод d=25


						30-21-00-ГП			
						Жилой район в границах улиц Тимофея Кармацкого-Мельникайте и берега реки Тура в г.Тюмени. 2 очередь строительства. Участок 72:73:111001:1733. Многоквартирный жилой дом ГП-7 с встроенно-пристроенным паркингом. Многоквартирный жилой дом ГП-8 с встроенно-пристроенным паркингом.			
Изм.	Кол.уч.	Лист	№ док	Подп.	Дата	Проект системы автоматического полива	Стадия	Лист	Листов
Разработал		Налобин Ю.Е.			10.25		РП	13	35
Заказчик		ООО"ДСК ЭНКО"			10.25	ГП-7 Зона полива № 8	ИП Налобин Ю.Е.		



Условные обозначения :

- - Распылитель 1804 с форсункой He-Van 15
- - Распылитель 1804 с форсункой He-Van 12
- - Распылитель 1804 с форсункой He-Van 10
- - Распылитель 1804 с форсункой He-Van 8
- ⊗ - Электромагнитный клапан
- - Магистральный трубопровод d=40
- - Трубопровод d=40
- - Трубопровод d=32
- - Трубопровод d=25


						30-21-00-ГП			
						Жилой район в границах улиц Тимофея Кармацкого-Мельникайте и берега реки Тура в г.Тюмени. 2 очередь строительства. Участок 72:73:111001:1733. Многоквартирный жилой дом ГП-7 с встроенно-пристроенным паркингом. Многоквартирный жилой дом ГП-8 с встроенно-пристроенным паркингом.			
Изм.	Кол.уч.	Лист	№ док	Подп.	Дата	Проект системы автоматического полива	Стадия	Лист	Листов
Разработал		Налобин Ю.Е.			10.25		РП	14	35
Заказчик		ООО"ДСК ЭНКО"			10.25	ГП-7 Зона полива № 9	ИП Налобин Ю.Е.		

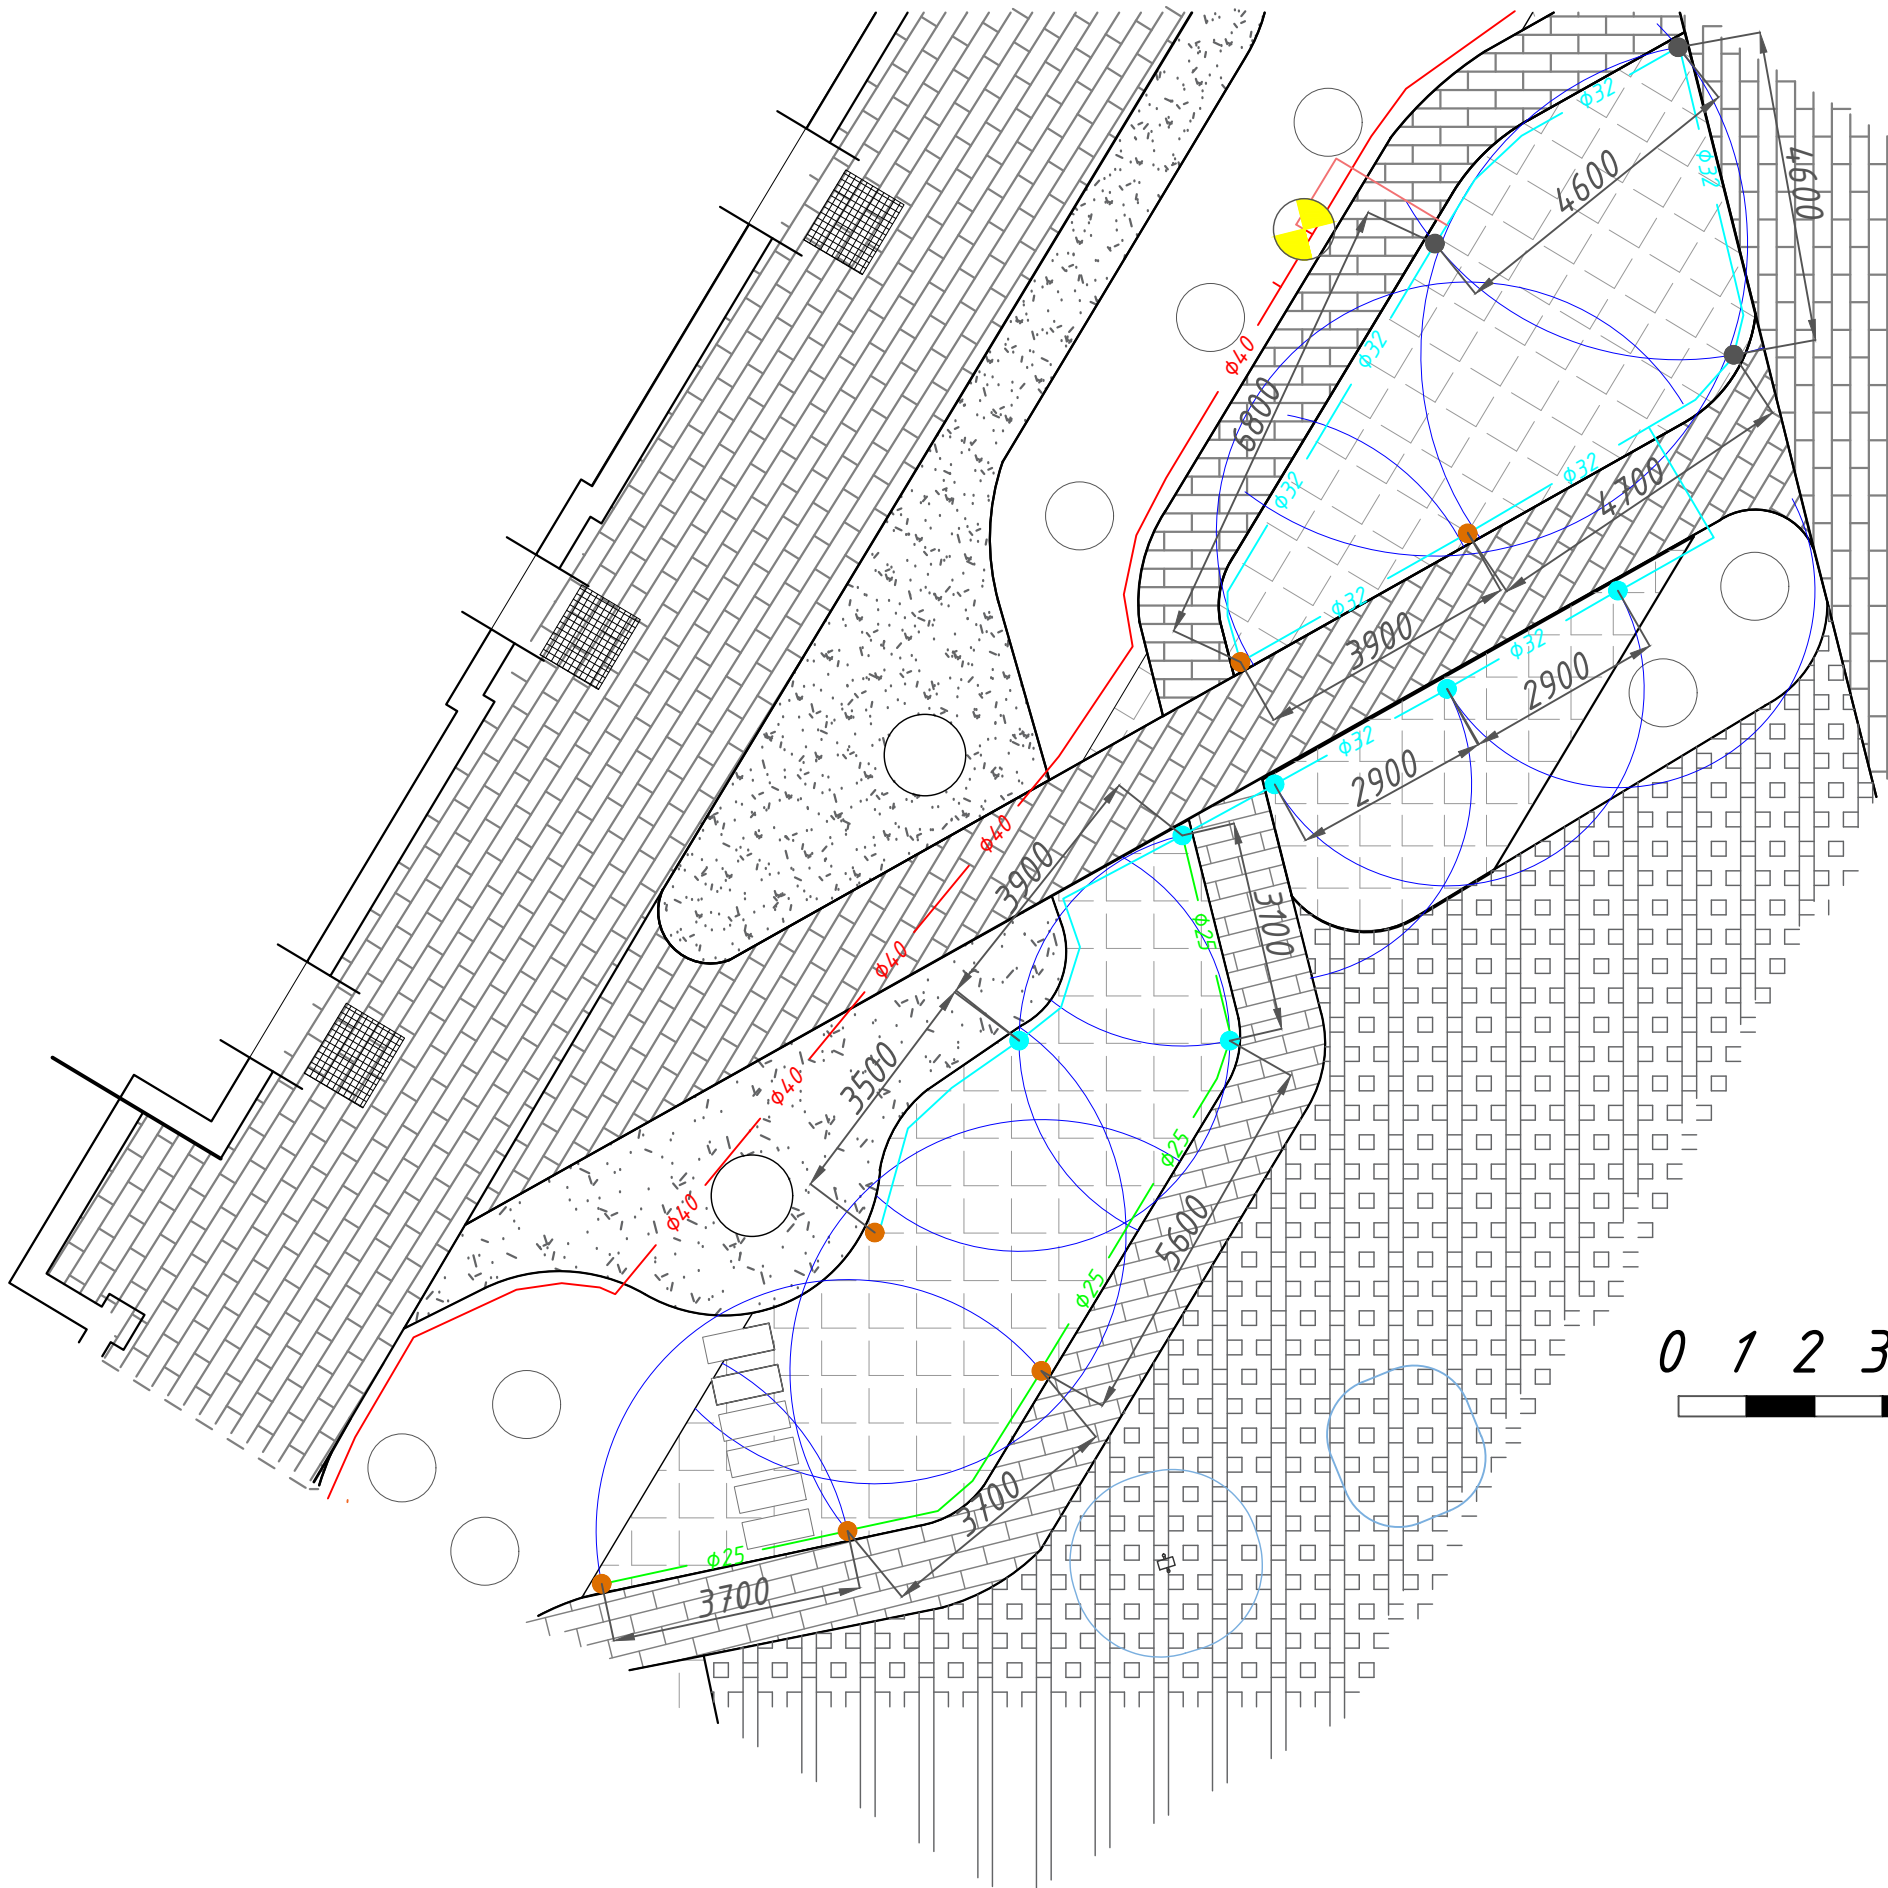

Условные обозначения :

- - Распылитель 1804 с форсункой He-Van 15
- - Распылитель 1804 с форсункой He-Van 12
- - Распылитель 1804 с форсункой He-Van 10
- - Электромагнитный клапан
- - Магистральный трубопровод d=40
- - Трубопровод d=40
- - Трубопровод d=32
- - Трубопровод d=25

						30-21-00-ГП			
						Жилой район в границах улиц Тимофея Кармацкого-Мельникайте и берега реки Тура в г.Тюмени. 2 очередь строительства. Участок 72:73:111001:1733. Многоквартирный жилой дом ГП-7 с встроенно-пристроенным паркингом. Многоквартирный жилой дом ГП-8 с встроенно-пристроенным паркингом.			
Изм.	Кол.уч.	Лист	№ док	Подп.	Дата	Проект системы автоматического полива	Стадия	Лист	Листов
Разработал		Налобин Ю.Е.			10.25		РП	15	35
Заказчик		ООО"ДСК ЭНКО"			10.25	ГП-7 Зона полива № 10	ИП Налобин Ю.Е.		

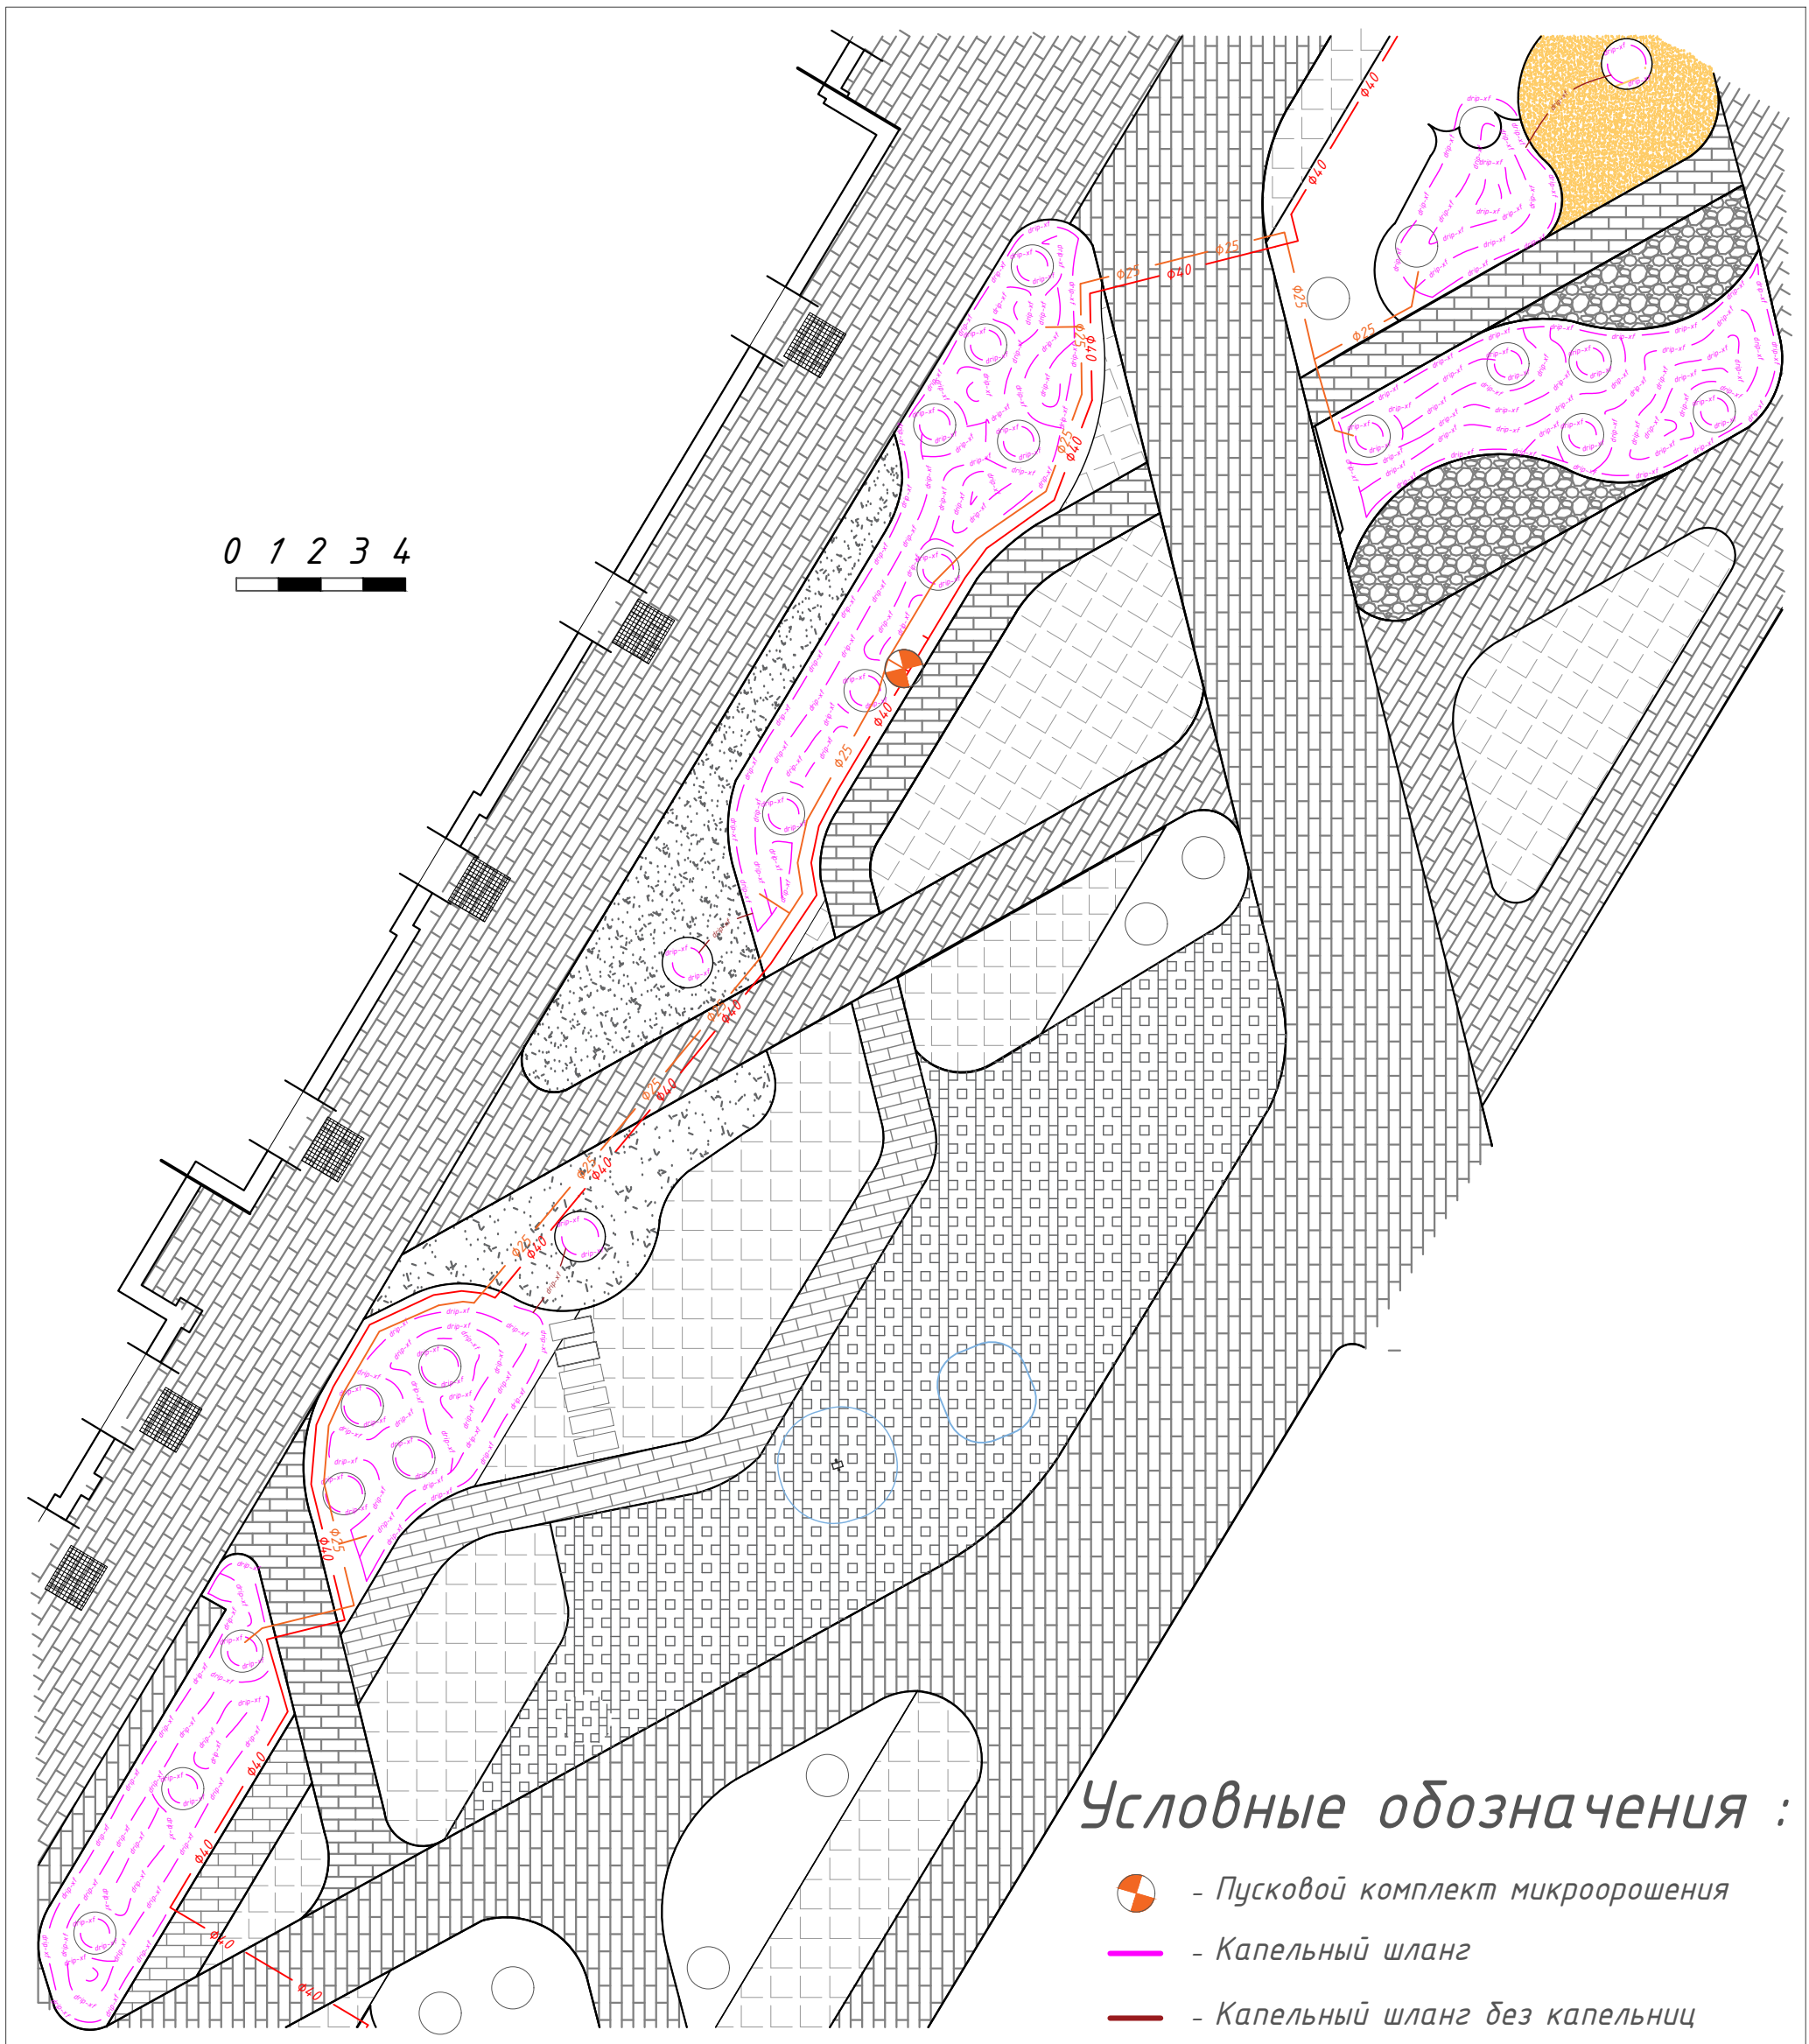


Условные обозначения :


-  - Пусковой комплект микроорошения
-  - Капельный шланг
-  - Капельный шланг без капельниц
-  - Магистральный трубопровод d=40
-  - Трубопровод d=25

						30-21-00-ГП			
						Жилой район в границах улиц Тимофея Кармацкого-Мельникайте и берега реки Тура в г.Тюмени. 2 очередь строительства. Участок 72:73:111001:1733. Многоквартирный жилой дом ГП-7 с встроенно-пристроенным паркингом. Многоквартирный жилой дом ГП-8 с встроенно-пристроенным паркингом.			
Изм.	Кол.уч.	Лист	№ док	Подп.	Дата	Проект системы автоматического полива	Стадия	Лист	Листов
Разработал		Налобин Ю.Е.			10.25		РП	16	35
Заказчик		ООО"ДСК ЭНКО"			10.25	ГП-7 Зона полива № 11	ИП Налобин Ю.Е.		

Условные обозначения :

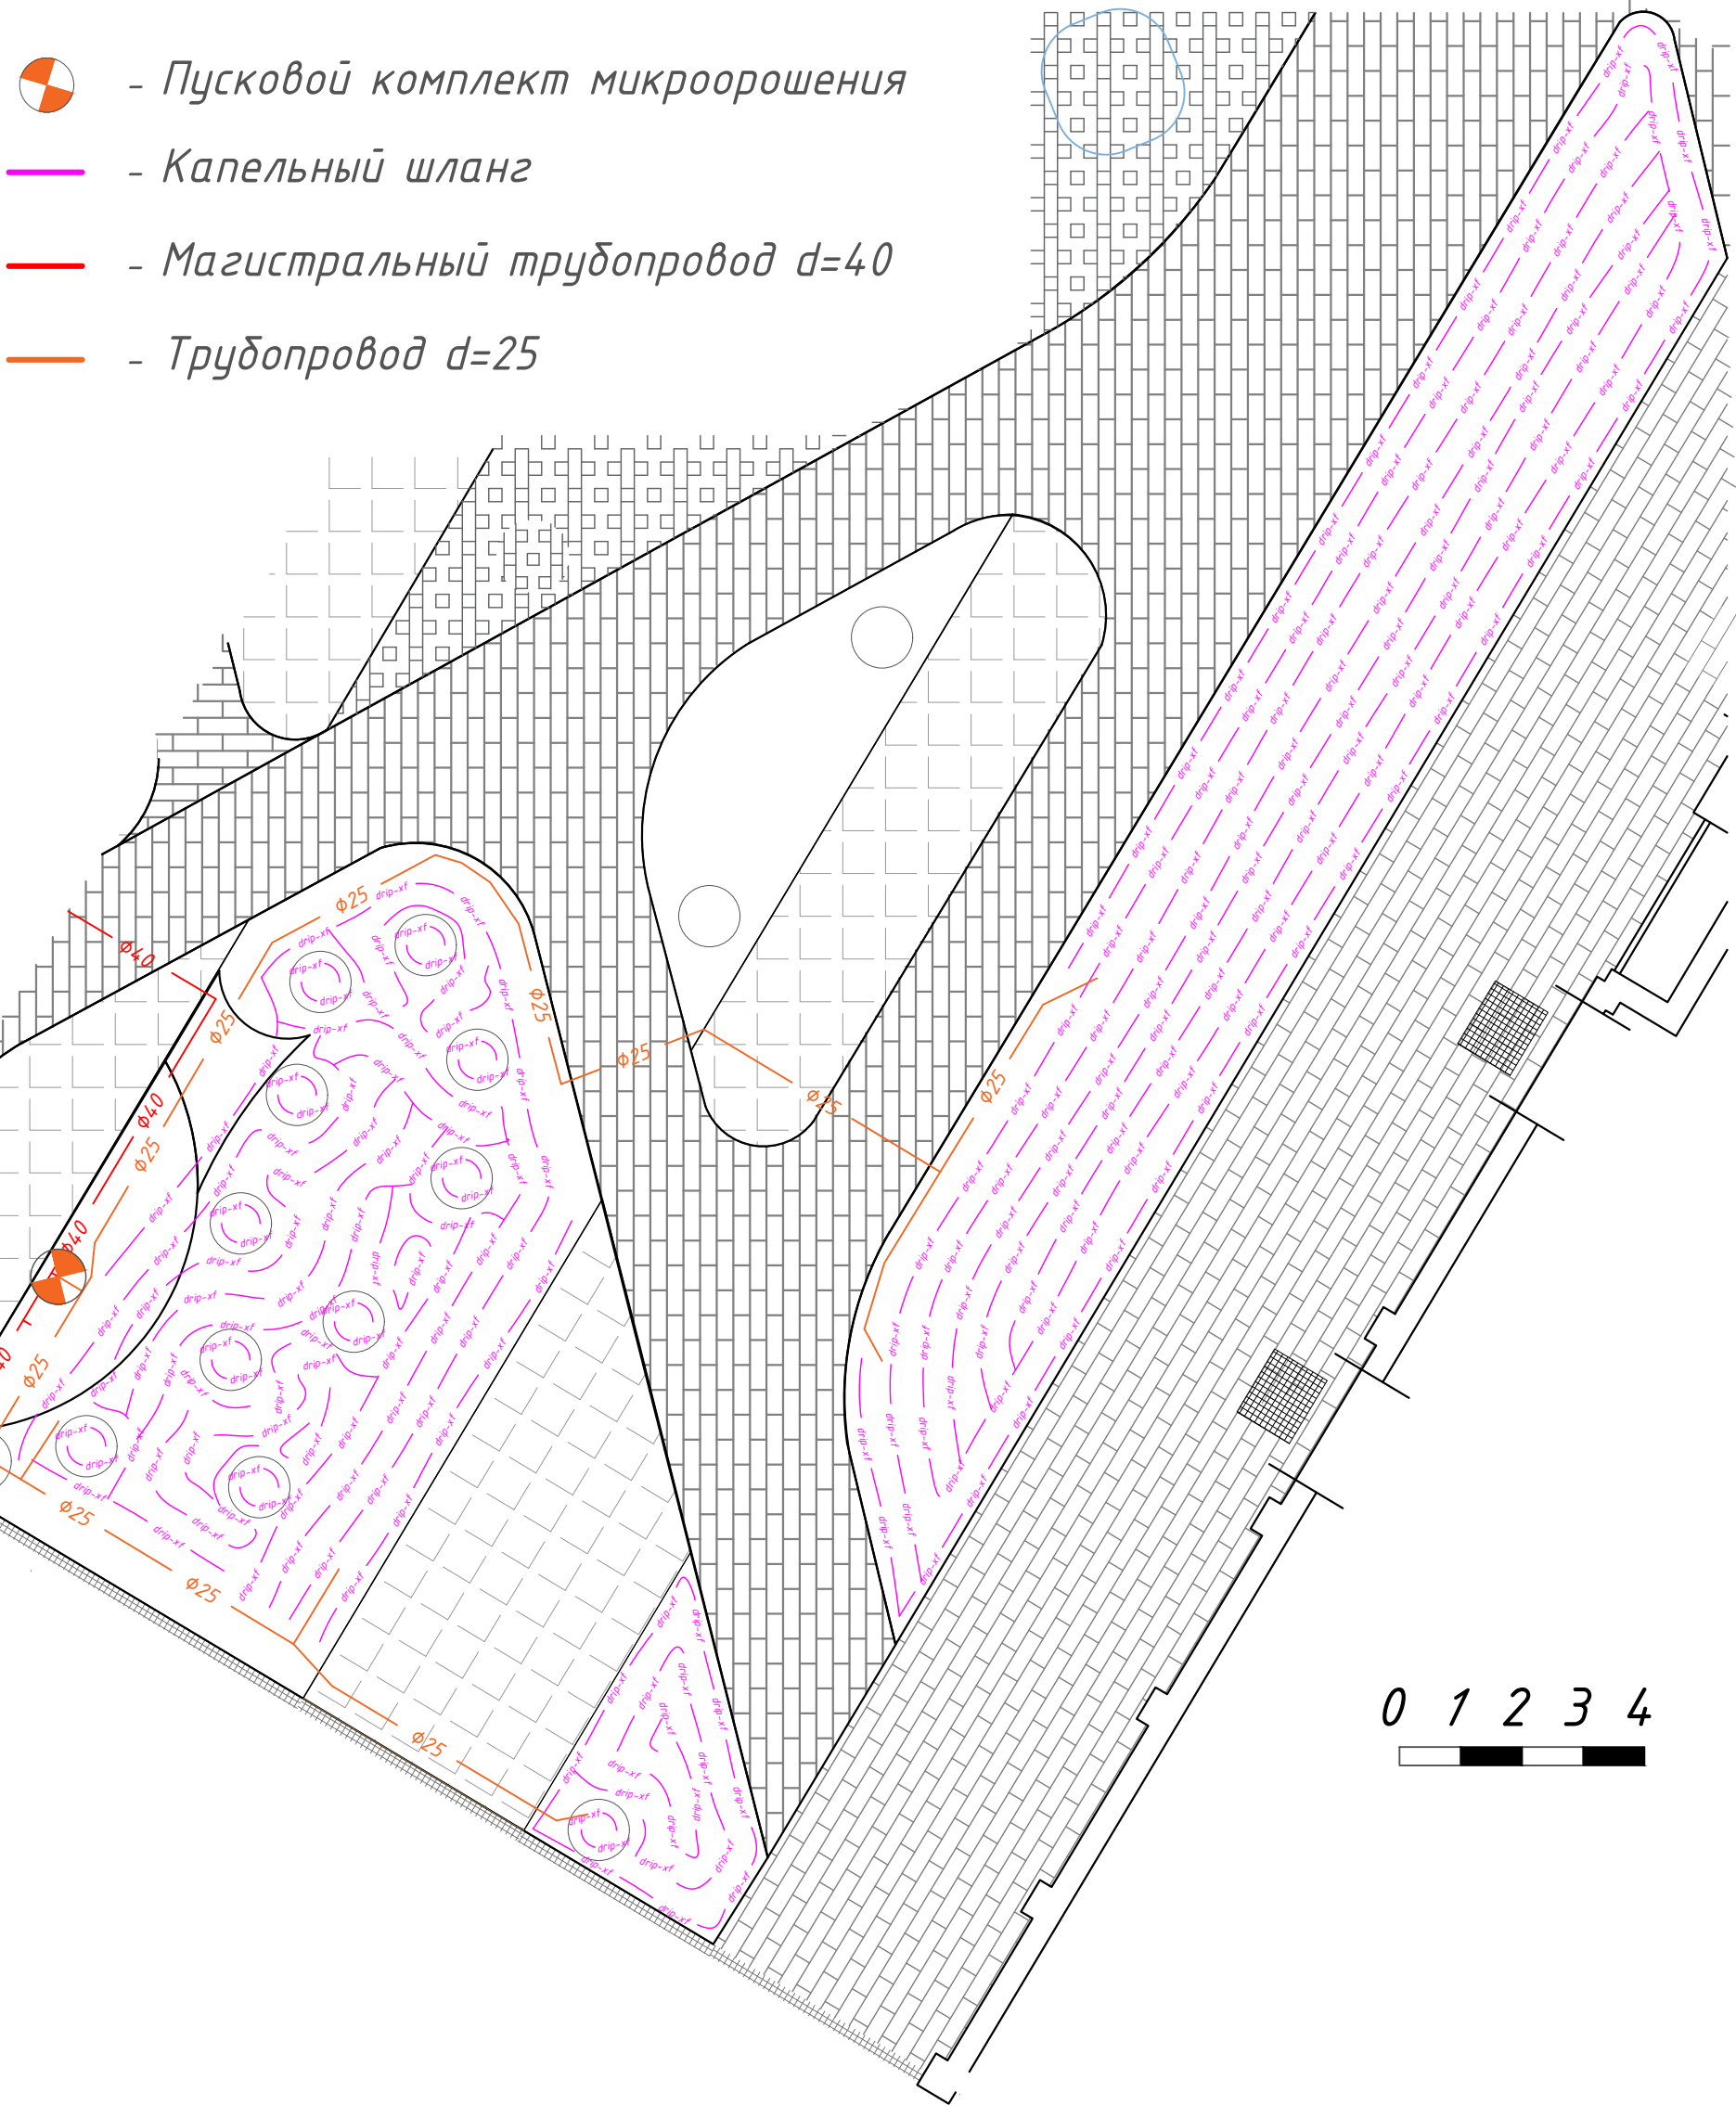


						30-21-00-ГП			
						Жилой район в границах улиц Тимофея Кармацкого-Мельникайте и берега реки Тура в г.Тюмени. 2 очередь строительства. Участок 72:73:111001:1733. Многоквартирный жилой дом ГП-7 с встроенно-пристроенным паркингом. Многоквартирный жилой дом ГП-8 с встроенно-пристроенным паркингом.			
Изм.	Кол.уч.	Лист	№ док	Подп.	Дата	Проект системы автоматического полива	Стадия	Лист	Листов
Разработал		Налобин Ю.Е.			10.25		РП	17	35
Заказчик		ООО"ДСК ЭНКО"			10.25	ГП-7 Зона полива № 12	ИП Налобин Ю.Е.		

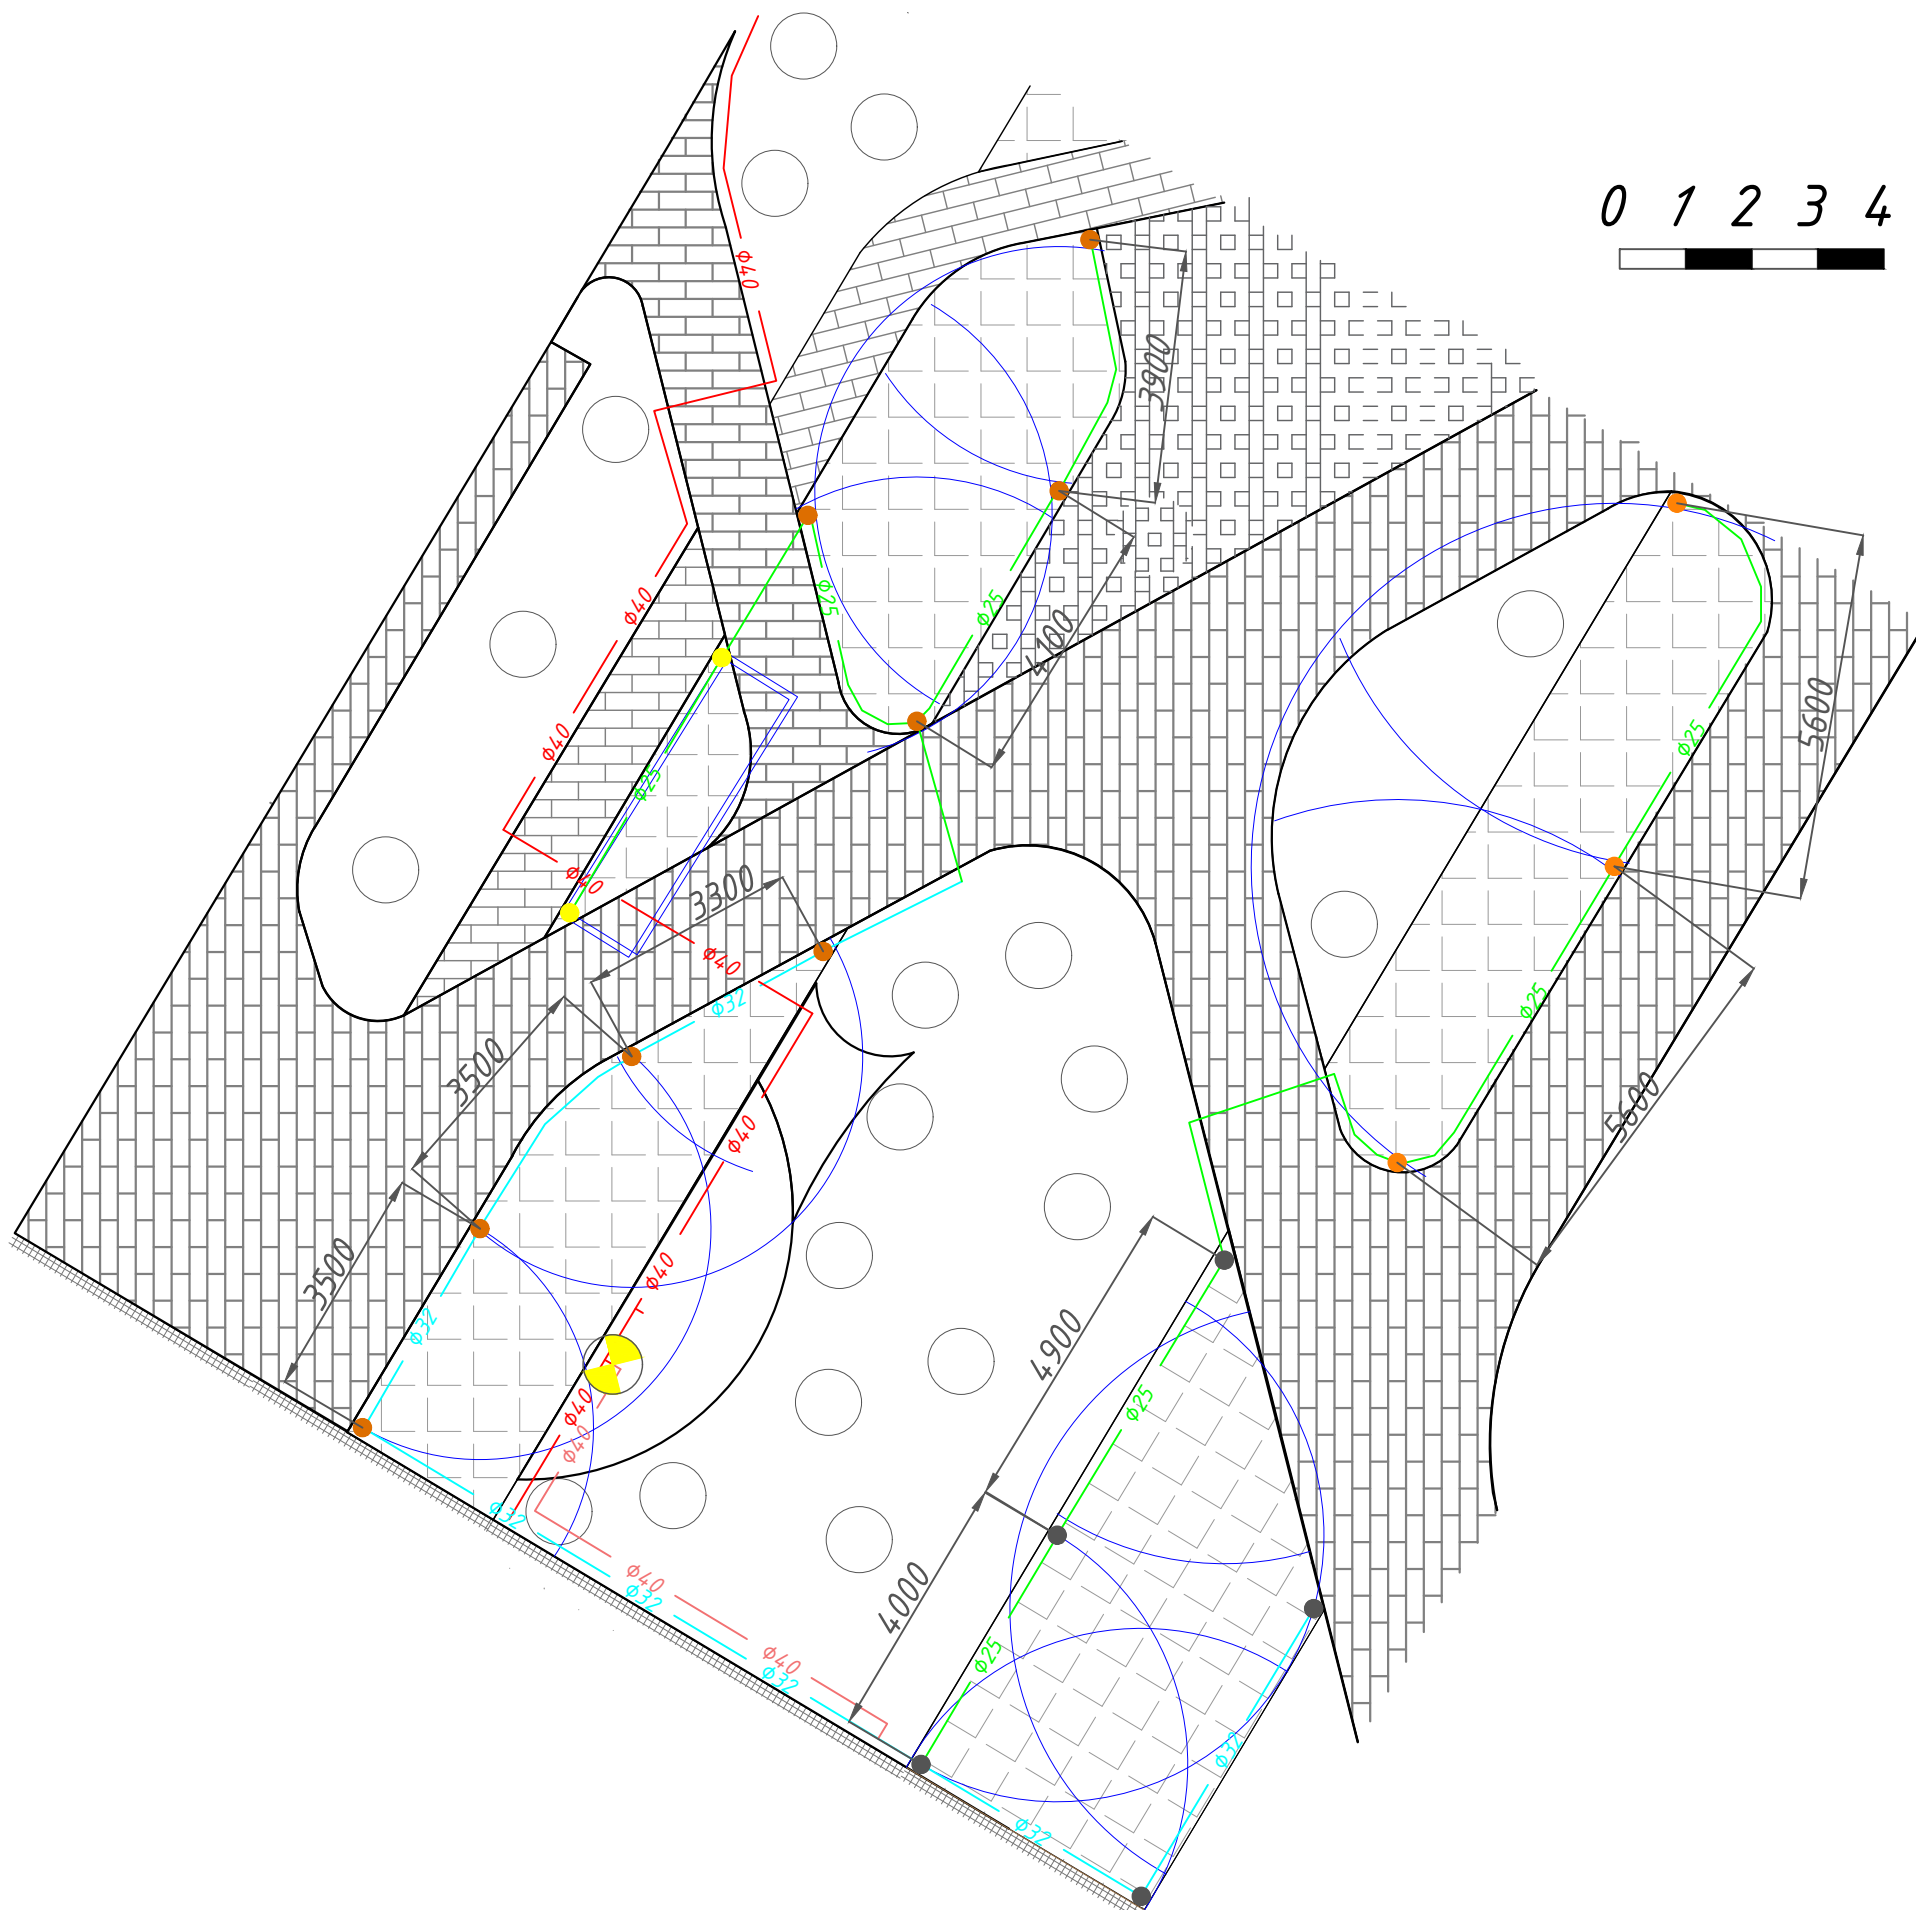


Условные обозначения :

						30–21–00–ГП				
						Жилой район в границах улиц Тимофея Кармацкого–Мельникайте и берега реки Тура в г.Тюмени. 2 очередь строительства. Участок 72:73:111001:1733. Многоквартирный жилой дом ГП–7 с встроенно–пристроенным паркингом. Многоквартирный жилой дом ГП–8 с встроенно–пристроенным паркингом.				
Изм.	Кол.уч.	Лист	№ док	Погр.	Дата					
Разработал		Налобин Ю.Е.			10.25	Проект системы автоматического полива		Стадия	Лист	Листов
Заказчик		ООО”ДСК ЭНКО”			10.25			РП	18	35
						ГП–7 Зона полива № 13		ИП Налобин Ю.Е.		

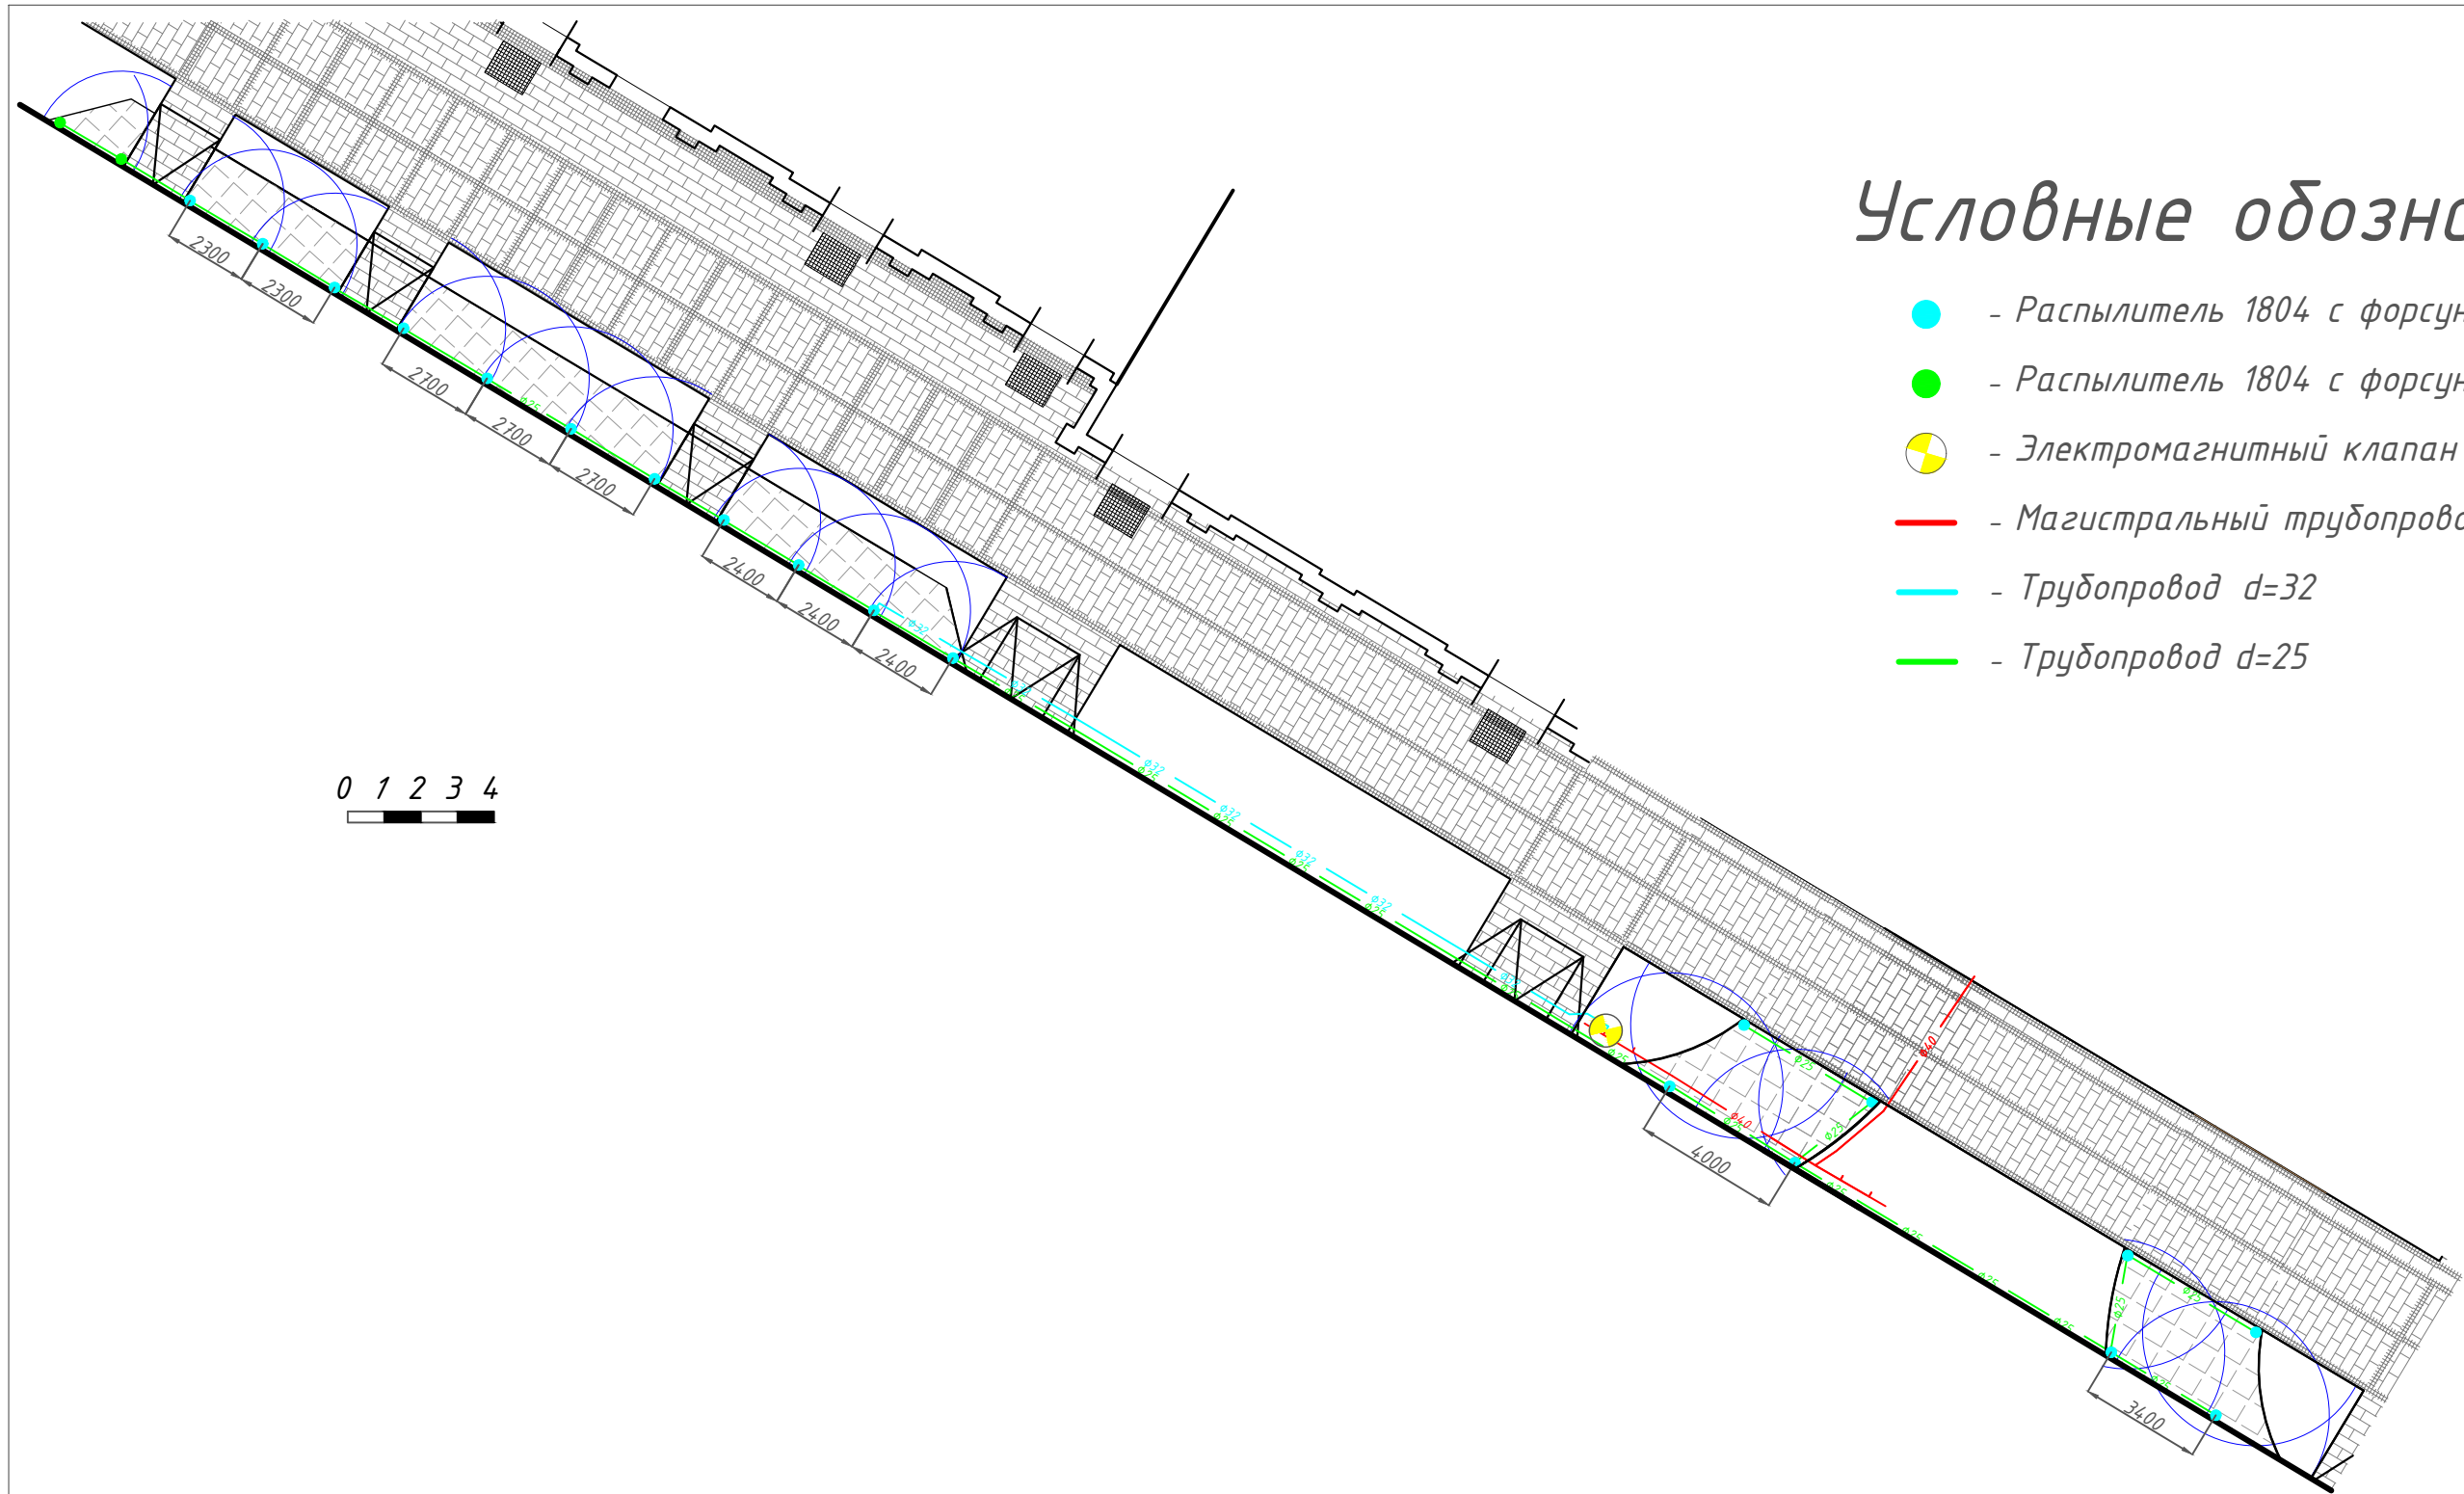

Условные обозначения :

 
- - Распылитель 1804 с форсункой He-Van 10
- - Распылитель 1804 с форсункой He-Van 8
- ⦿ - Электромагнитный клапан
- - Магистральный трубопровод d=40
- - Трубопровод d=32
- - Трубопровод d=25



						30-21-00-ГП			
						Жилой район в границах улиц Тимофея Кармацкого-Мельникайте и берега реки Тура в г.Тюмени. 2 очередь строительства. Участок 72:73:111001:1733. Многоквартирный жилой дом ГП-7 с встроенно-пристроенным паркингом. Многоквартирный жилой дом ГП-8 с встроенно-пристроенным паркингом.			
Изм.	Кол.уч.	Лист	№ док	Погн.	Дата	Проект системы автоматического полива	Стадия	Лист	Листов
Разработал		Налобин Ю.Е.			10.25		РП	19	35
Заказчик		ООО"ДСК ЭНКО"			10.25	ГП-7 Зона полива № 14	ИП Налобин Ю.Е.		

Условные обозначения :

-  - Пусковой комплект микроорошения
-  - Капельный шланг
-  - Магистральный трубопровод d=40
-  - Трубопровод d=32
-  - Трубопровод d=25

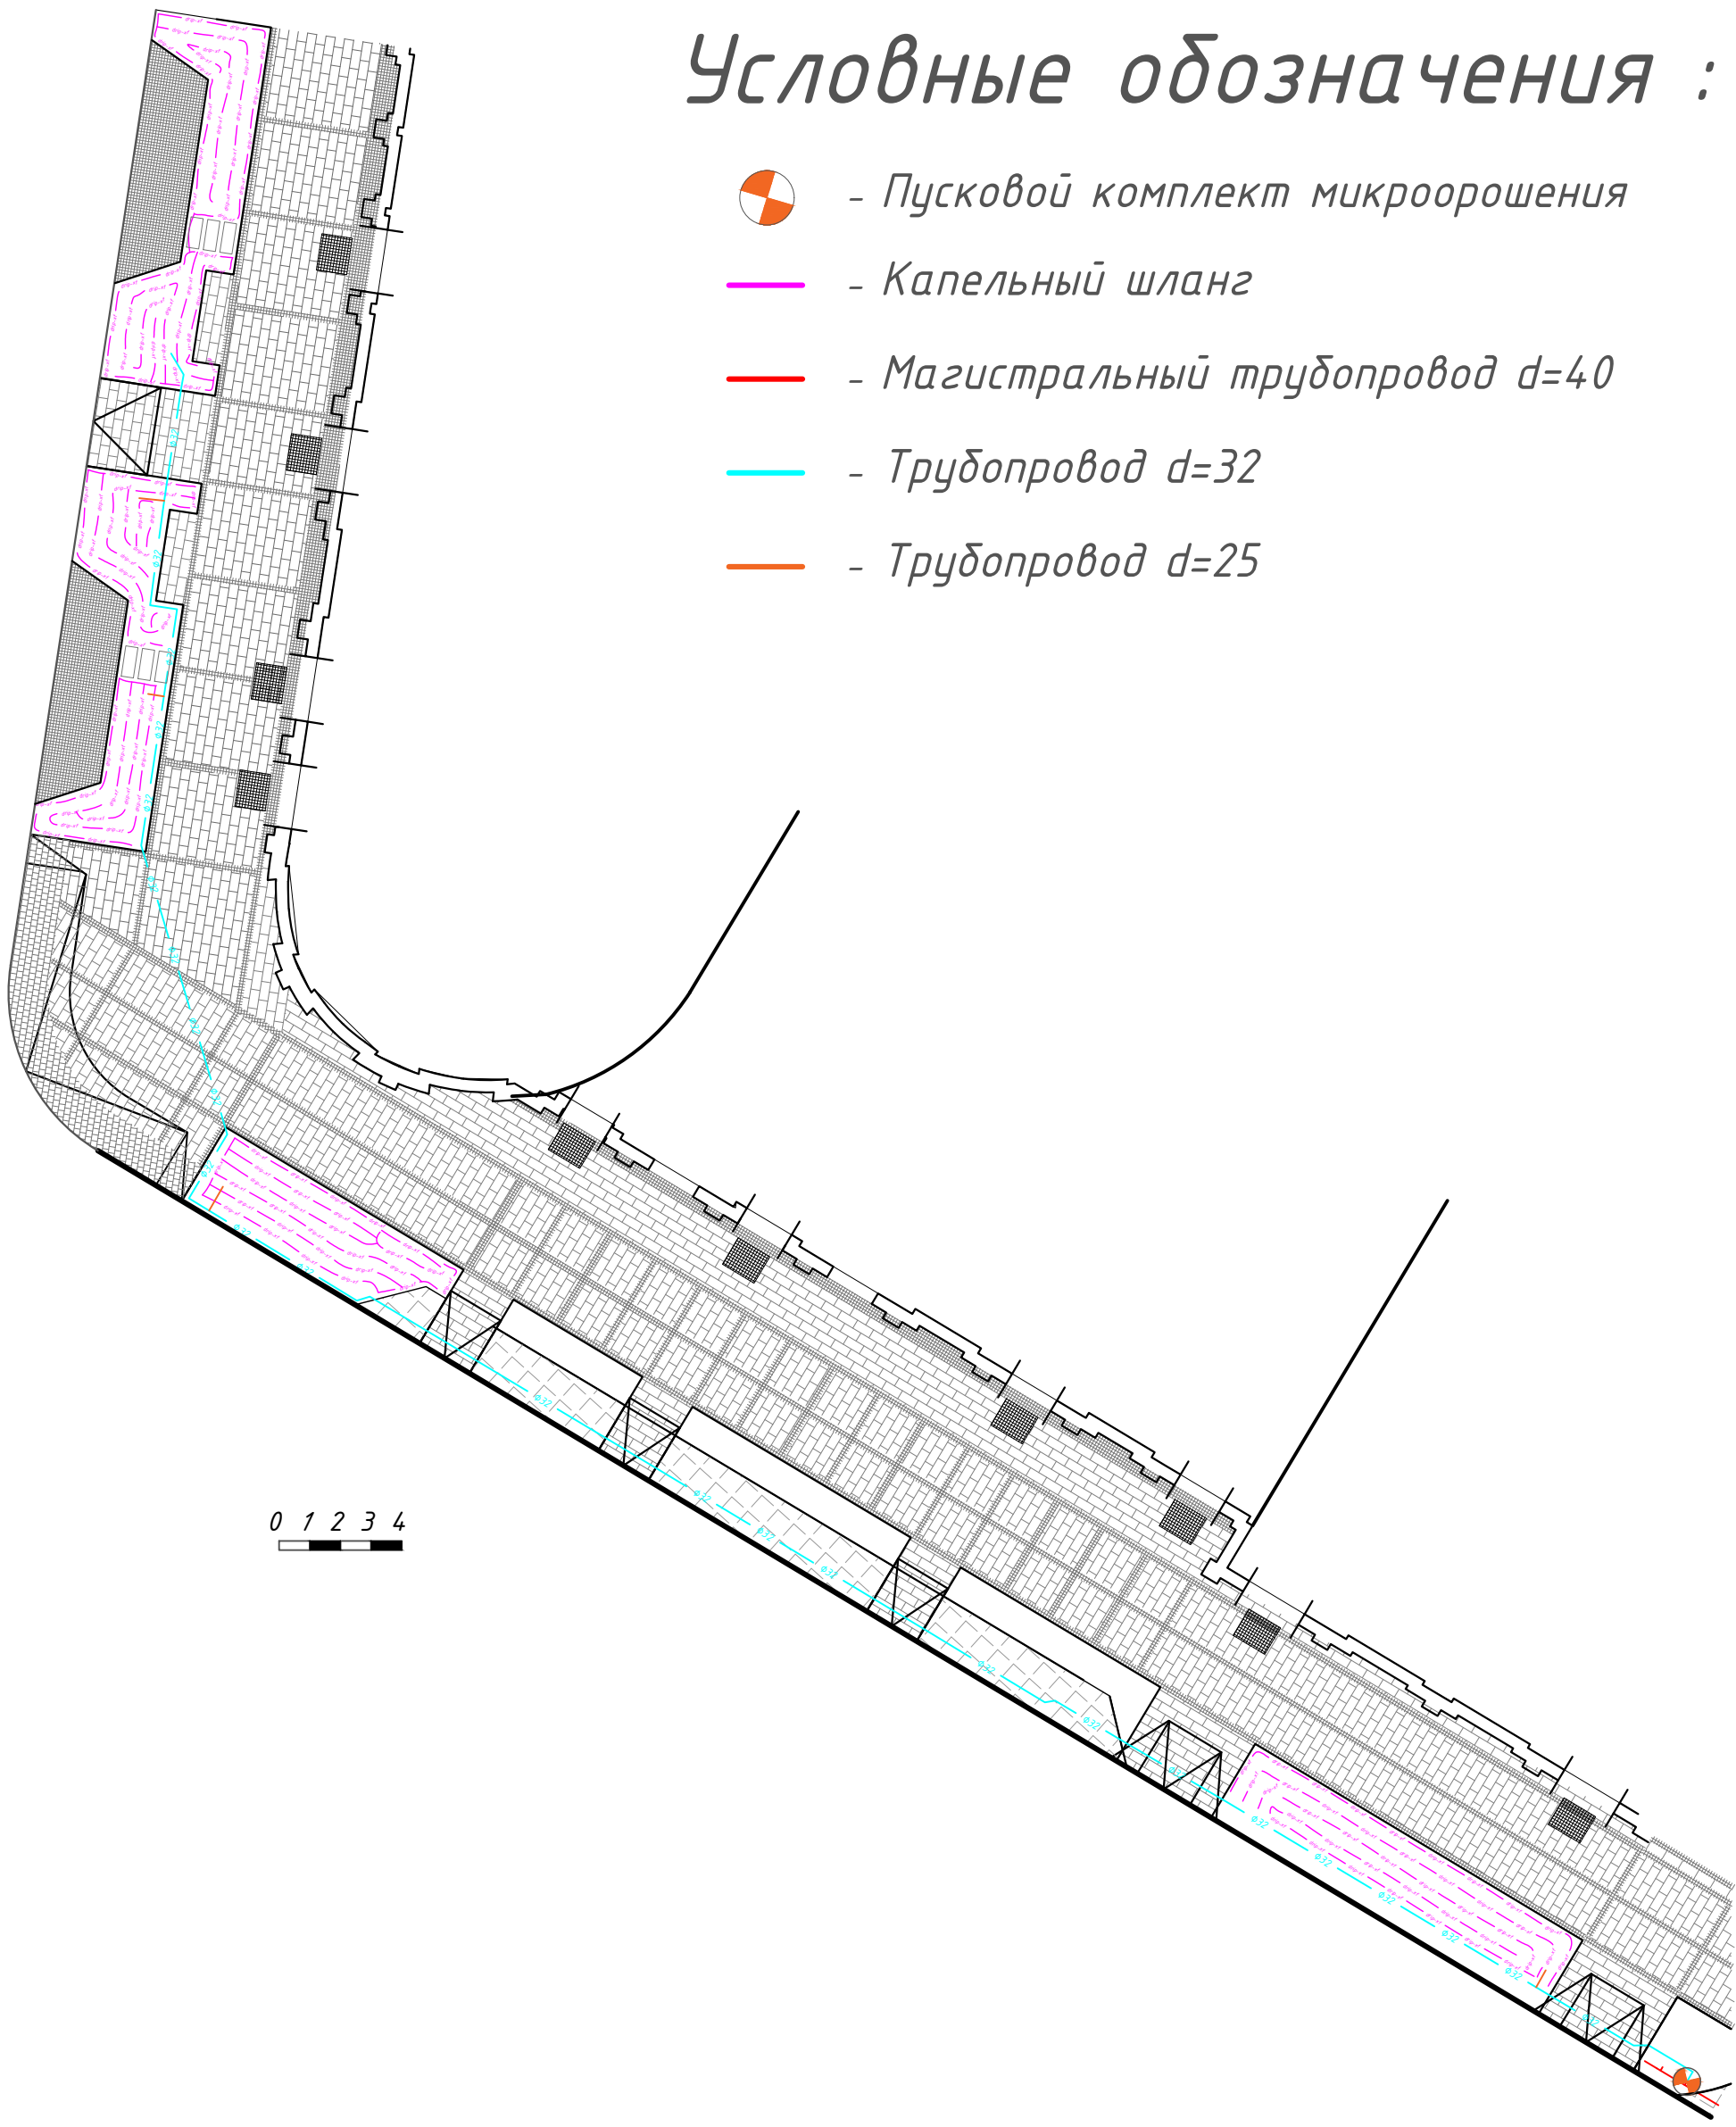

0 1 2 3 4

						30-21-00-ГП			
						Жилой район в границах улиц Тимофея Кармацкого-Мельникайте и берега реки Тура в г.Тюмени. 2 очередь строительства. Участок 72:73:111001:1733. Многоквартирный жилой дом ГП-7 с встроенно-пристроенным паркингом. Многоквартирный жилой дом ГП-8 с встроенно-пристроенным паркингом.			
Изм.	Кол.уч.	Лист	№ док	Подп.	Дата	Проект системы автоматического полива	Стадия	Лист	Листов
Разработал		Налобин Ю.Е.			10.25		РП	20	35
Заказчик		ООО"ДСК ЭНКО"			10.25	ГП-7 Зона полива № 15	ИП Налобин Ю.Е.		

Условные обозначения :

-  - Пусковой комплект микроорошения
-  - Капельный шланг
-  - Магистральный трубопровод d=40
-  - Трубопровод d=32
-  - Трубопровод d=25

0 1 2 3 4


						30-21-00-ГП			
						Жилой район в границах улиц Тимофея Кармацкого-Мельникайте и берега реки Тура в г.Тюмени. 2 очередь строительства. Участок 72:73:111001:1733. Многоквартирный жилой дом ГП-7 с встроенно-пристроенным паркингом. Многоквартирный жилой дом ГП-8 с встроенно-пристроенным паркингом.			
Изм.	Кол.уч.	Лист	№ док	Погн.	Дата	Проект системы автоматического полива	Стадия	Лист	Листов
Разработал		Налобин Ю.Е.			10.25		РП	21	35
Заказчик		ООО"ДСК ЭНКО"			10.25	ГП-7 Зона полива № 16	ИП Налобин Ю.Е.		

Условные обозначения :

- - Распылитель 1804 с форсункой He-Van 15
- - Распылитель 1804 с форсункой He-Van 12
- - Распылитель 1804 с форсункой He-Van 10
- - Распылитель 1804 с форсункой He-Van 8
- - Электромагнитный клапан
- - Магистральный трубопровод d=40
- - Трубопровод d=32
- - Трубопровод d=25

0 1 2 3 4


						30-21-00-ГП			
						Жилой район в границах улиц Тимофея Кармацкого-Мельникайте и берега реки Тура в г.Тюмени. 2 очередь строительства. Участок 72:73:111001:1733. Многоквартирный жилой дом ГП-7 с встроенно-пристроенным паркингом. Многоквартирный жилой дом ГП-8 с встроенно-пристроенным паркингом.			
Изм.	Кол.уч.	Лист	№ док	Погн.	Дата	Проект системы автоматического полива	Стадия	Лист	Листов
Разработал		Налобин Ю.Е.			10.25		РП	22	35
Заказчик		ООО"ДСК ЭНКО"			10.25	ГП-7 Зона полива № 17	ИП Налобин Ю.Е.		

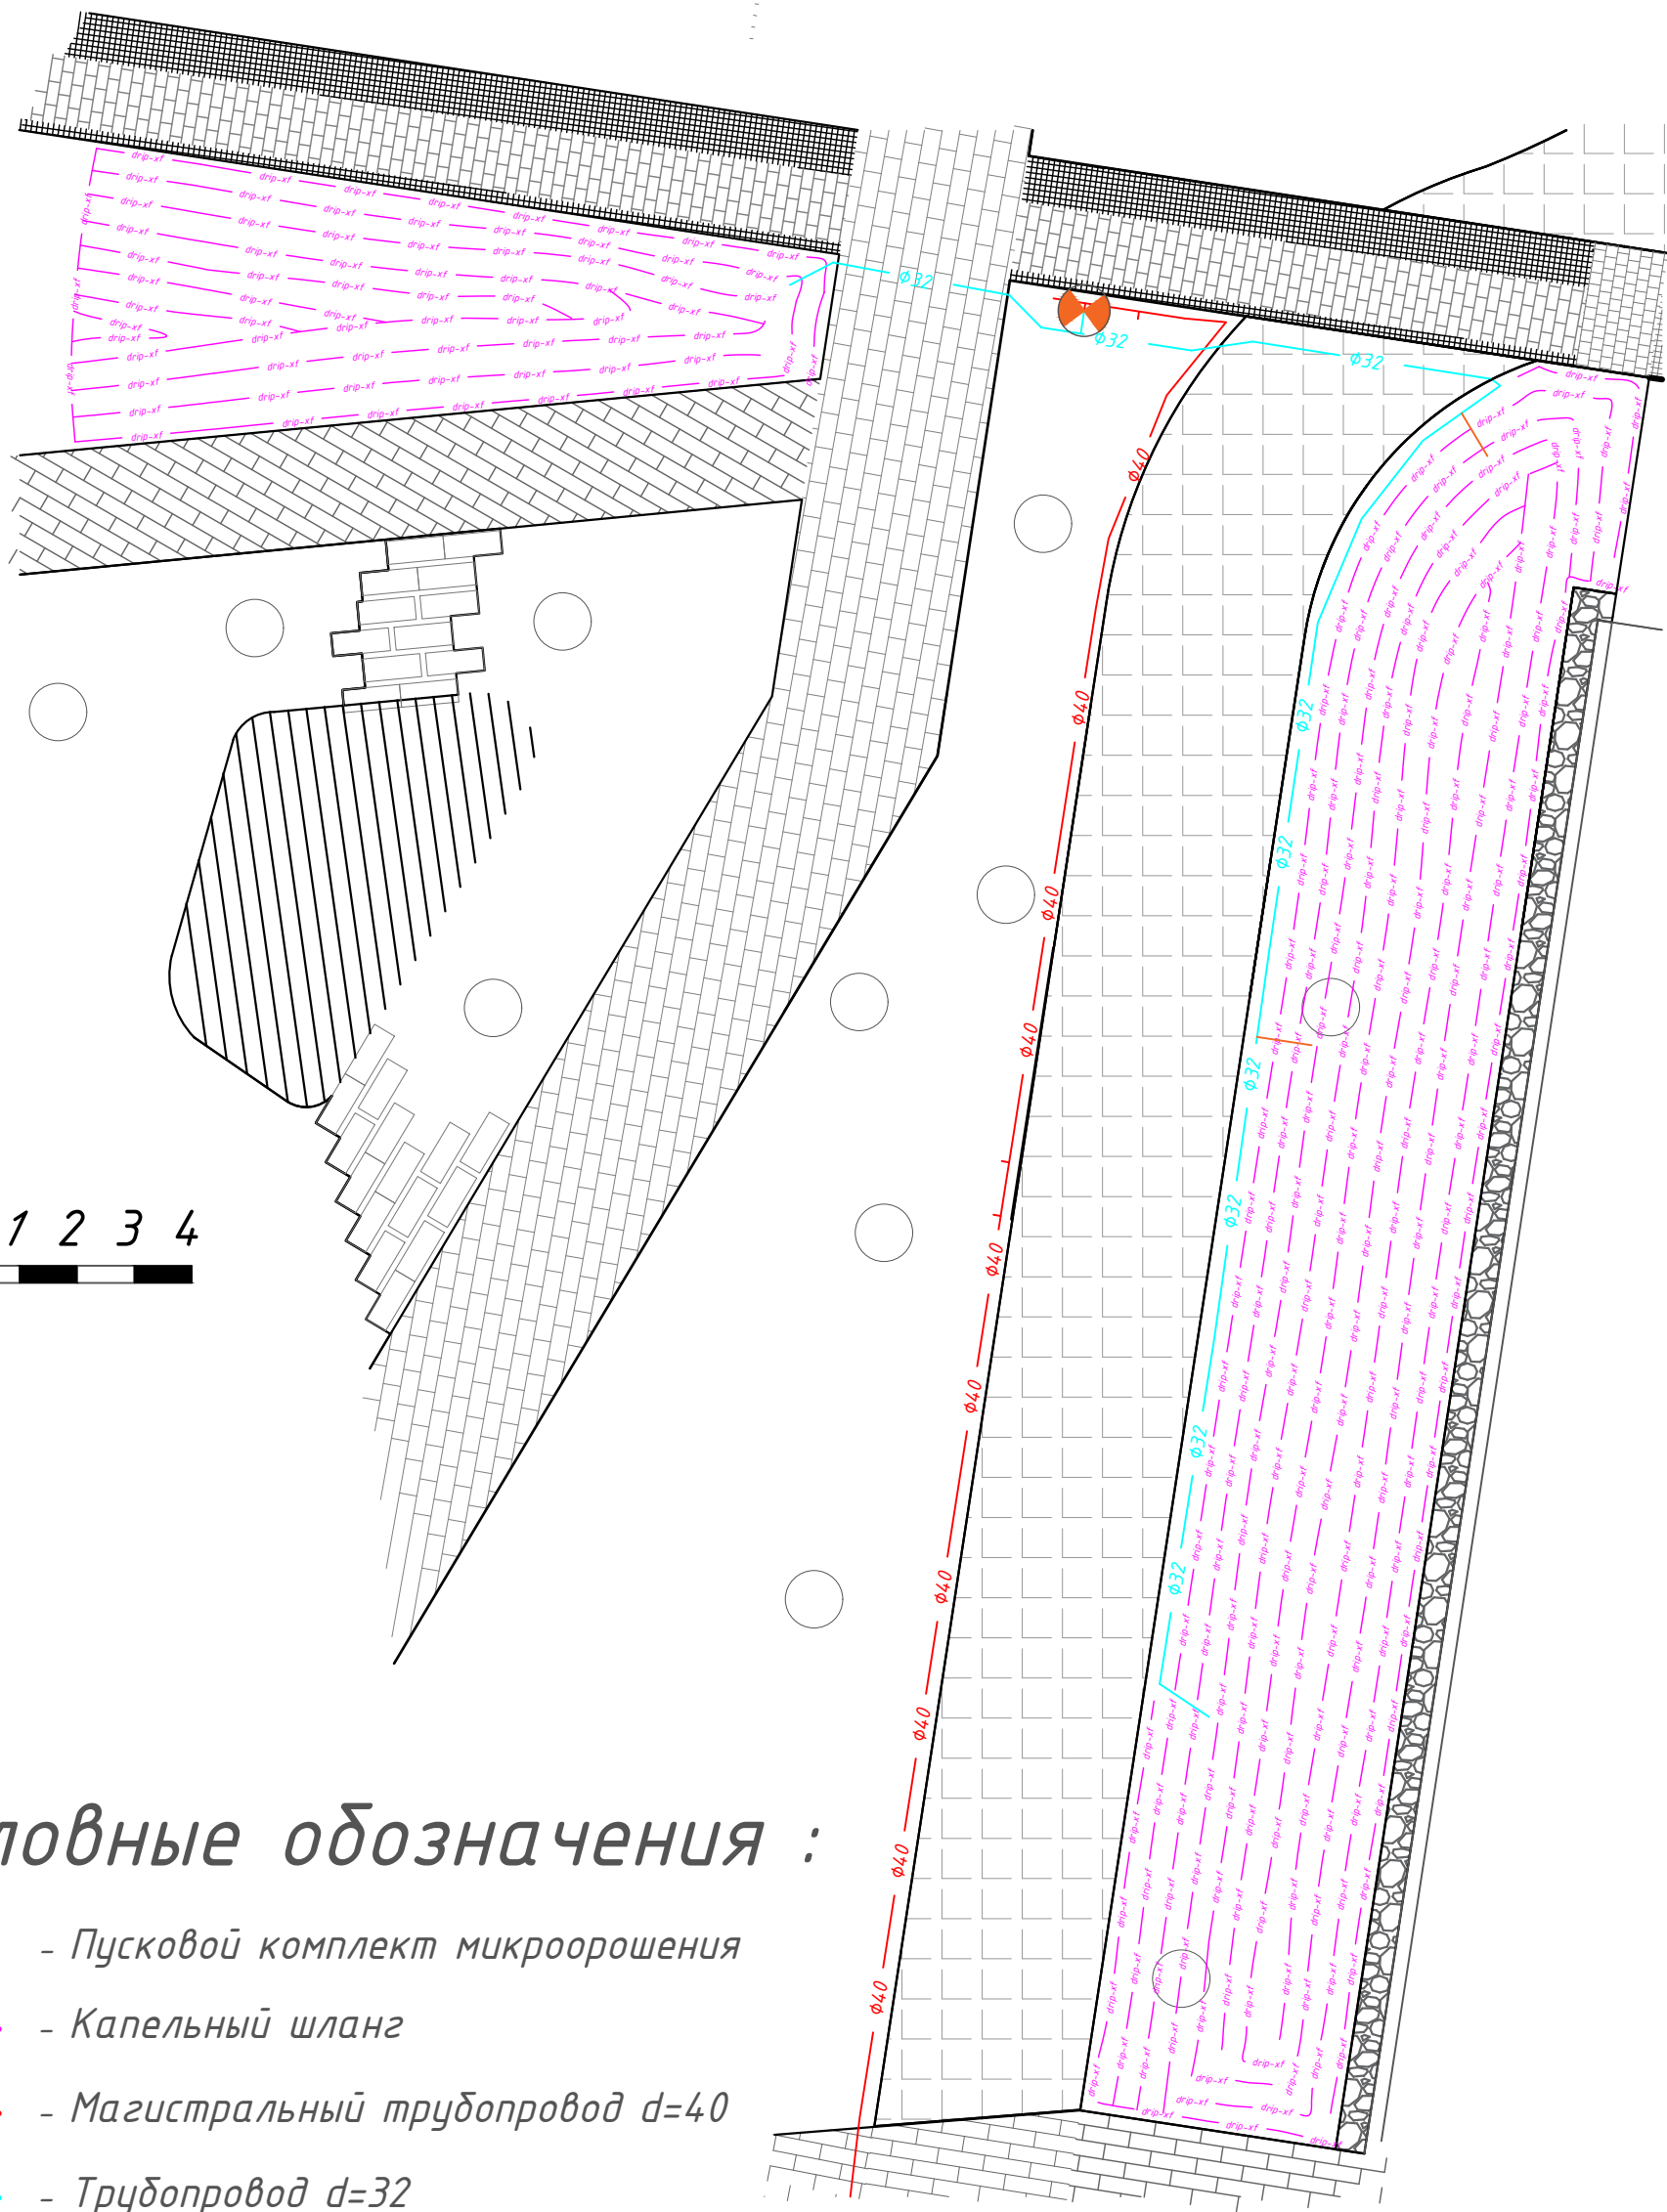

Условные обозначения :

- Пусковой комплект микроорошения
- Капельный шланг
- Магистральный трубопровод d=40
- Трубопровод d=32
- Трубопровод d=25


						30-21-00-ГП			
						Жилой район в границах улиц Тимофея Кармацкого-Мельникайте и берега реки Тура в г.Тюмени. 2 очередь строительства. Участок 72:73:111001:1733. Многоквартирный жилой дом ГП-7 с встроенно-пристроенным паркингом. Многоквартирный жилой дом ГП-8 с встроенно-пристроенным паркингом.			
Изм.	Кол.уч.	Лист	№ док	Подп.	Дата	Проект системы автоматического полива	Стадия	Лист	Листов
Разработал		Налобин Ю.Е.			10.25		РП	23	35
Заказчик		ООО"ДСК ЭНКО"			10.25	ГП-8 Зона полива № 1	ИП Налобин Ю.Е.		

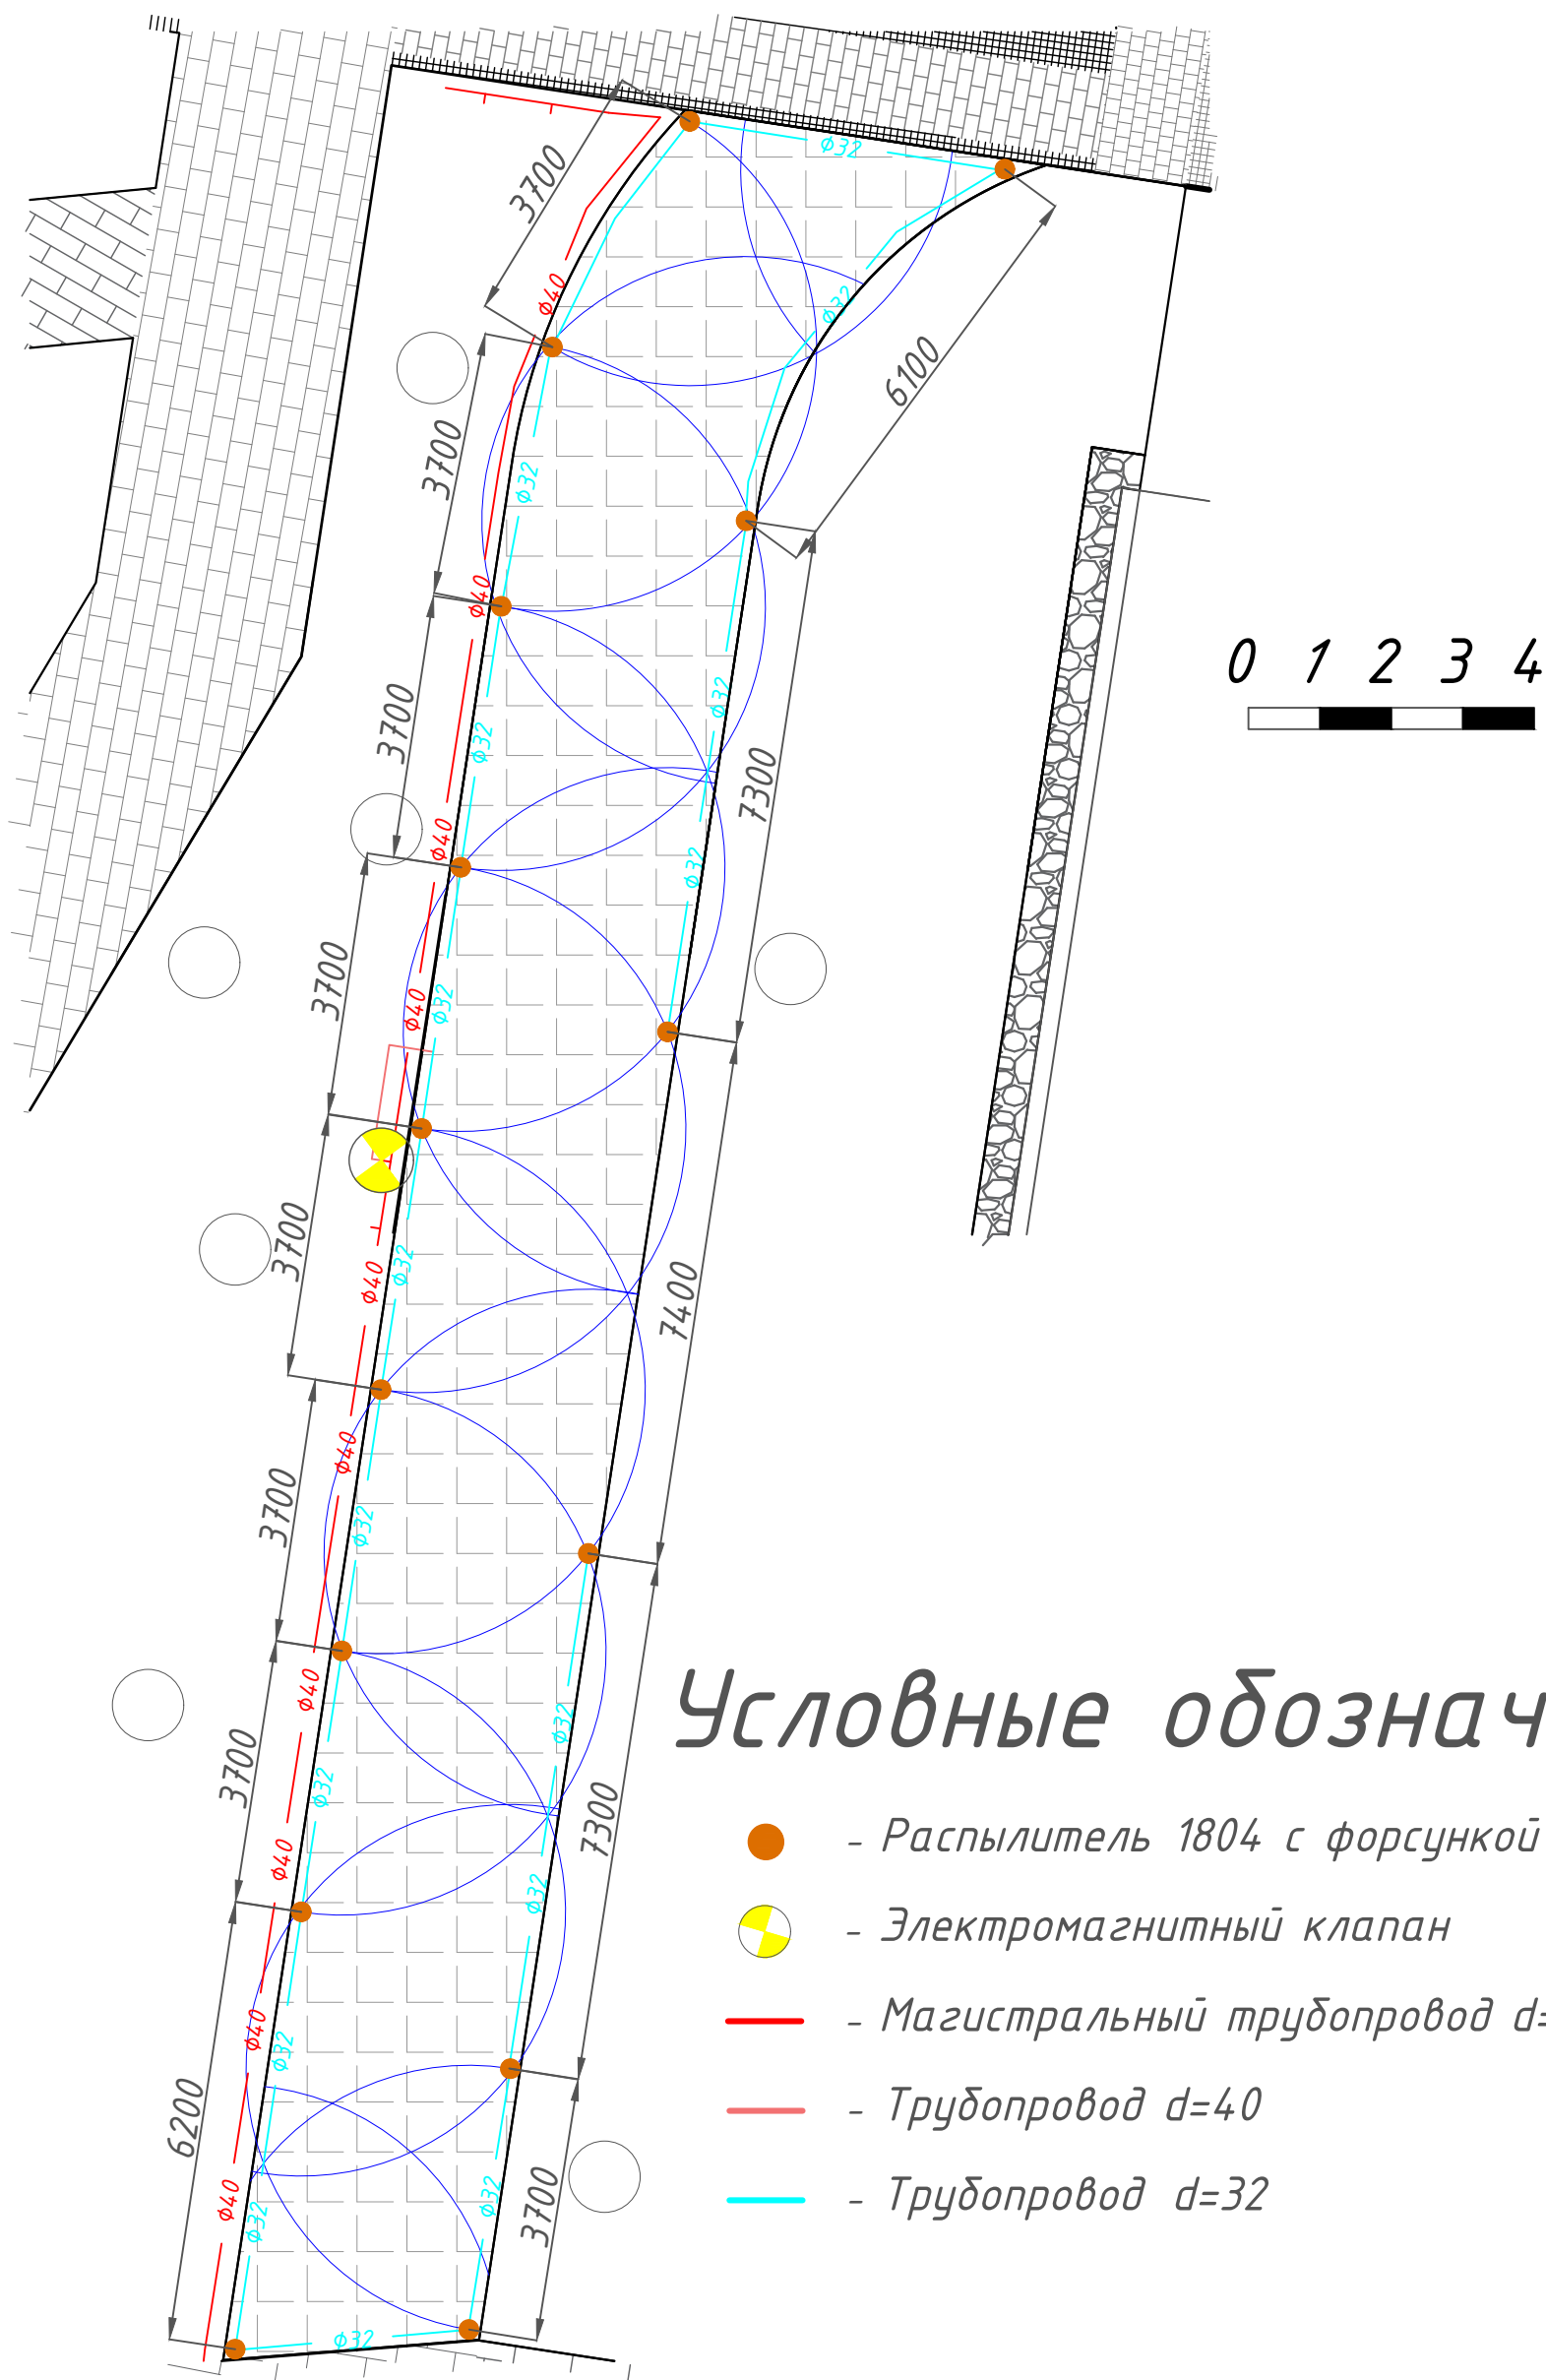

Условные обозначения :

- - Распылитель 1804 с форсункой He-Van 12
- - Электромагнитный клапан
- - Магистральный трубопровод d=40
- - Трубопровод d=40
- - Трубопровод d=32


						30-21-00-ГП			
						Жилой район в границах улиц Тимофея Кармацкого-Мельникайте и берега реки Тура в г.Тюмени. 2 очередь строительства. Участок 72:73:111001:1733. Многоквартирный жилой дом ГП-7 с встроенно-пристроенным паркингом. Многоквартирный жилой дом ГП-8 с встроенно-пристроенным паркингом.			
Изм.	Кол.уч.	Лист	№ док	Подп.	Дата	Проект системы автоматического полива	Стадия	Лист	Листов
Разработал	Налобин Ю.Е.				10.25		РП	25	35
Заказчик	ООО"ДСК ЭНКО"				10.25	ГП-8 Зона полива № 3	ИП Налобин Ю.Е.		

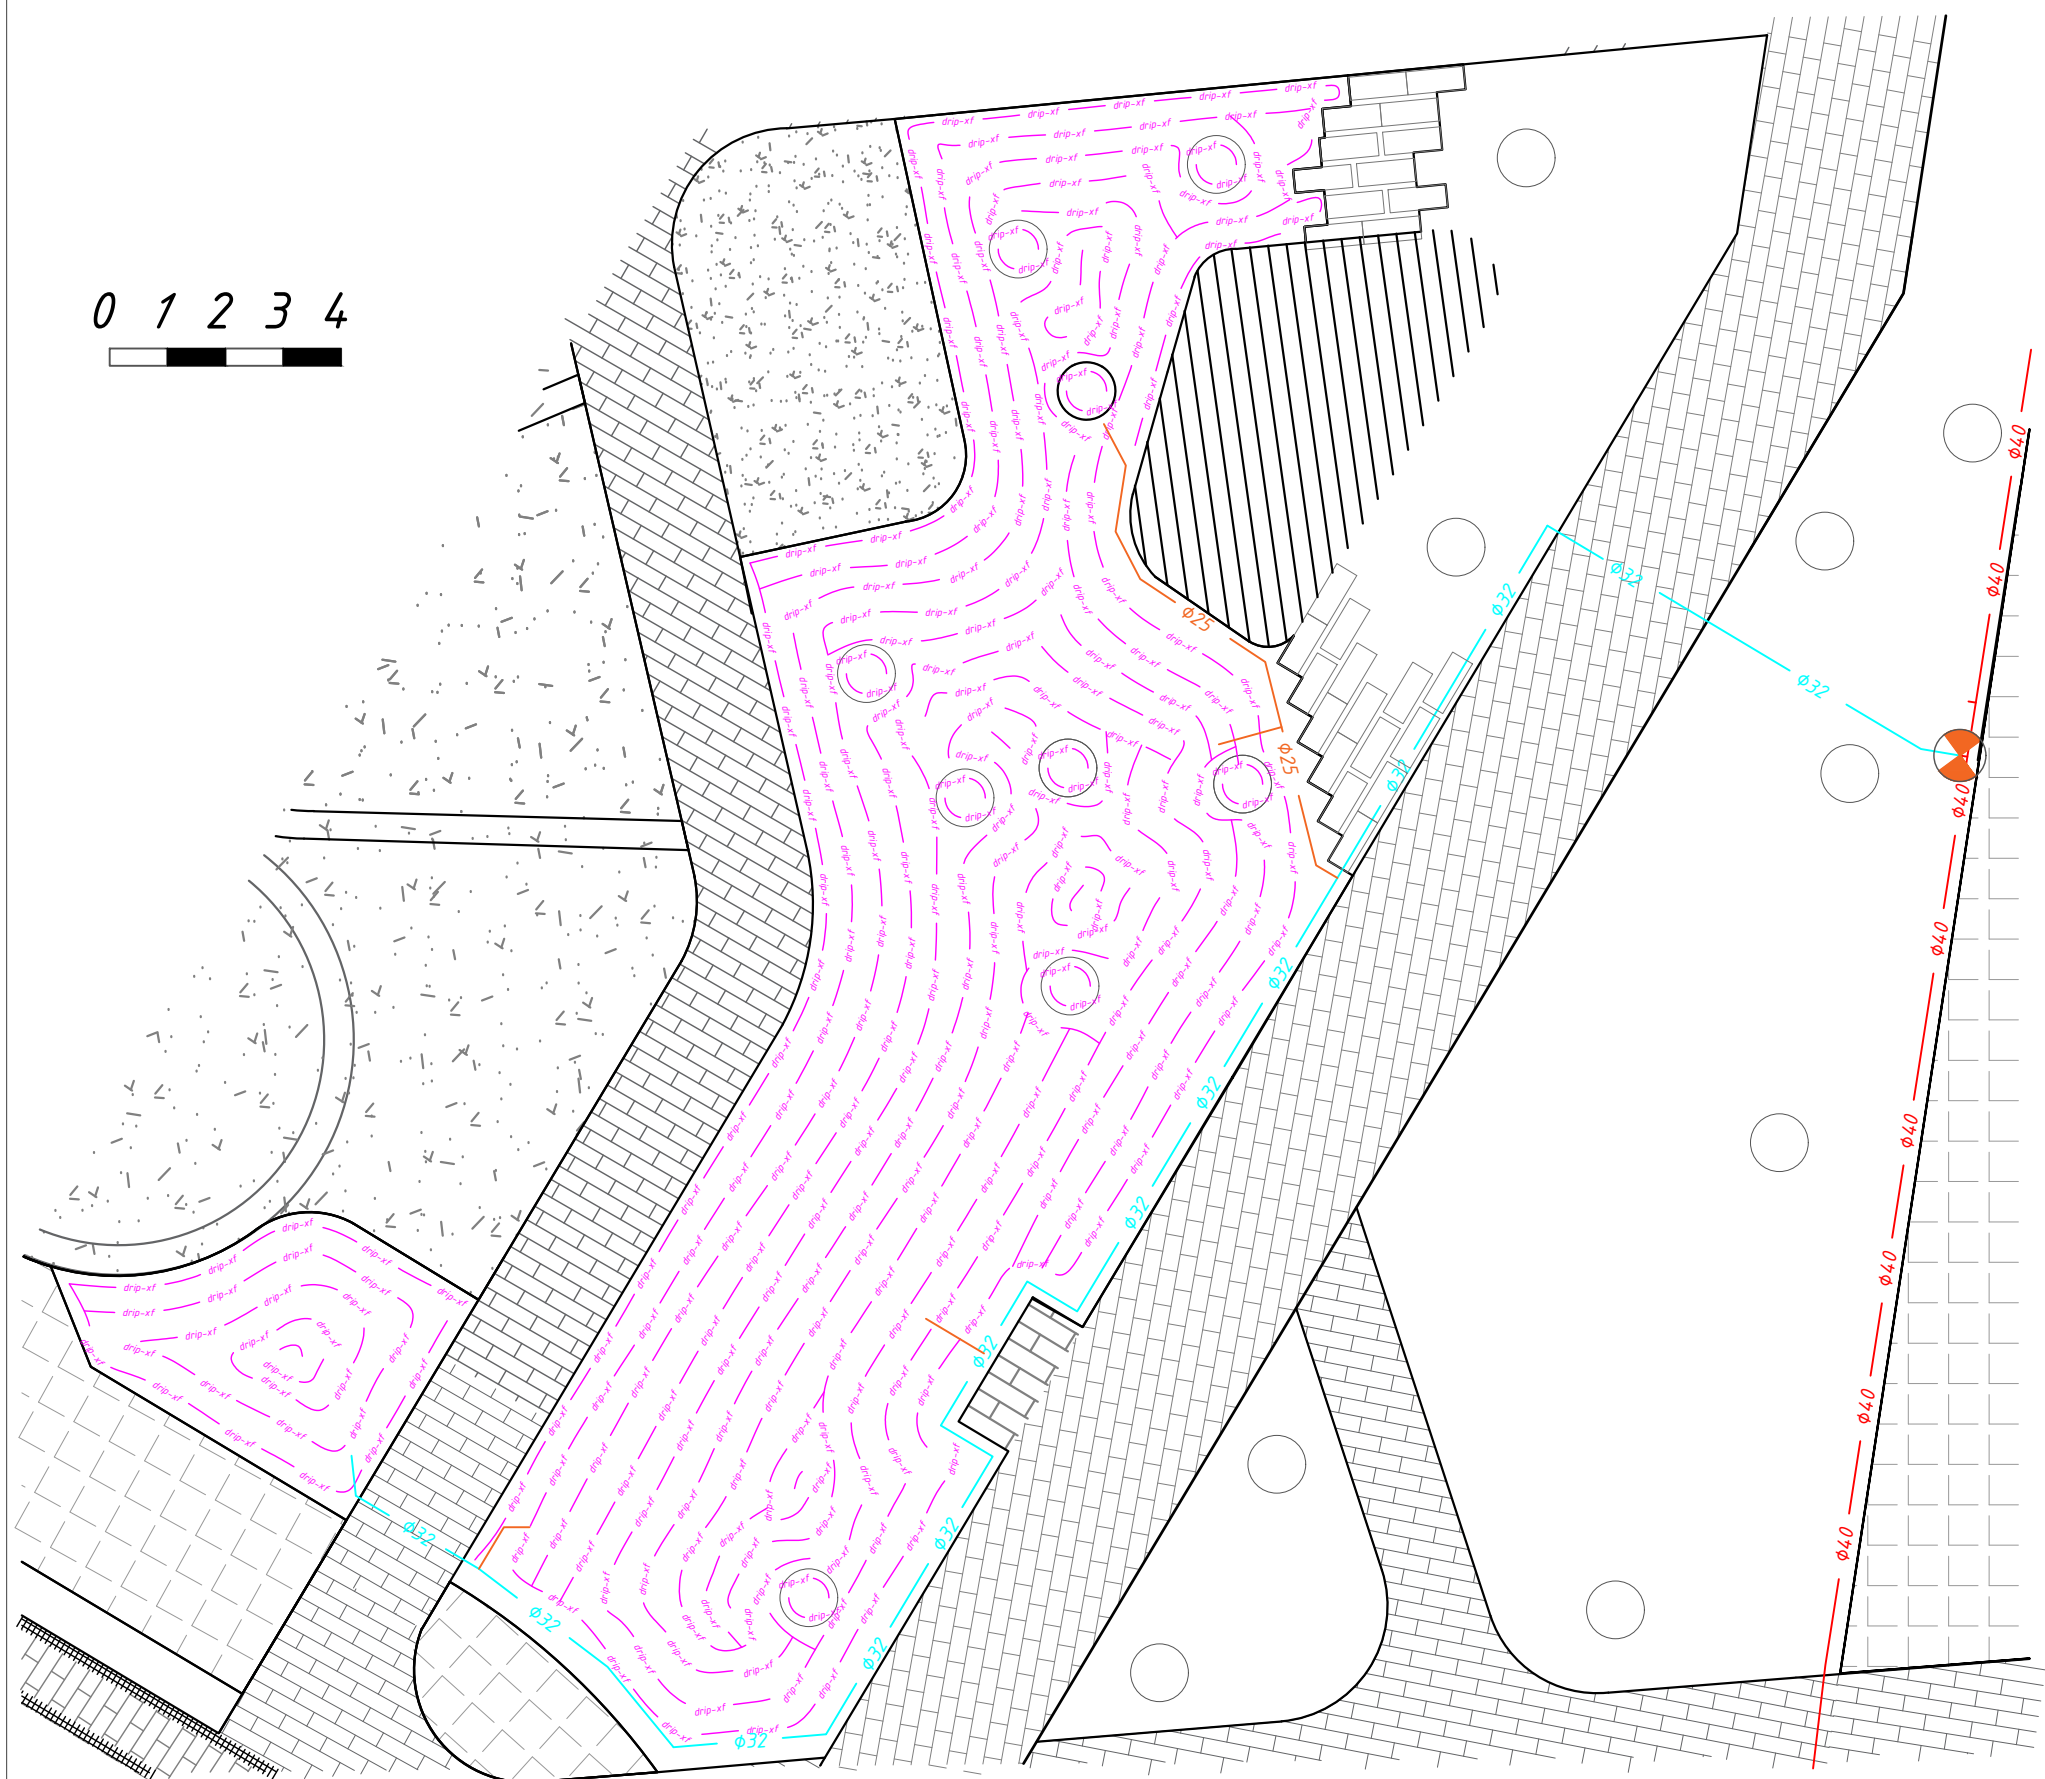

Условные обозначения :

-  - Пусковой комплект микроорошения
-  - Капельный шланг
-  - Магистральный трубопровод d=40
-  - Трубопровод d=32
-  - Трубопровод d=25


						30-21-00-ГП			
						Жилой район в границах улиц Тимофея Кармацкого-Мельникайте и берега реки Тура в г.Тюмени. 2 очередь строительства. Участок 72:73:111001:1733. Многоквартирный жилой дом ГП-7 с встроенно-пристроенным паркингом. Многоквартирный жилой дом ГП-8 с встроенно-пристроенным паркингом.			
Изм.	Кол.уч.	Лист	№ док	Подп.	Дата	Проект системы автоматического полива	Стадия	Лист	Листов
Разработал		Налобин Ю.Е.			10.25		РП	26	35
Заказчик		ООО"ДСК ЭНКО"			10.25	ГП-8 Зона полива № 4	ИП Налобин Ю.Е.		

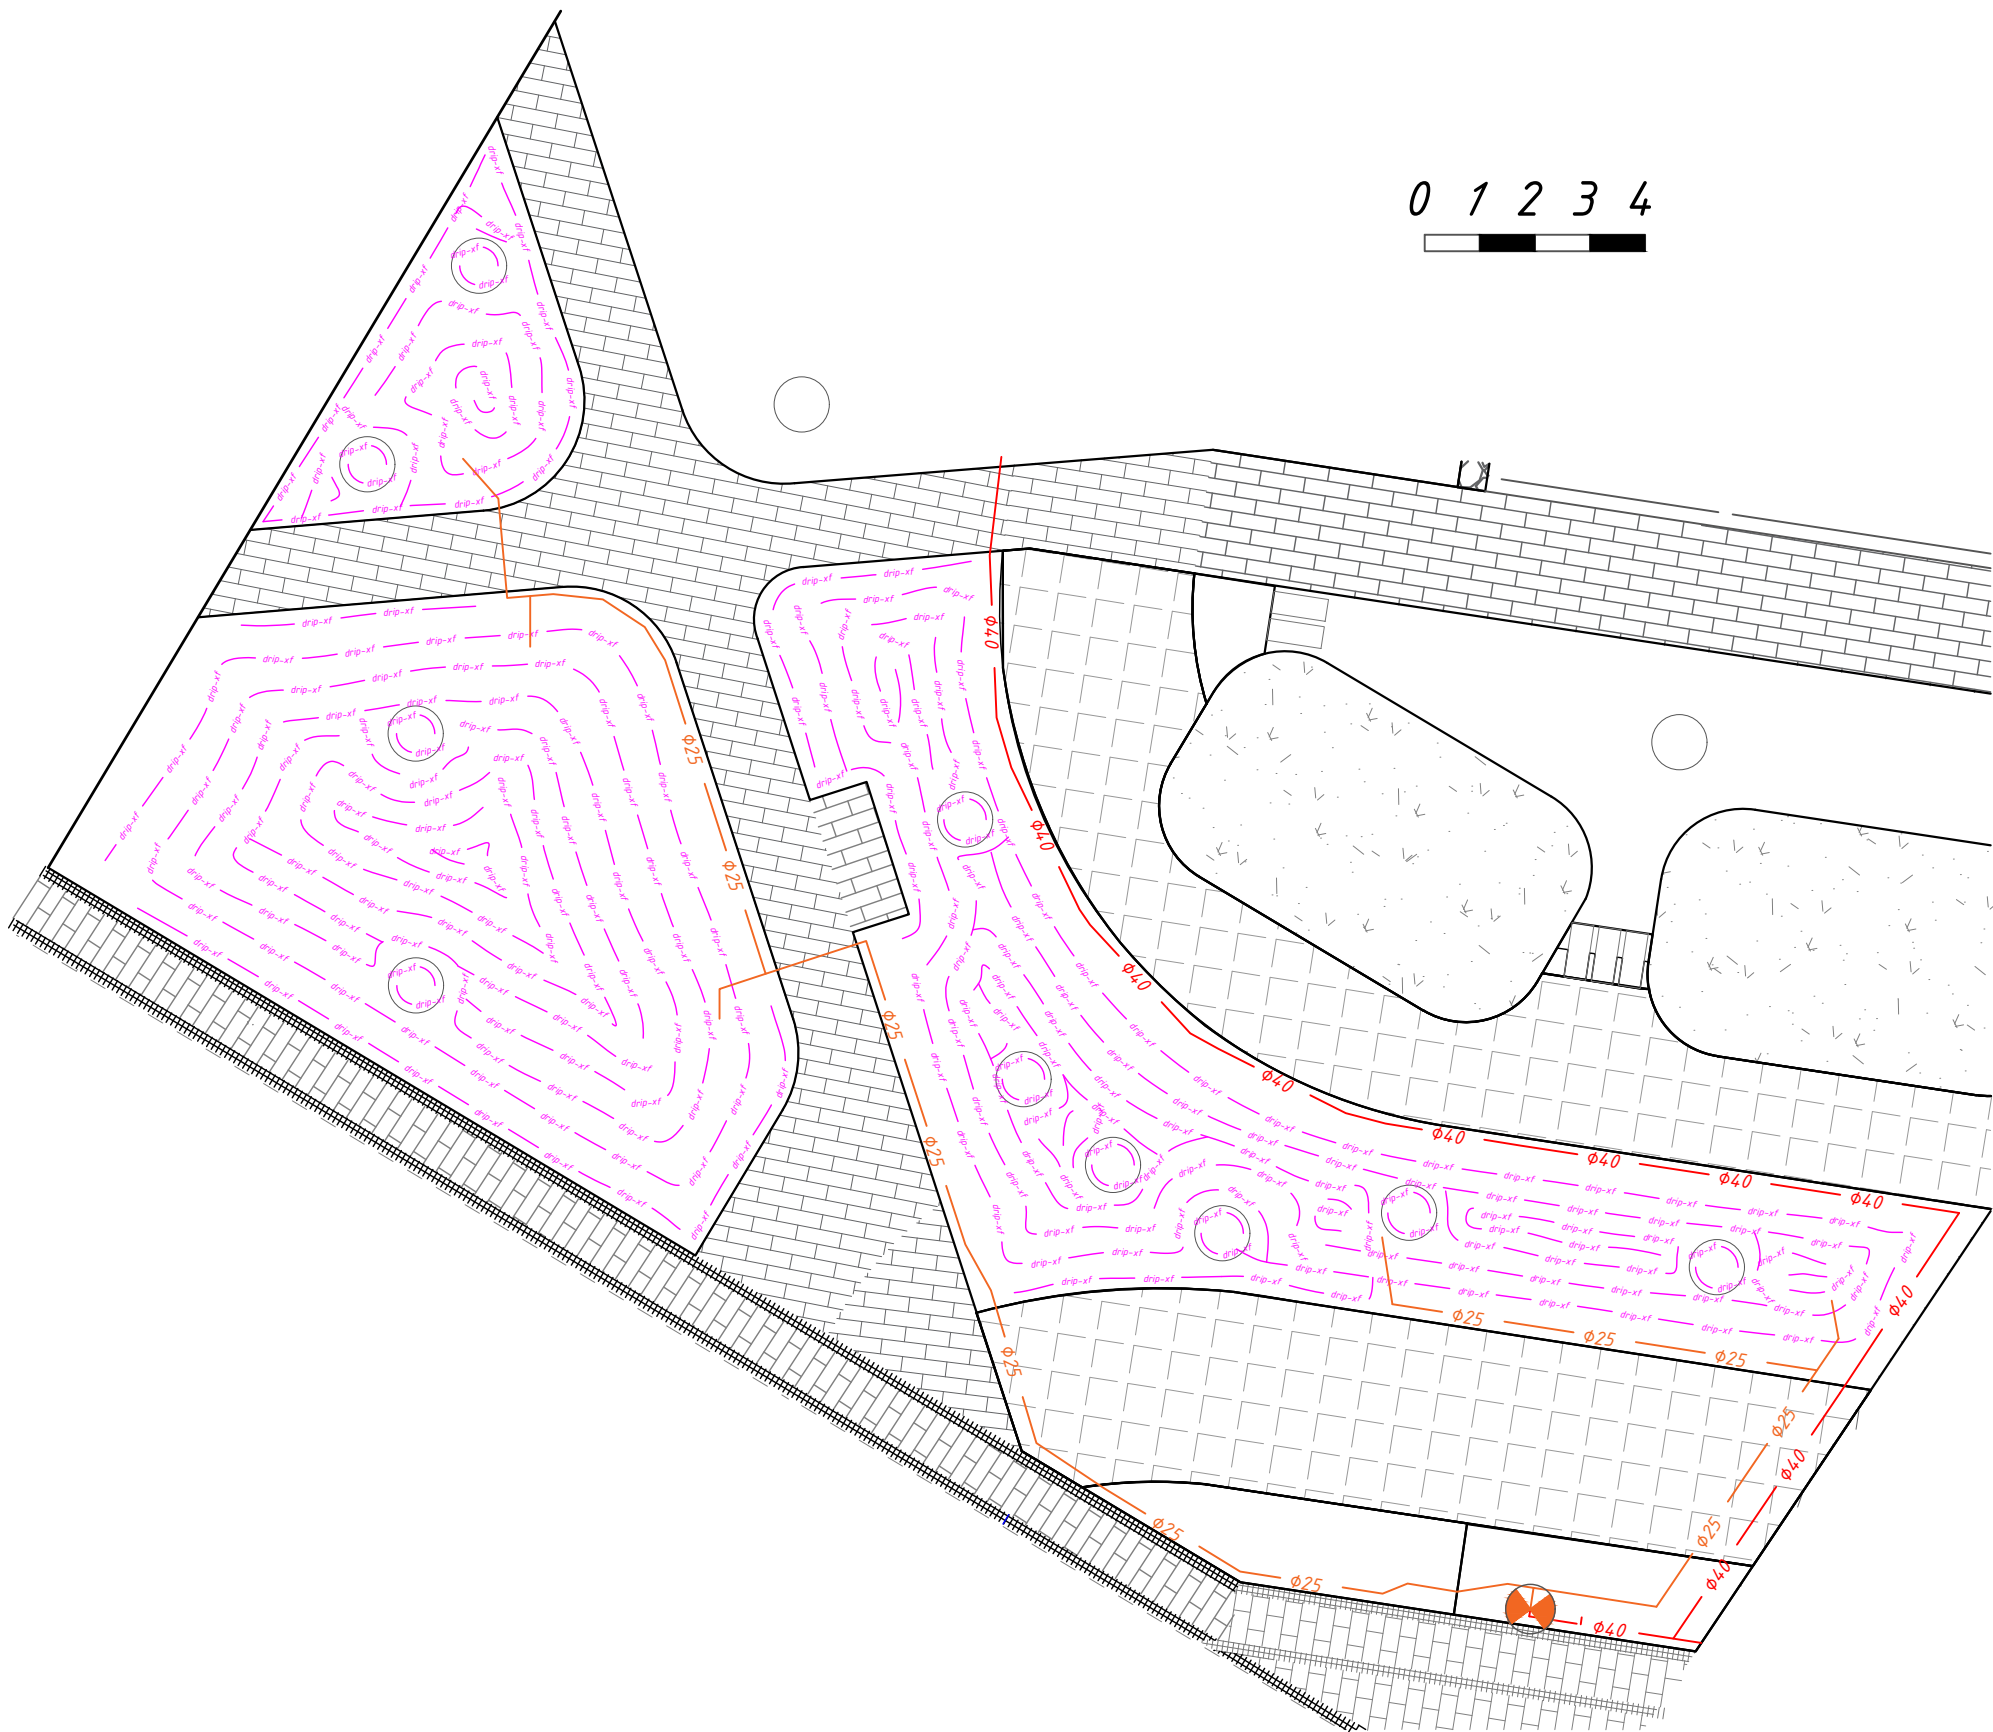

Условные обозначения :

-  - Пусковой комплект микроорошения
-  - Магистральный трубопровод d=40
-  - Капельный шланг
-  - Трубопровод d=25

						30-21-00-ГП			
						Жилой район в границах улиц Тимофея Кармацкого-Мельникайте и берега реки Тура в г.Тюмени. 2 очередь строительства. Участок 72:73:111001:1733. Многоквартирный жилой дом ГП-7 с встроенно-пристроенным паркингом. Многоквартирный жилой дом ГП-8 с встроенно-пристроенным паркингом.			
Изм.	Кол.уч.	Лист	№ док	Подп.	Дата	Проект системы автоматического полива	Стадия	Лист	Листов
Разработал		Налобин Ю.Е.			10.25		РП	27	35
Заказчик		ООО"ДСК ЭНКО"			10.25	ГП-8 Зона полива № 5	ИП Налобин Ю.Е.		

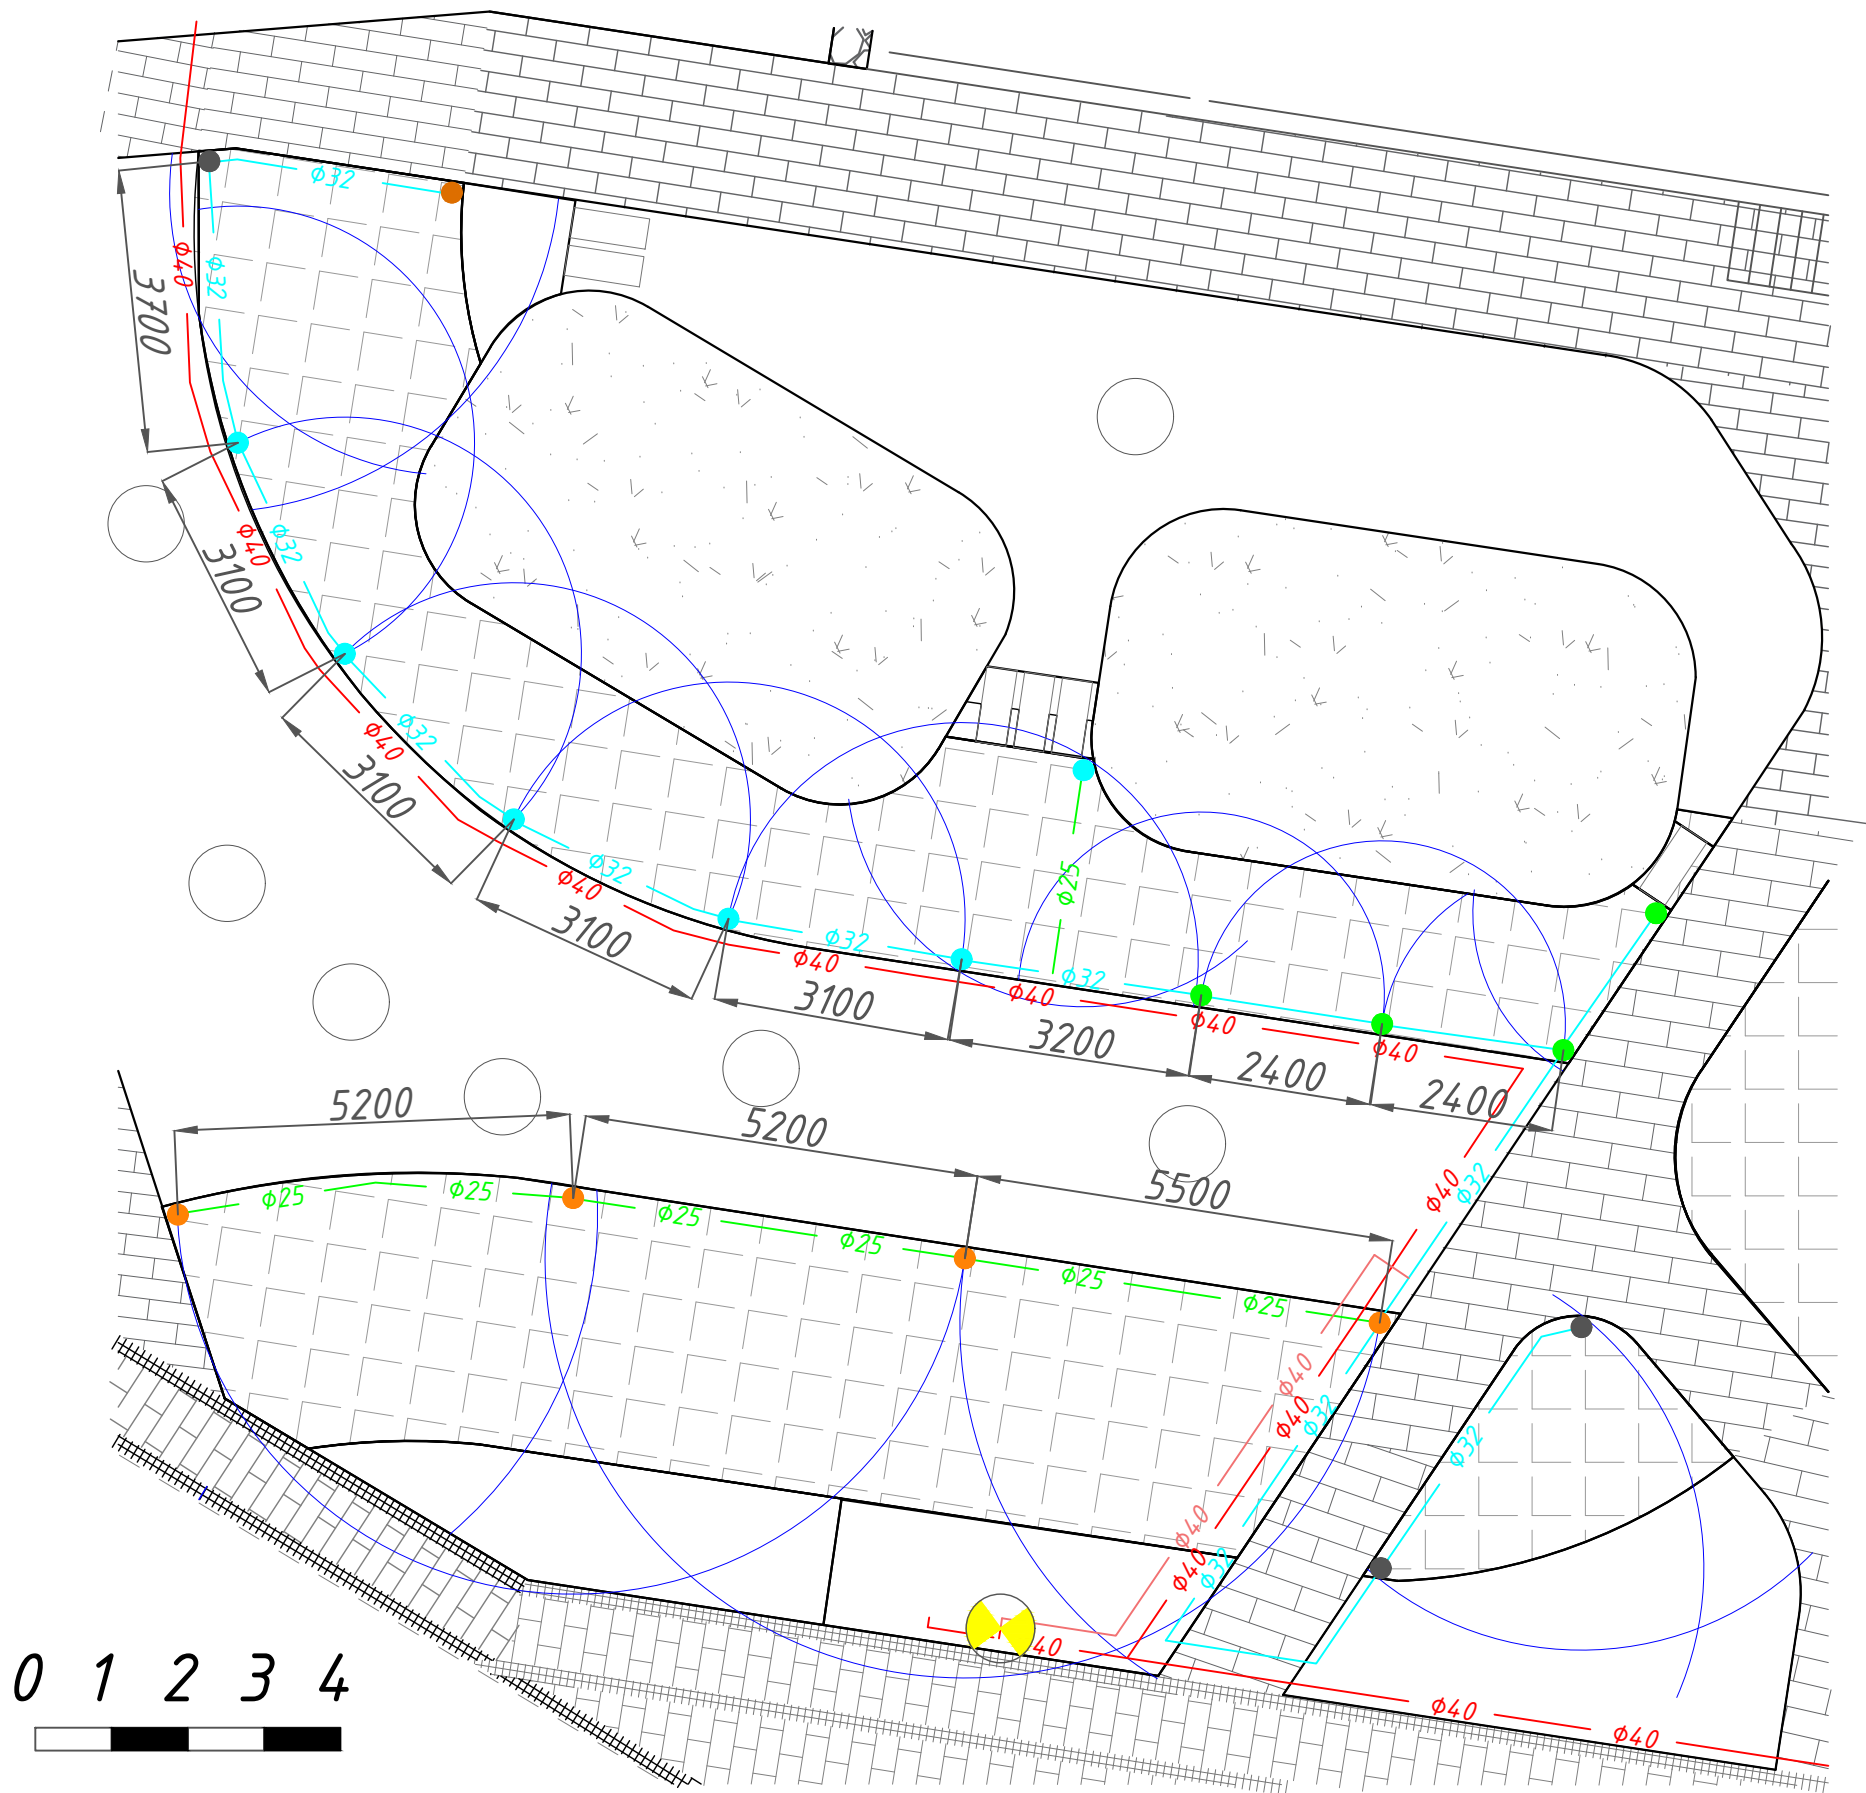

Условные обозначения :

- | | |
|--|--------------------------------------|
| ● - Распылитель 1804 с форсункой Van 18 | ⦿ - Электромагнитный клапан |
| ● - Распылитель 1804 с форсункой He-Van 15 | — - Магистральный трубопровод $d=40$ |
| ● - Распылитель 1804 с форсункой He-Van 12 | — - Трубопровод $d=40$ |
| ● - Распылитель 1804 с форсункой He-Van 10 | — - Трубопровод $d=32$ |
| ● - Распылитель 1804 с форсункой He-Van 8 | — - Трубопровод $d=25$ |

						30-21-00-ГП			
						Жилой район в границах улиц Тимофея Кармацкого-Мельникайте и берега реки Тура в г.Тюмени. 2 очередь строительства. Участок 72:73:111001:1733. Многоквартирный жилой дом ГП-7 с встроенно-пристроенным паркингом. Многоквартирный жилой дом ГП-8 с встроенно-пристроенным паркингом.			
Изм.	Кол.уч.	Лист	№ док	Подп.	Дата	Проект системы автоматического полива	Стадия	Лист	Листов
Разработал		Налобин Ю.Е.			10.25		РП	28	35
Заказчик		ООО"ДСК ЭНКО"			10.25	ГП-8 Зона полива № 6	ИП Налобин Ю.Е.		

Условные обозначения :


- 

- Пусковой комплект микроорошения
- 

- Магистральный трубопровод d=40
- 


- Капельный шланг
- 

- Трубопровод d=25

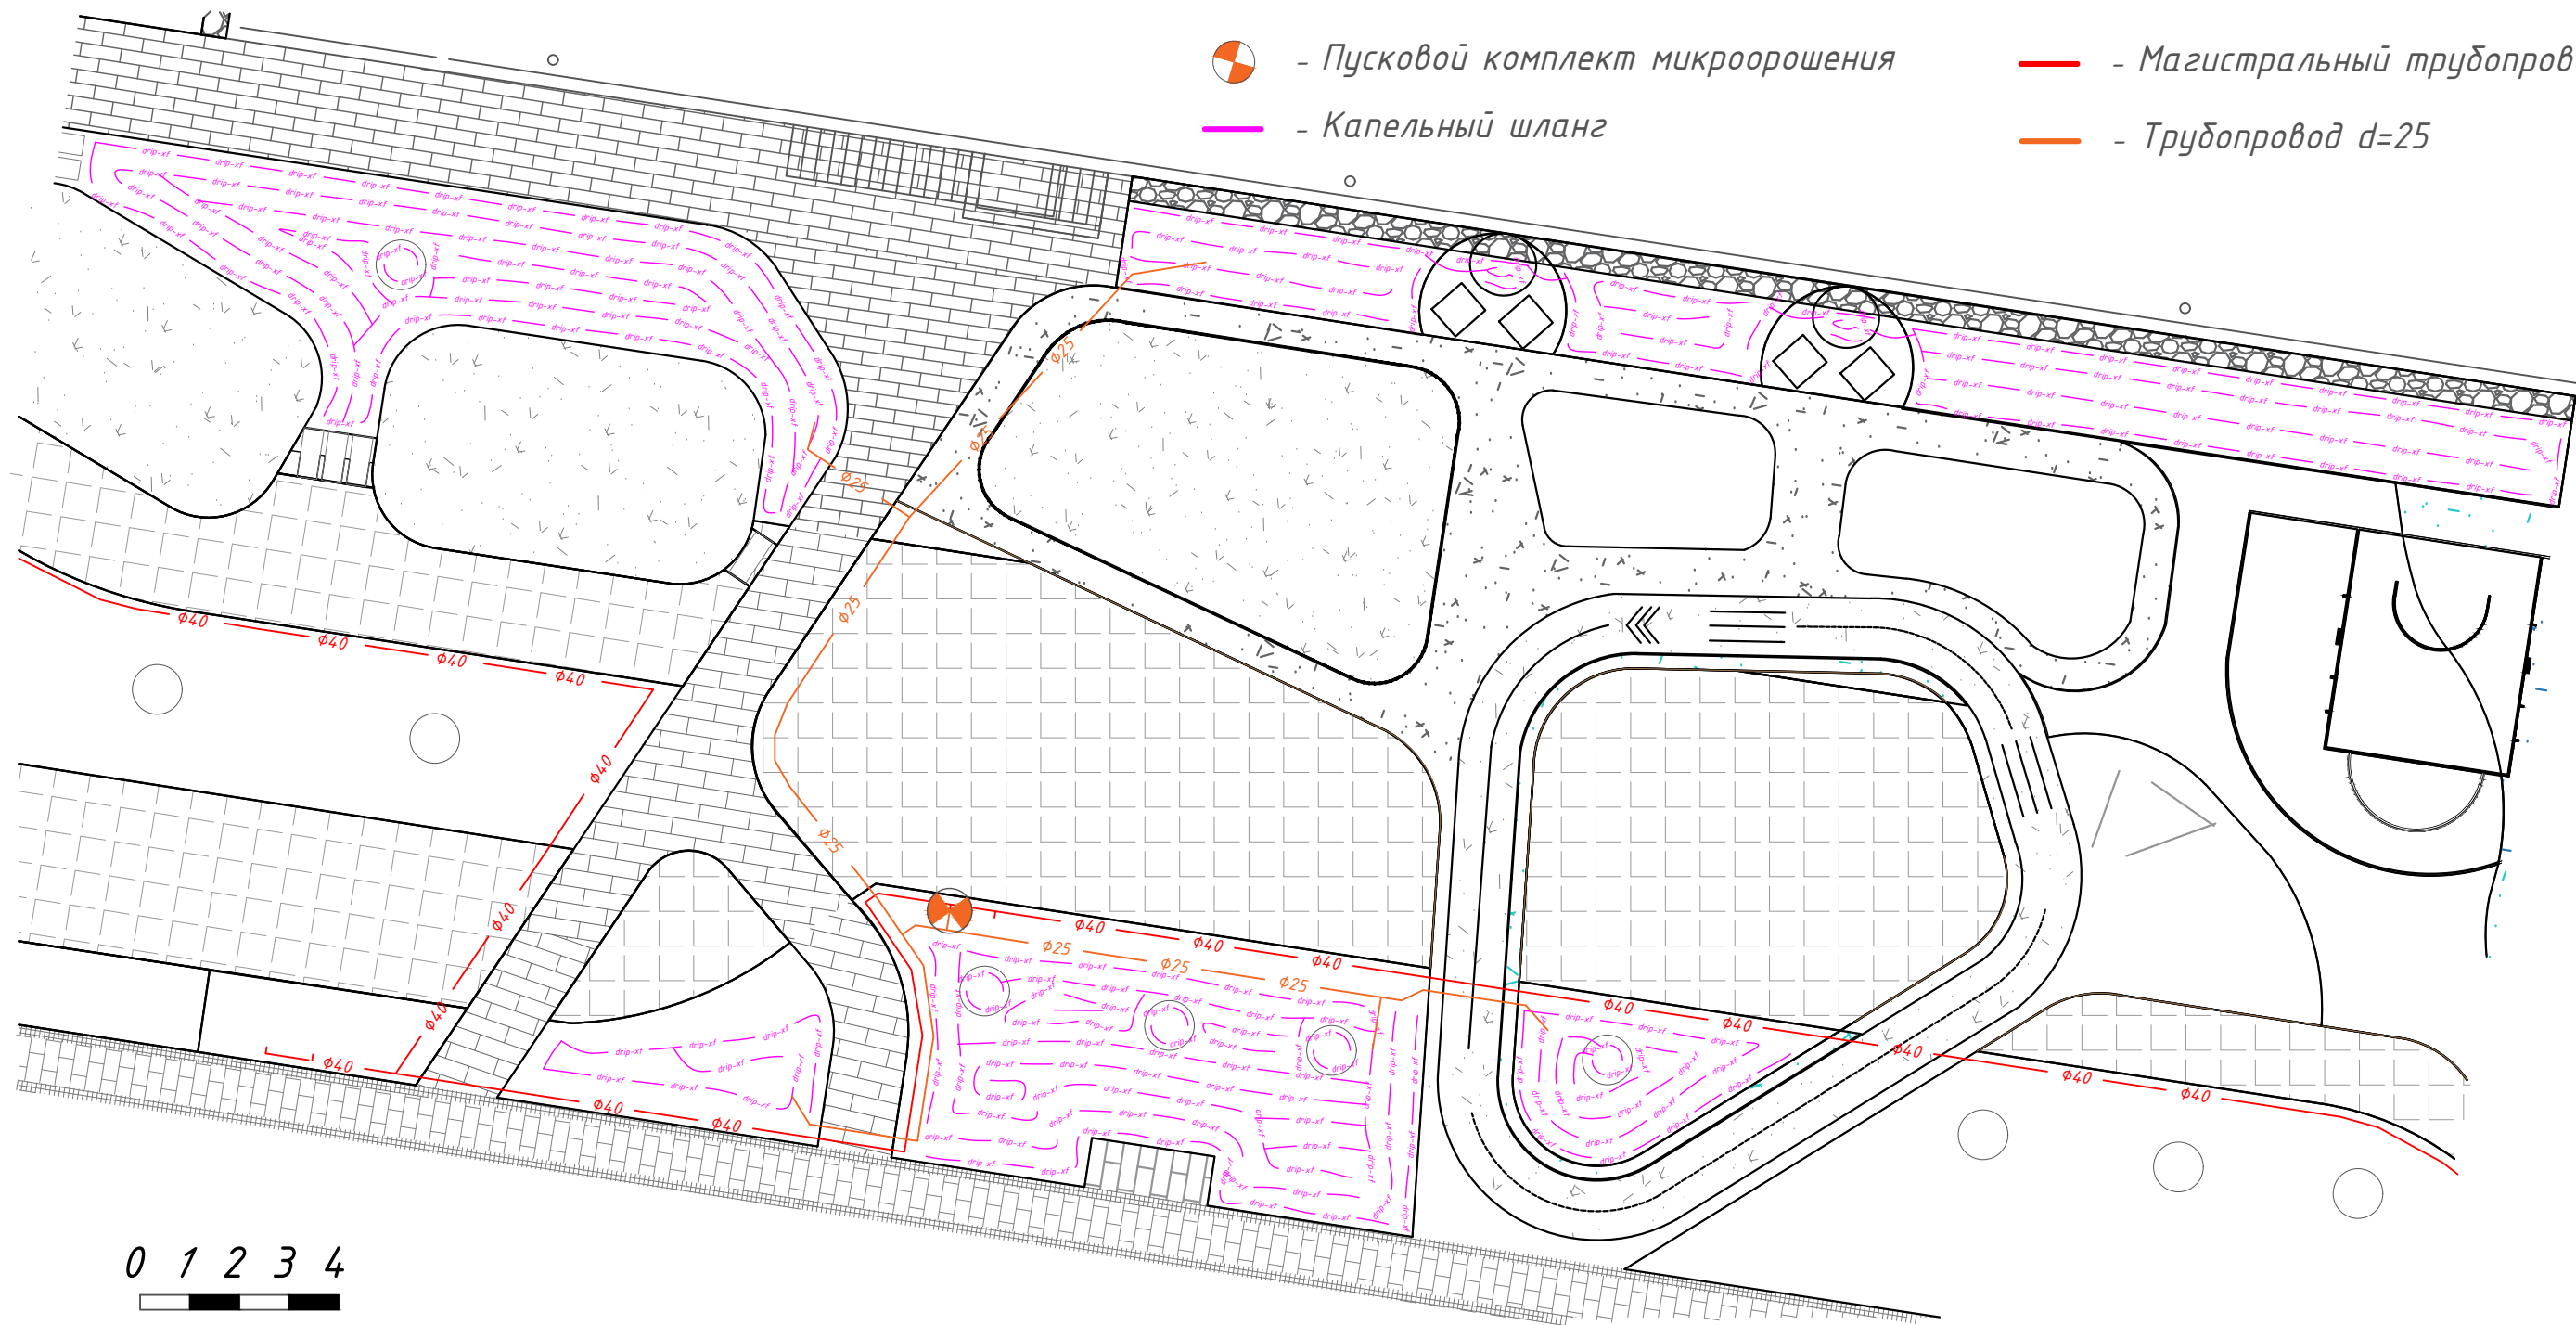

0 1 2 3 4


						30-21-00-ГП			
						Жилой район в границах улиц Тимофея Кармацкого-Мельникайте и берега реки Тура в г.Тюмени. 2 очередь строительства. Участок 72:73:111001:1733. Многоквартирный жилой дом ГП-7 с встроенно-пристроенным паркингом. Многоквартирный жилой дом ГП-8 с встроенно-пристроенным паркингом.			
Изм.	Кол.уч.	Лист	№ док	Погн.	Дата	Проект системы автоматического полива	Стадия	Лист	Листов
Разработал		Налобин Ю.Е.			10.25		РП	29	35
Заказчик		ООО"ДСК ЭНКО"			10.25	ГП-8 Зона полива № 7	ИП Налобин Ю.Е.		

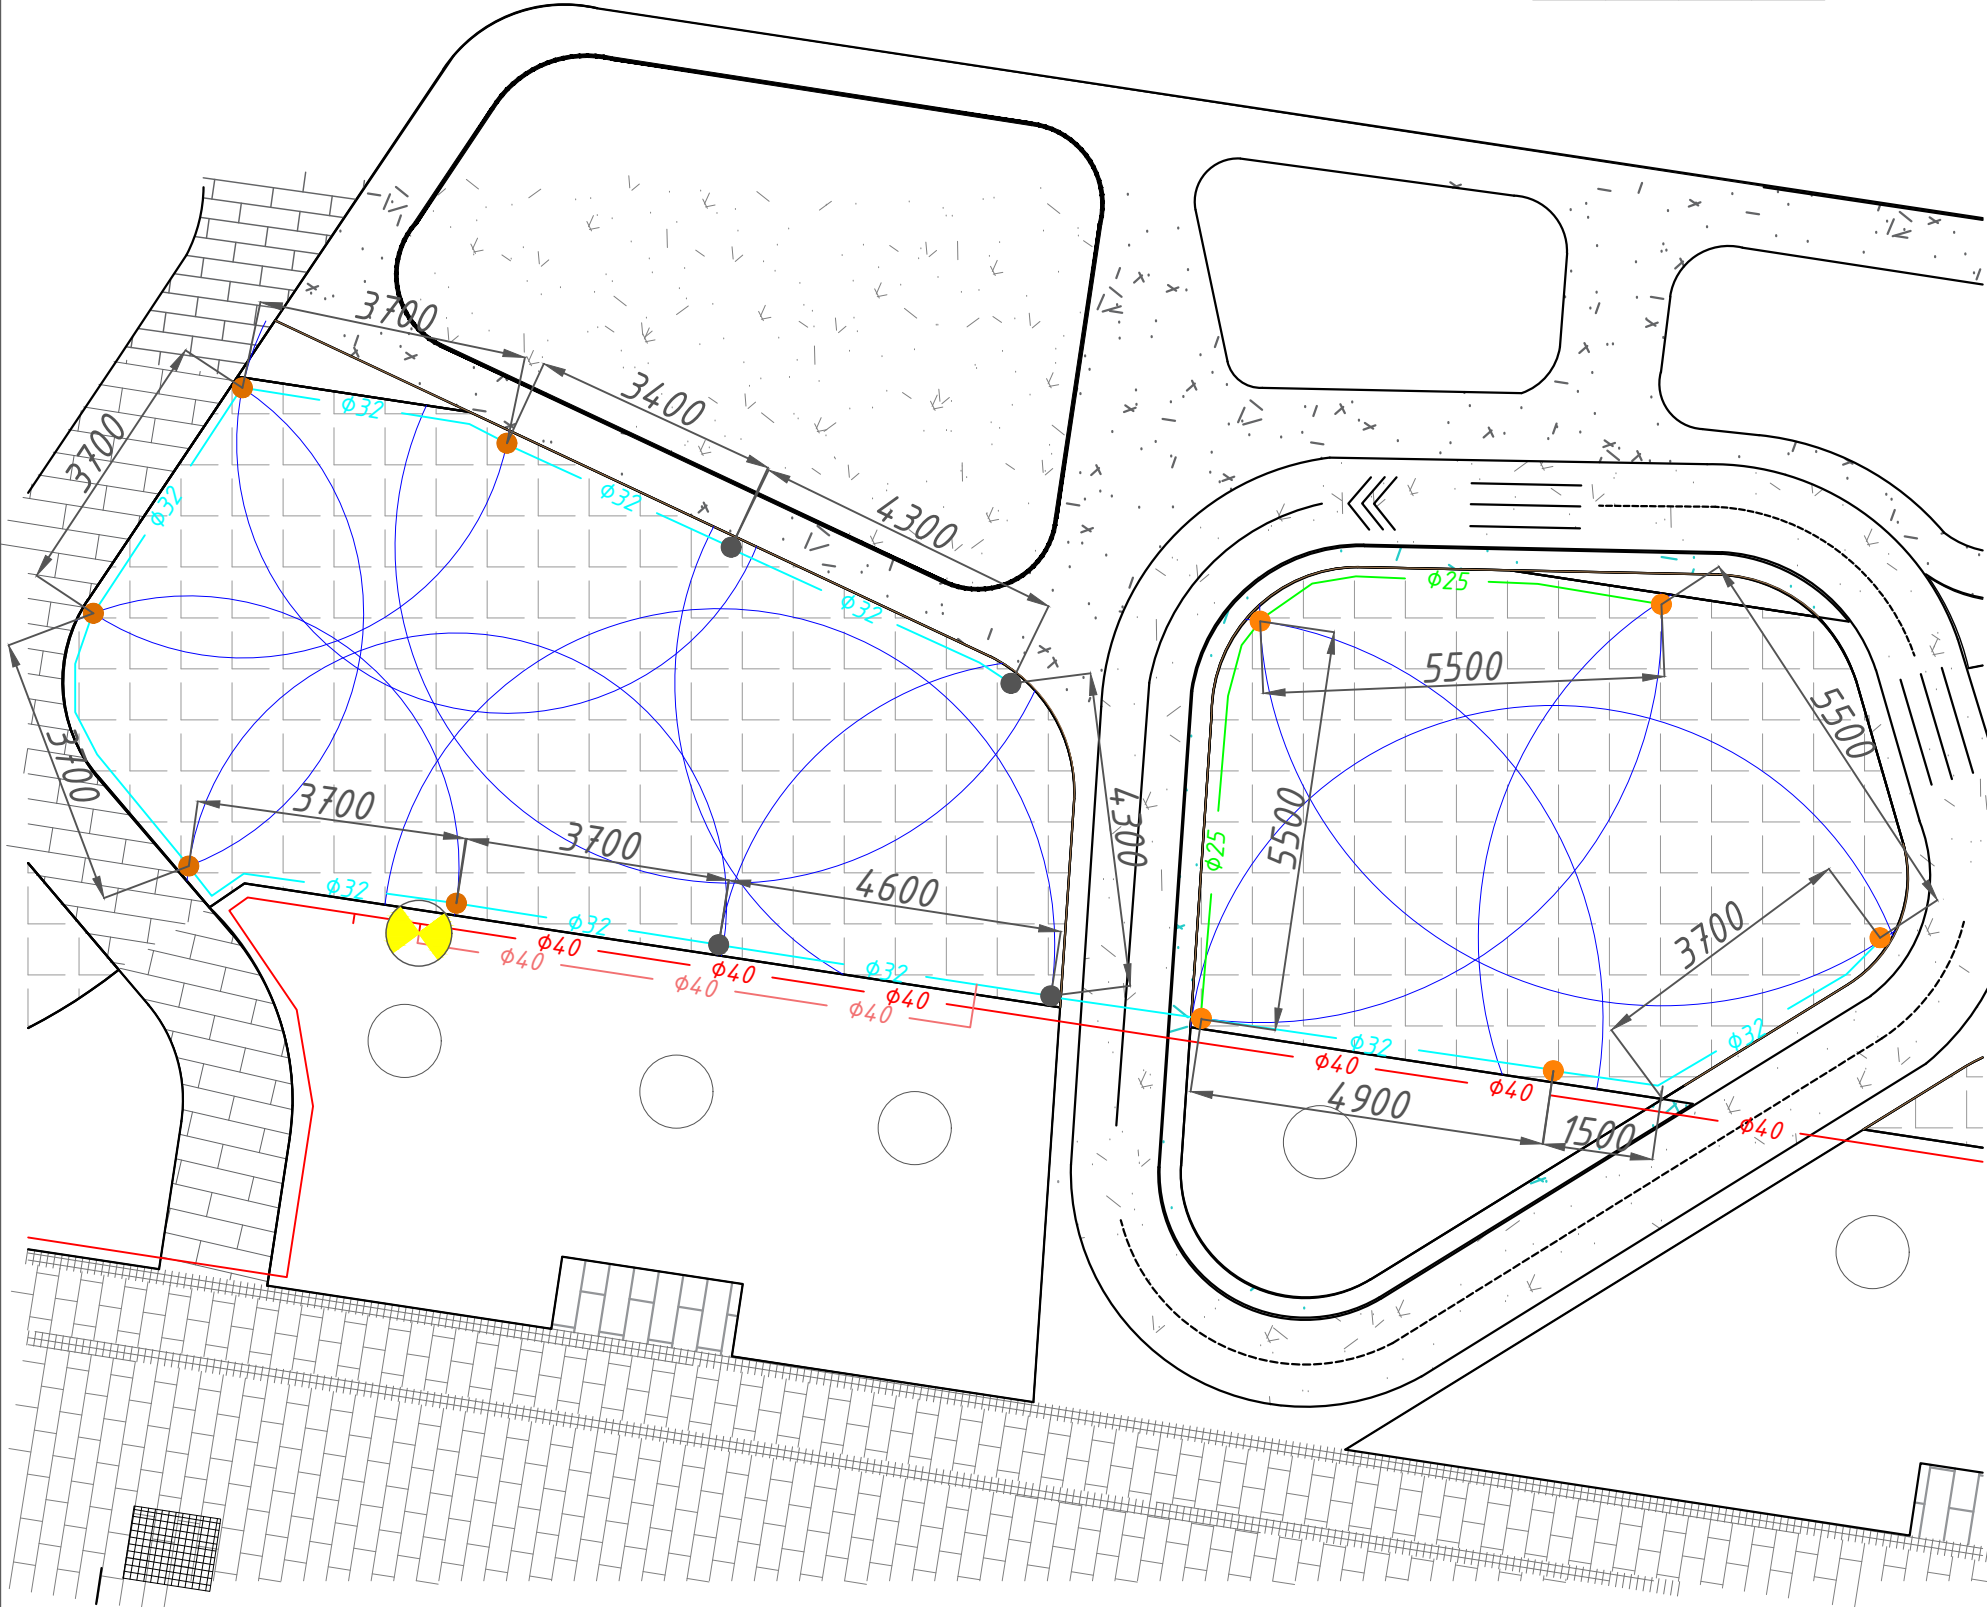

Условные обозначения :

- Распылитель 1804 с форсункой Van 18
- Распылитель 1804 с форсункой He-Van 15
- Распылитель 1804 с форсункой He-Van 12
- Электромагнитный клапан
- Магистральный трубопровод d=40
- Трубопровод d=40
- Трубопровод d=32
- Трубопровод d=25


						30-21-00-ГП			
						Жилой район в границах улиц Тимофея Кармацкого-Мельникайте и берега реки Тура в г.Тюмени. 2 очередь строительства. Участок 72:73:111001:1733. Многоквартирный жилой дом ГП-7 с встроенно-пристроенным паркингом. Многоквартирный жилой дом ГП-8 с встроенно-пристроенным паркингом.			
Изм.	Кол.уч.	Лист	№ док	Подп.	Дата	Проект системы автоматического полива	Стадия	Лист	Листов
Разработал		Налобин Ю.Е.			10.25		РП	30	35
Заказчик		ООО"ДСК ЭНКО"			10.25	ГП-8 Зона полива № 8	ИП Налобин Ю.Е.		

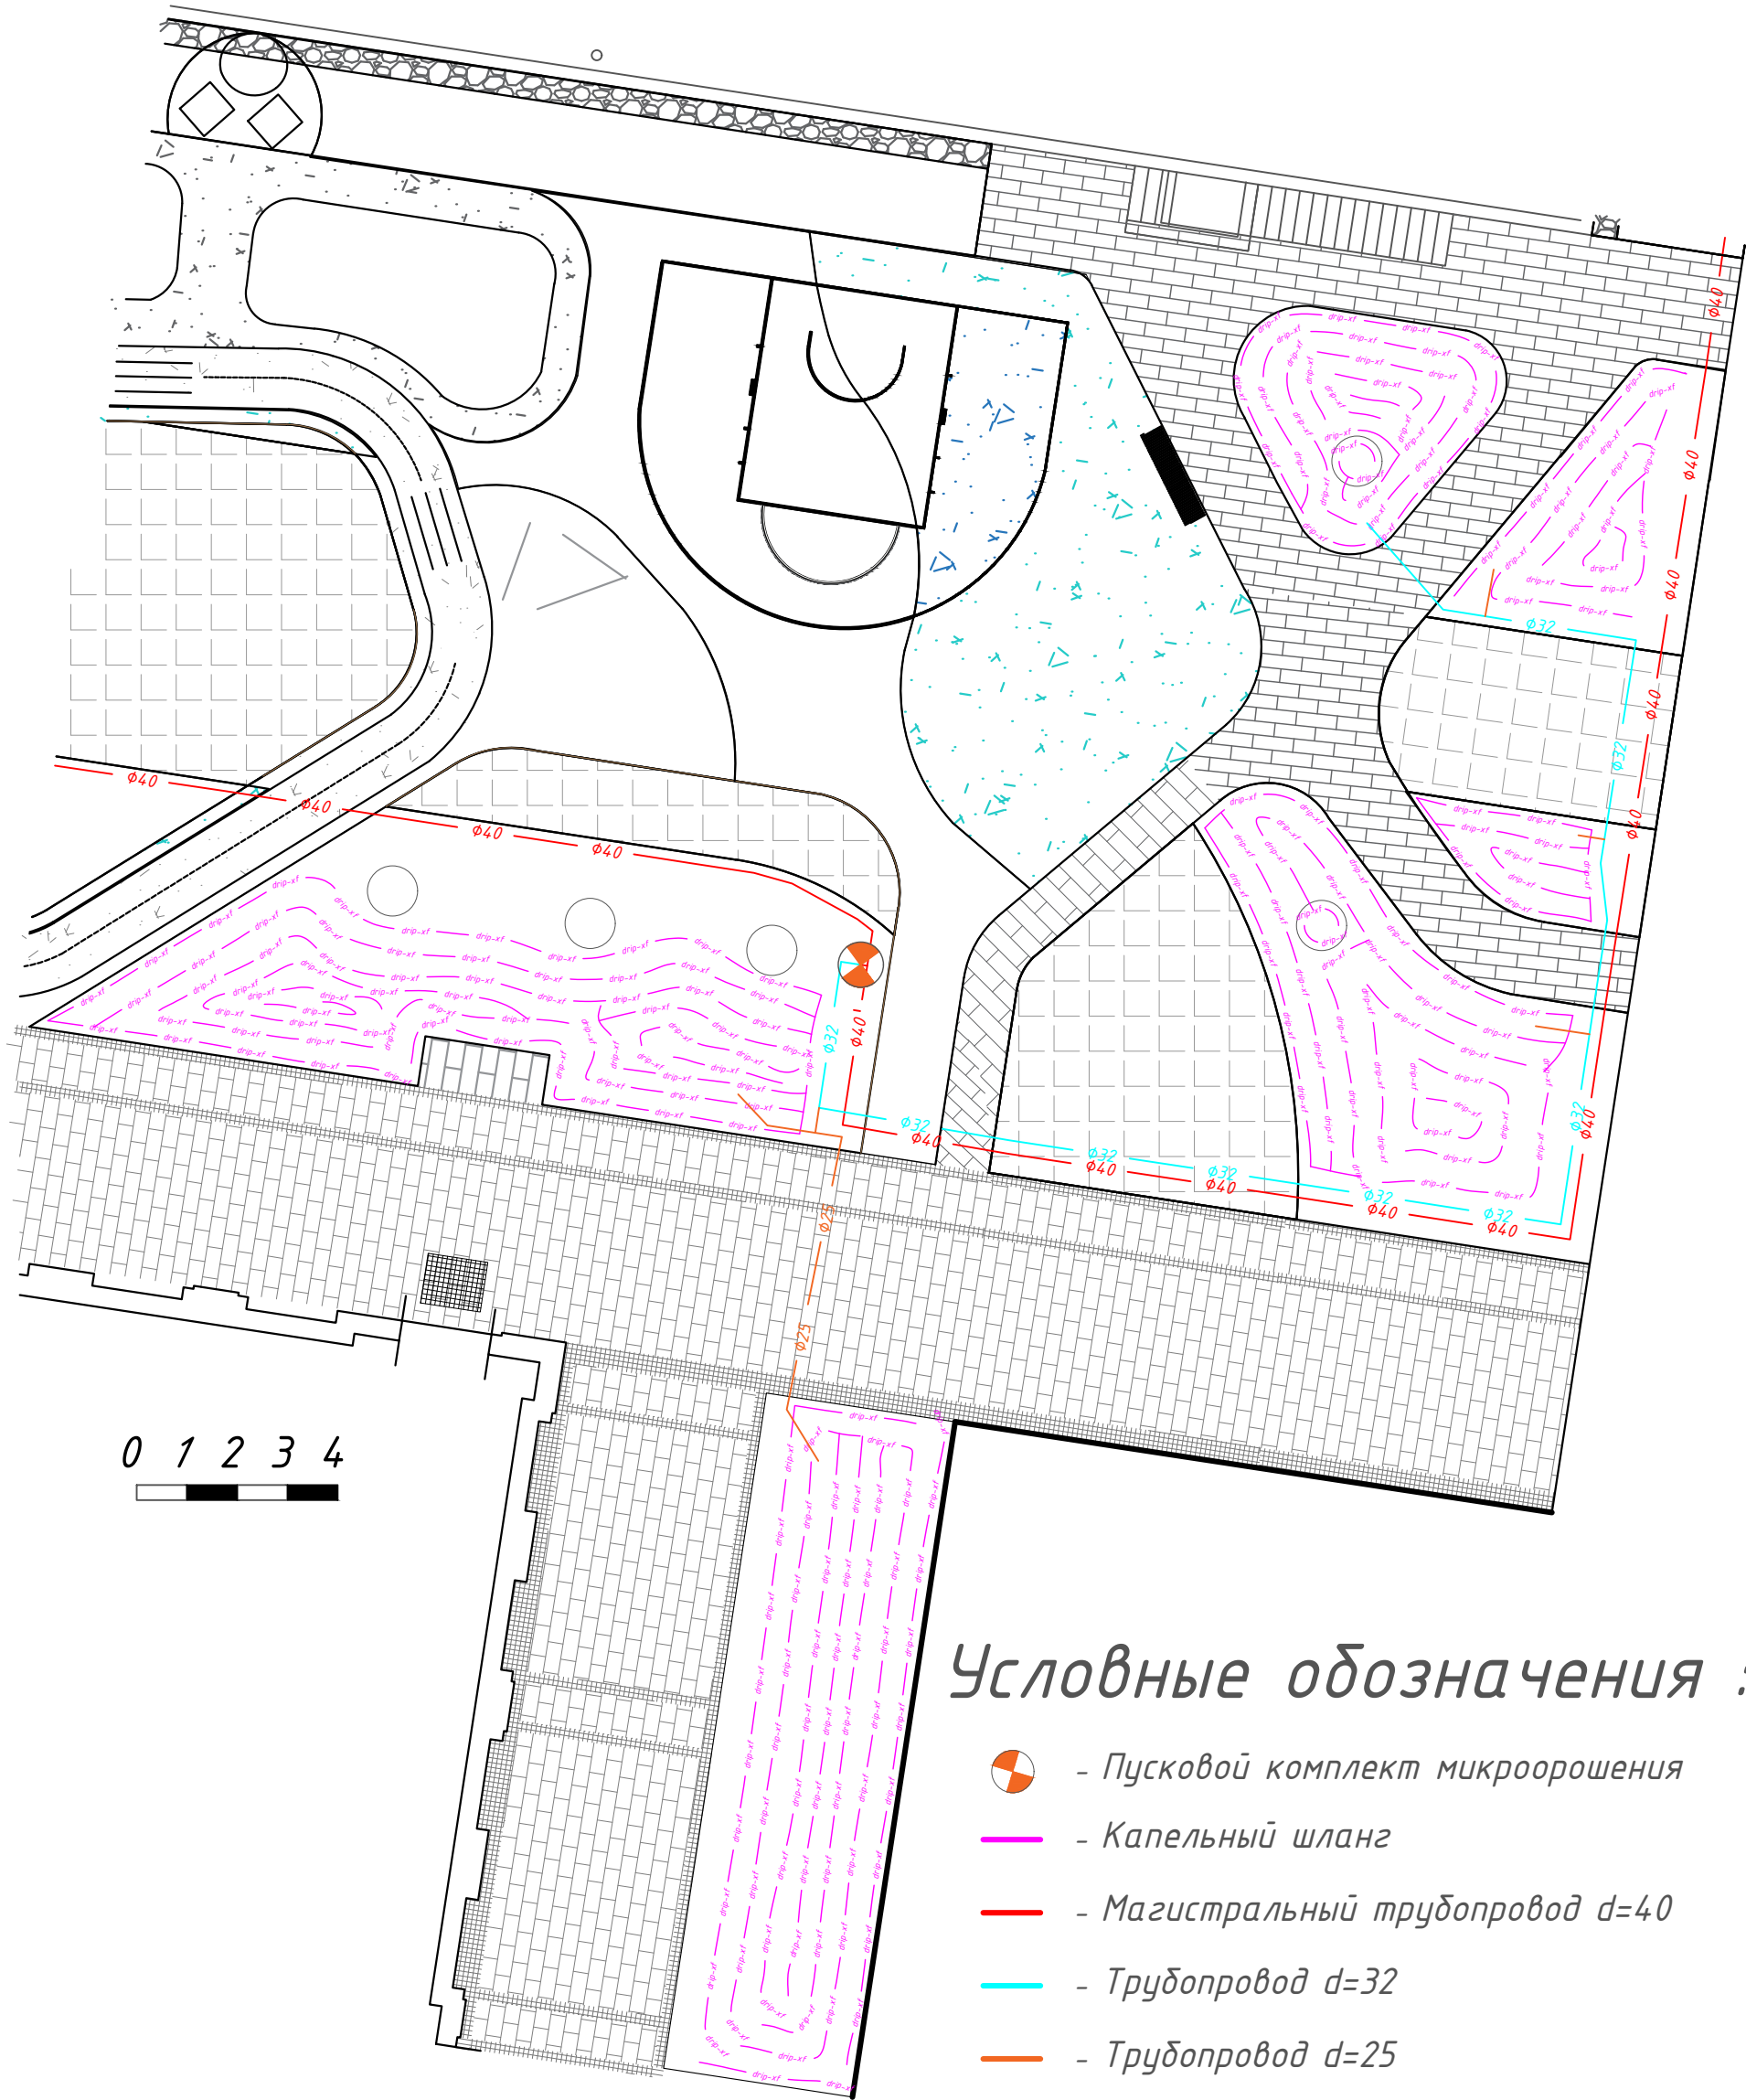

Примечания:

1) Зоны полива ГП8.№9 и ГП8.№12 подключаются на одну жилу кабеля.

						30-21-00-ГП			
						Жилой район в границах улиц Тимофея Кармацкого-Мельникайте и берега реки Тура в г.Тюмени. 2 очередь строительства. Участок 72:73:111001:1733. Многоквартирный жилой дом ГП-7 с встроенно-пристроенным паркингом. Многоквартирный жилой дом ГП-8 с встроенно-пристроенным паркингом.			
Изм.	Кол.уч.	Лист	№ док	Подп.	Дата	Проект системы автоматического полива	Стадия	Лист	Листов
Разработал		Налобин Ю.Е.			10.25		РП	31	35
Заказчик		ООО"ДСК ЭНКО"			10.25	ГП-8 Зона полива № 9	ИП Налобин Ю.Е.		

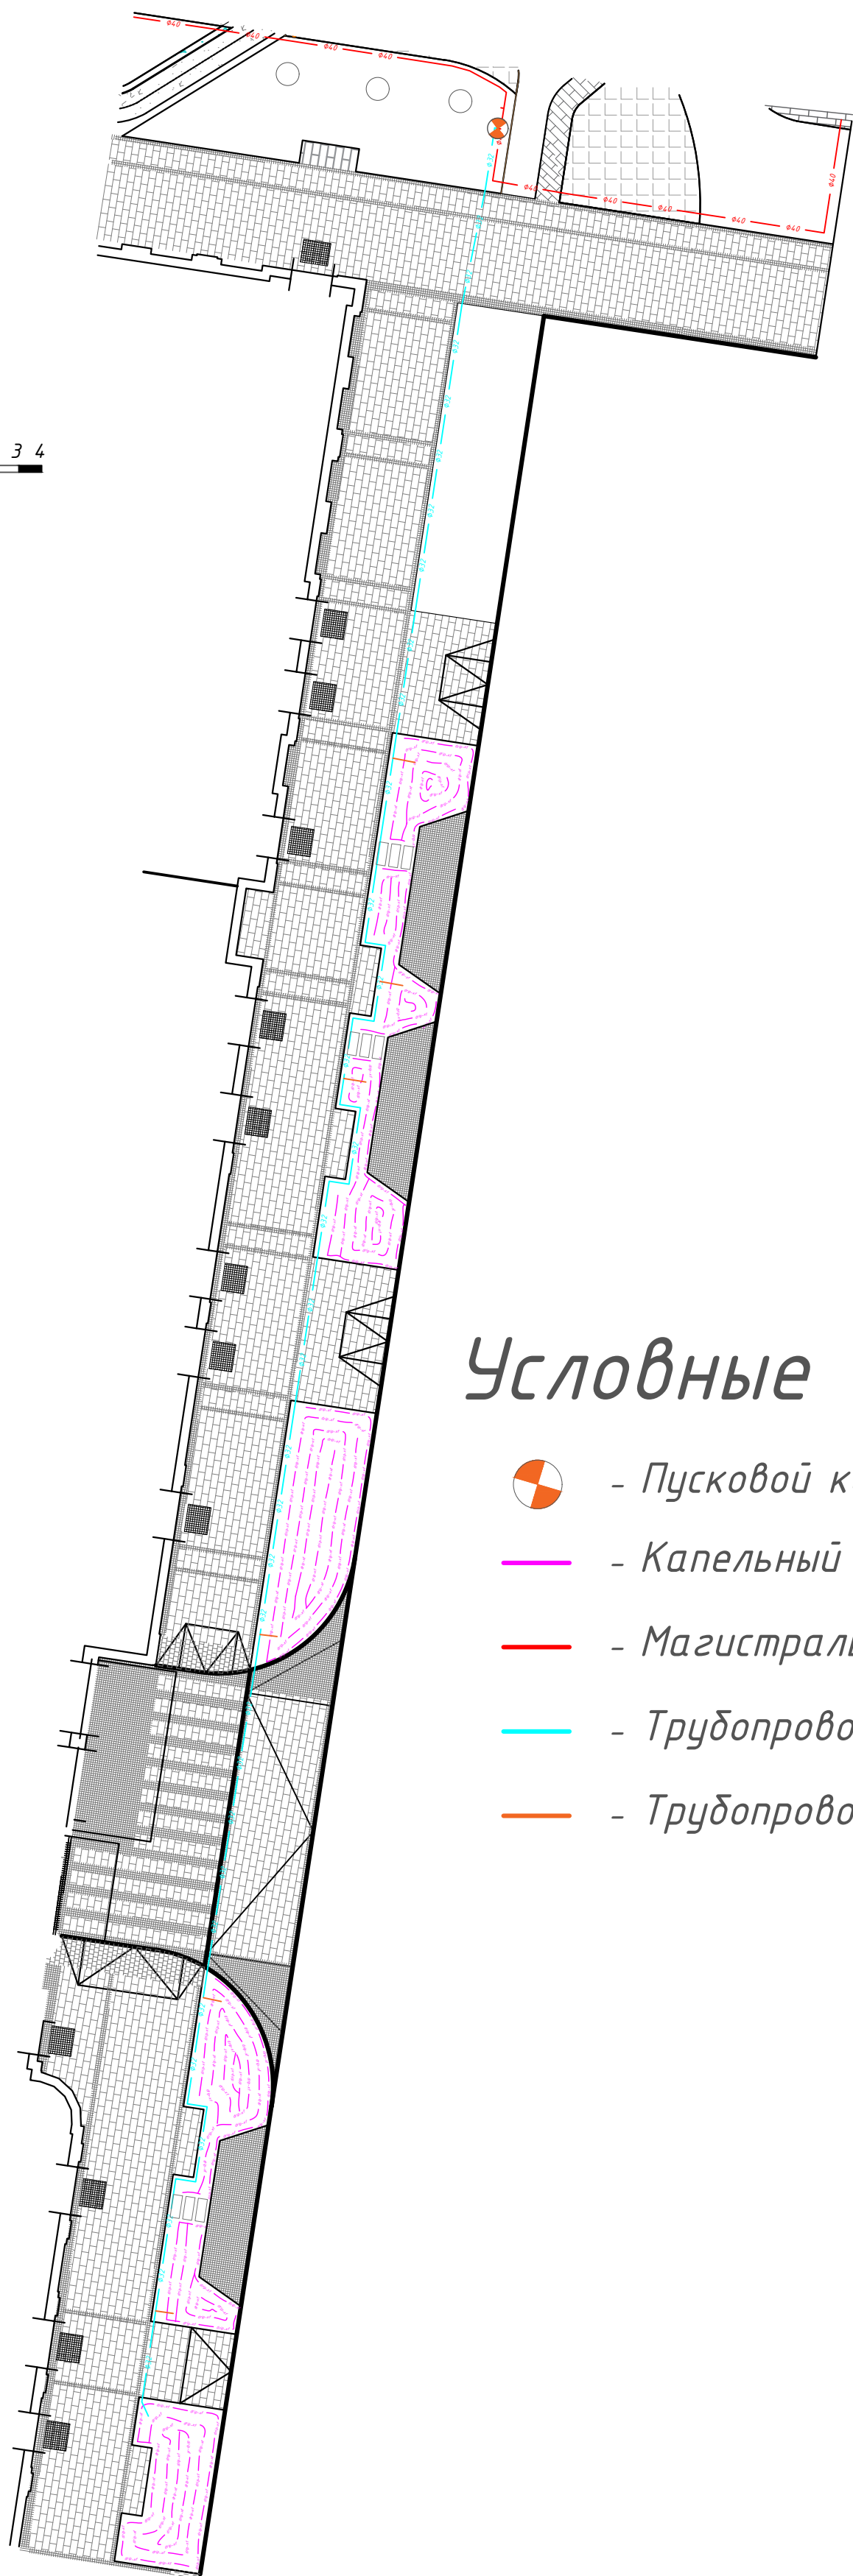


Условные обозначения :

-  - Пусковой комплект микроорошения
-  - Капельный шланг
-  - Магистральный трубопровод d=40
-  - Трубопровод d=32
-  - Трубопровод d=25


						30-21-00-ГП			
						Жилой район в границах улиц Тимофея Кармацкого-Мельникайте и берега реки Тура в г.Тюмени. 2 очередь строительства. Участок 72:73:111001:1733. Многоквартирный жилой дом ГП-7 с встроенно-пристроенным паркингом. Многоквартирный жилой дом ГП-8 с встроенно-пристроенным паркингом.			
Изм.	Кол.уч.	Лист	№ док	Подп.	Дата	Проект системы автоматического полива	Стадия	Лист	Листов
Разработал		Налобин Ю.Е.			10.25		РП	32	35
Заказчик		ООО"ДСК ЭНКО"			10.25	ГП-8 Зона полива № 10	ИП Налобин Ю.Е.		

Условные обозначения :

- - Распылитель 1804 с форсункой He-Van 15
- - Распылитель 1804 с форсункой He-Van 12
- - Распылитель 1804 с форсункой He-Van 8
- - Электромагнитный клапан
- - Магистральный трубопровод d=40
- - Трубопровод d=40
- - Трубопровод d=32
- - Трубопровод d=25

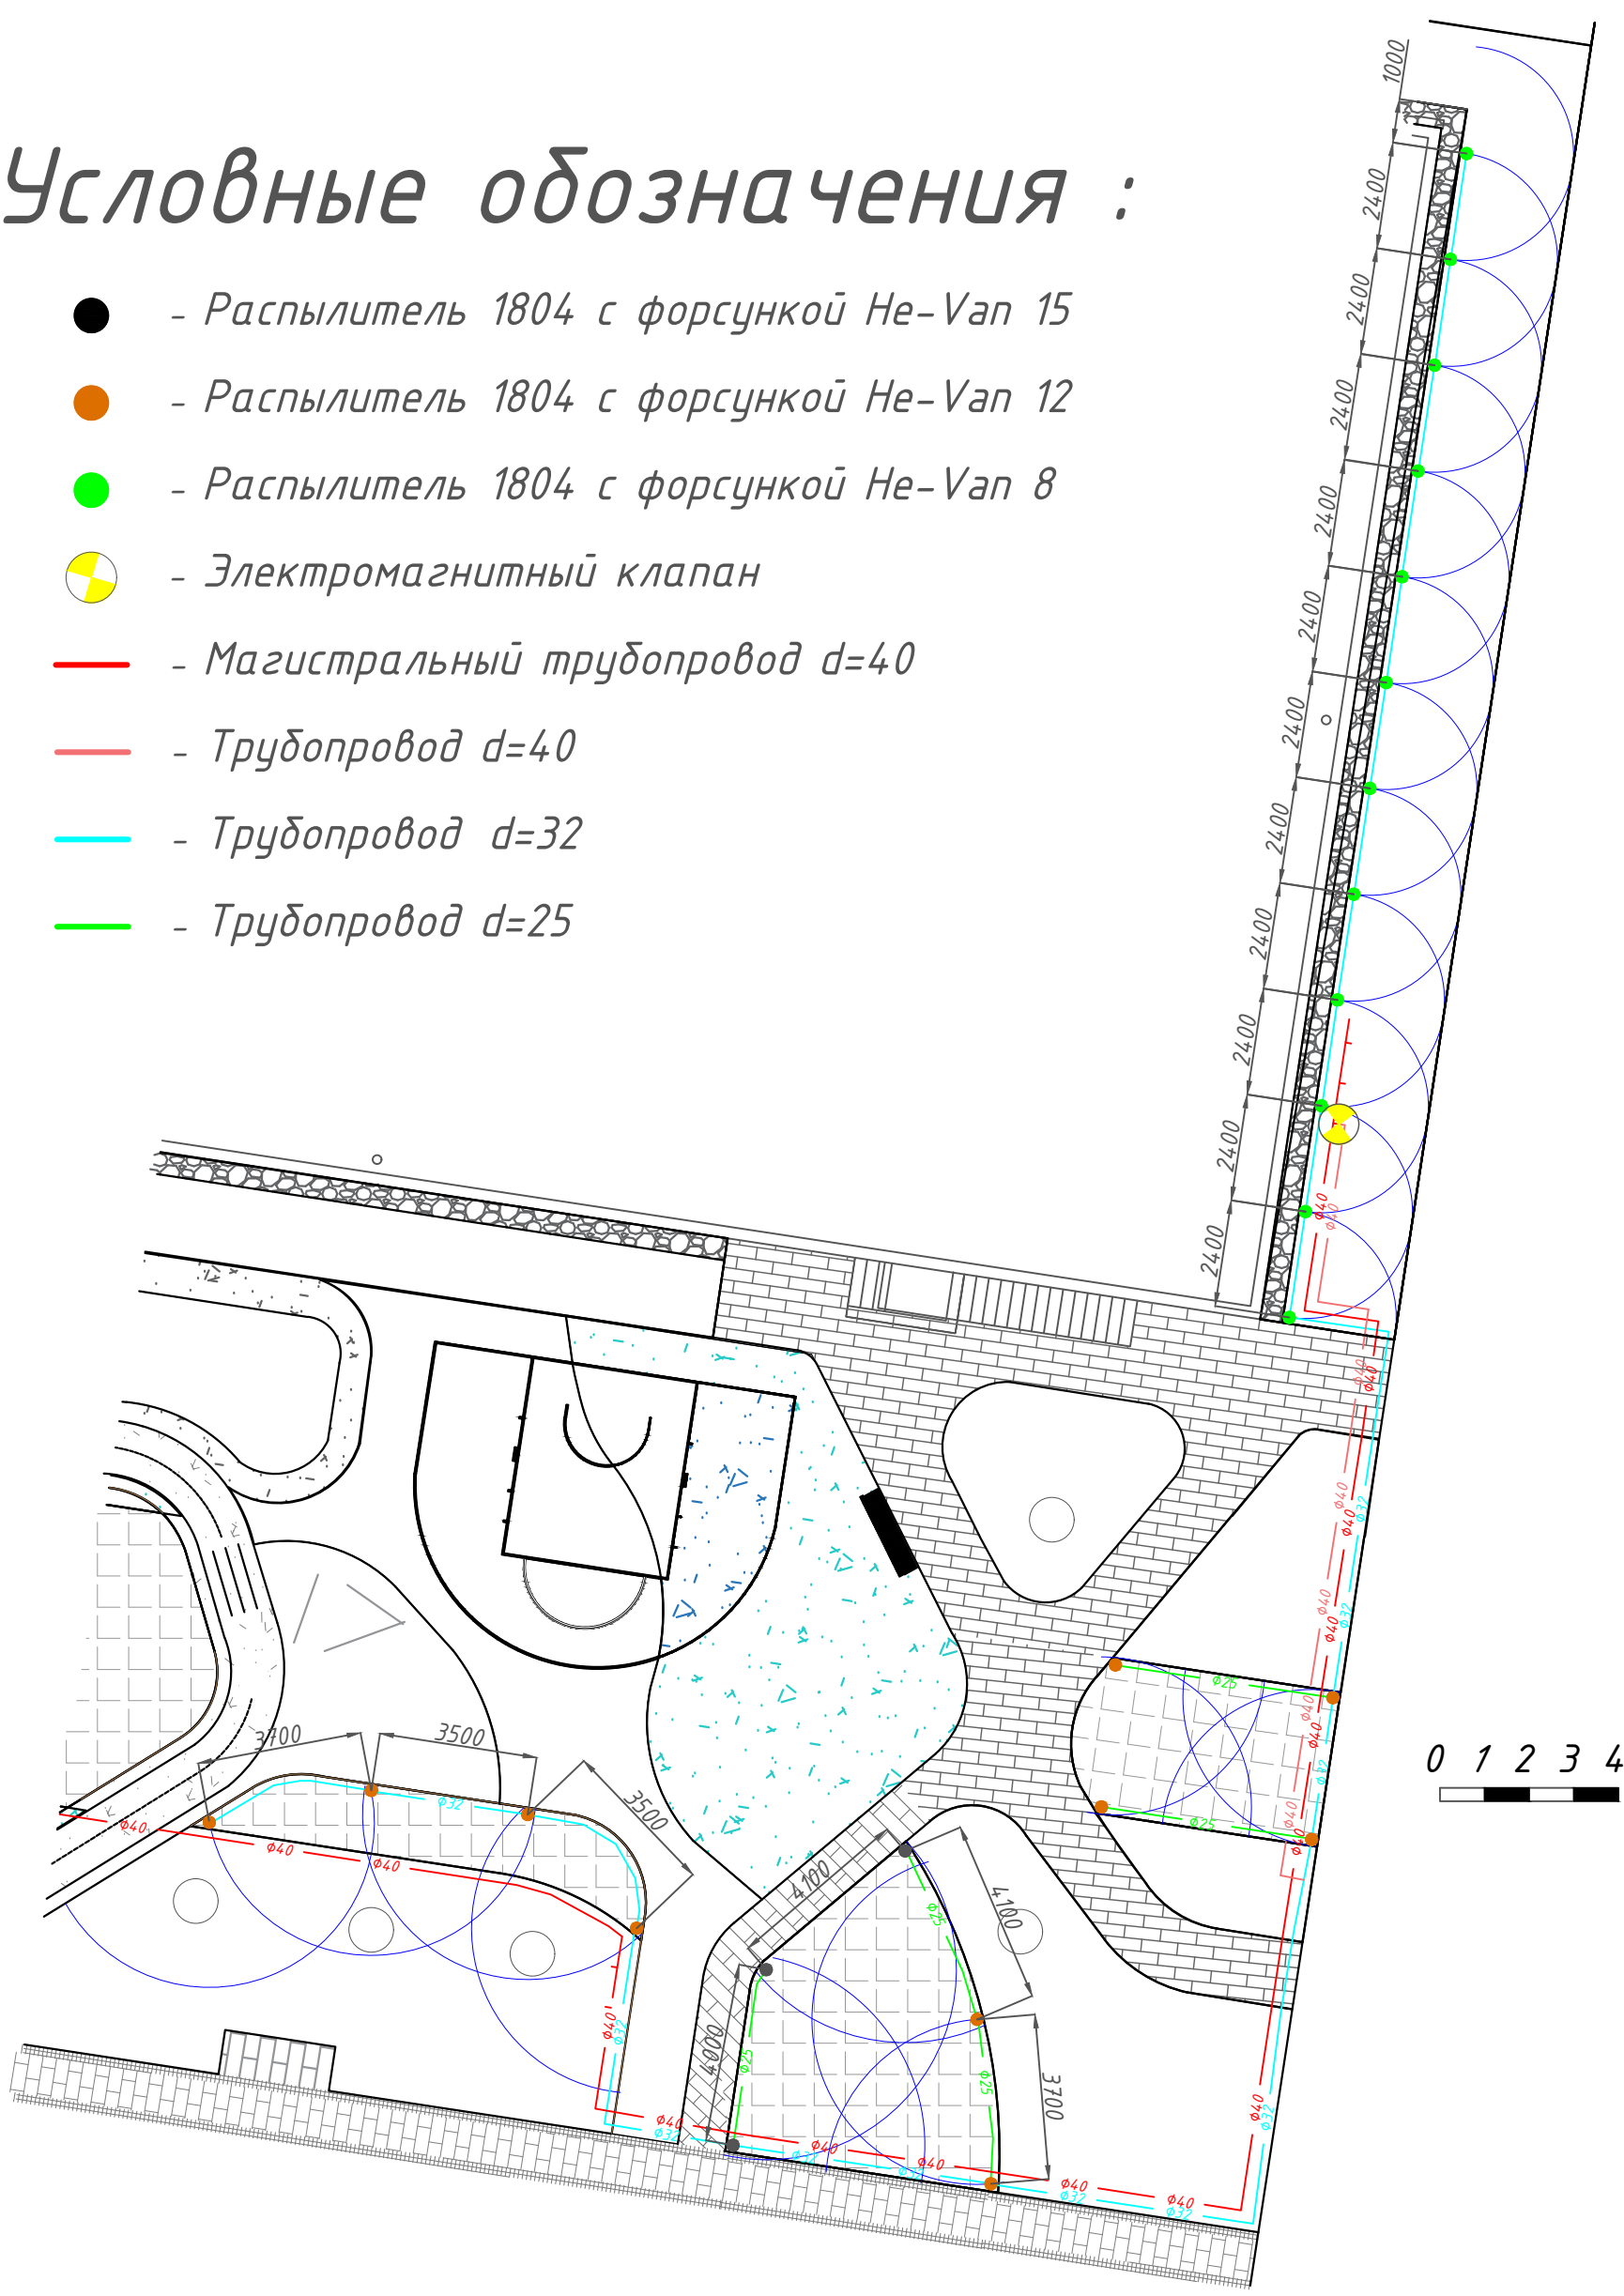

						30-21-00-ГП			
						Жилой район в границах улиц Тимофея Кармацкого-Мельникайте и берега реки Тура в г.Тюмени. 2 очередь строительства. Участок 72:73:111001:1733. Многоквартирный жилой дом ГП-7 с встроенно-пристроенным паркингом. Многоквартирный жилой дом ГП-8 с встроенно-пристроенным паркингом.			
Изм.	Кол.уч.	Лист	№ док	Подп.	Дата	Проект системы автоматического полива	Стадия	Лист	Листов
Разработал		Налобин Ю.Е.			10.25		РП	33	35
Заказчик		ООО"ДСК ЭНКО"			10.25	ГП-8 Зона полива № 11	ИП Налобин Ю.Е.		

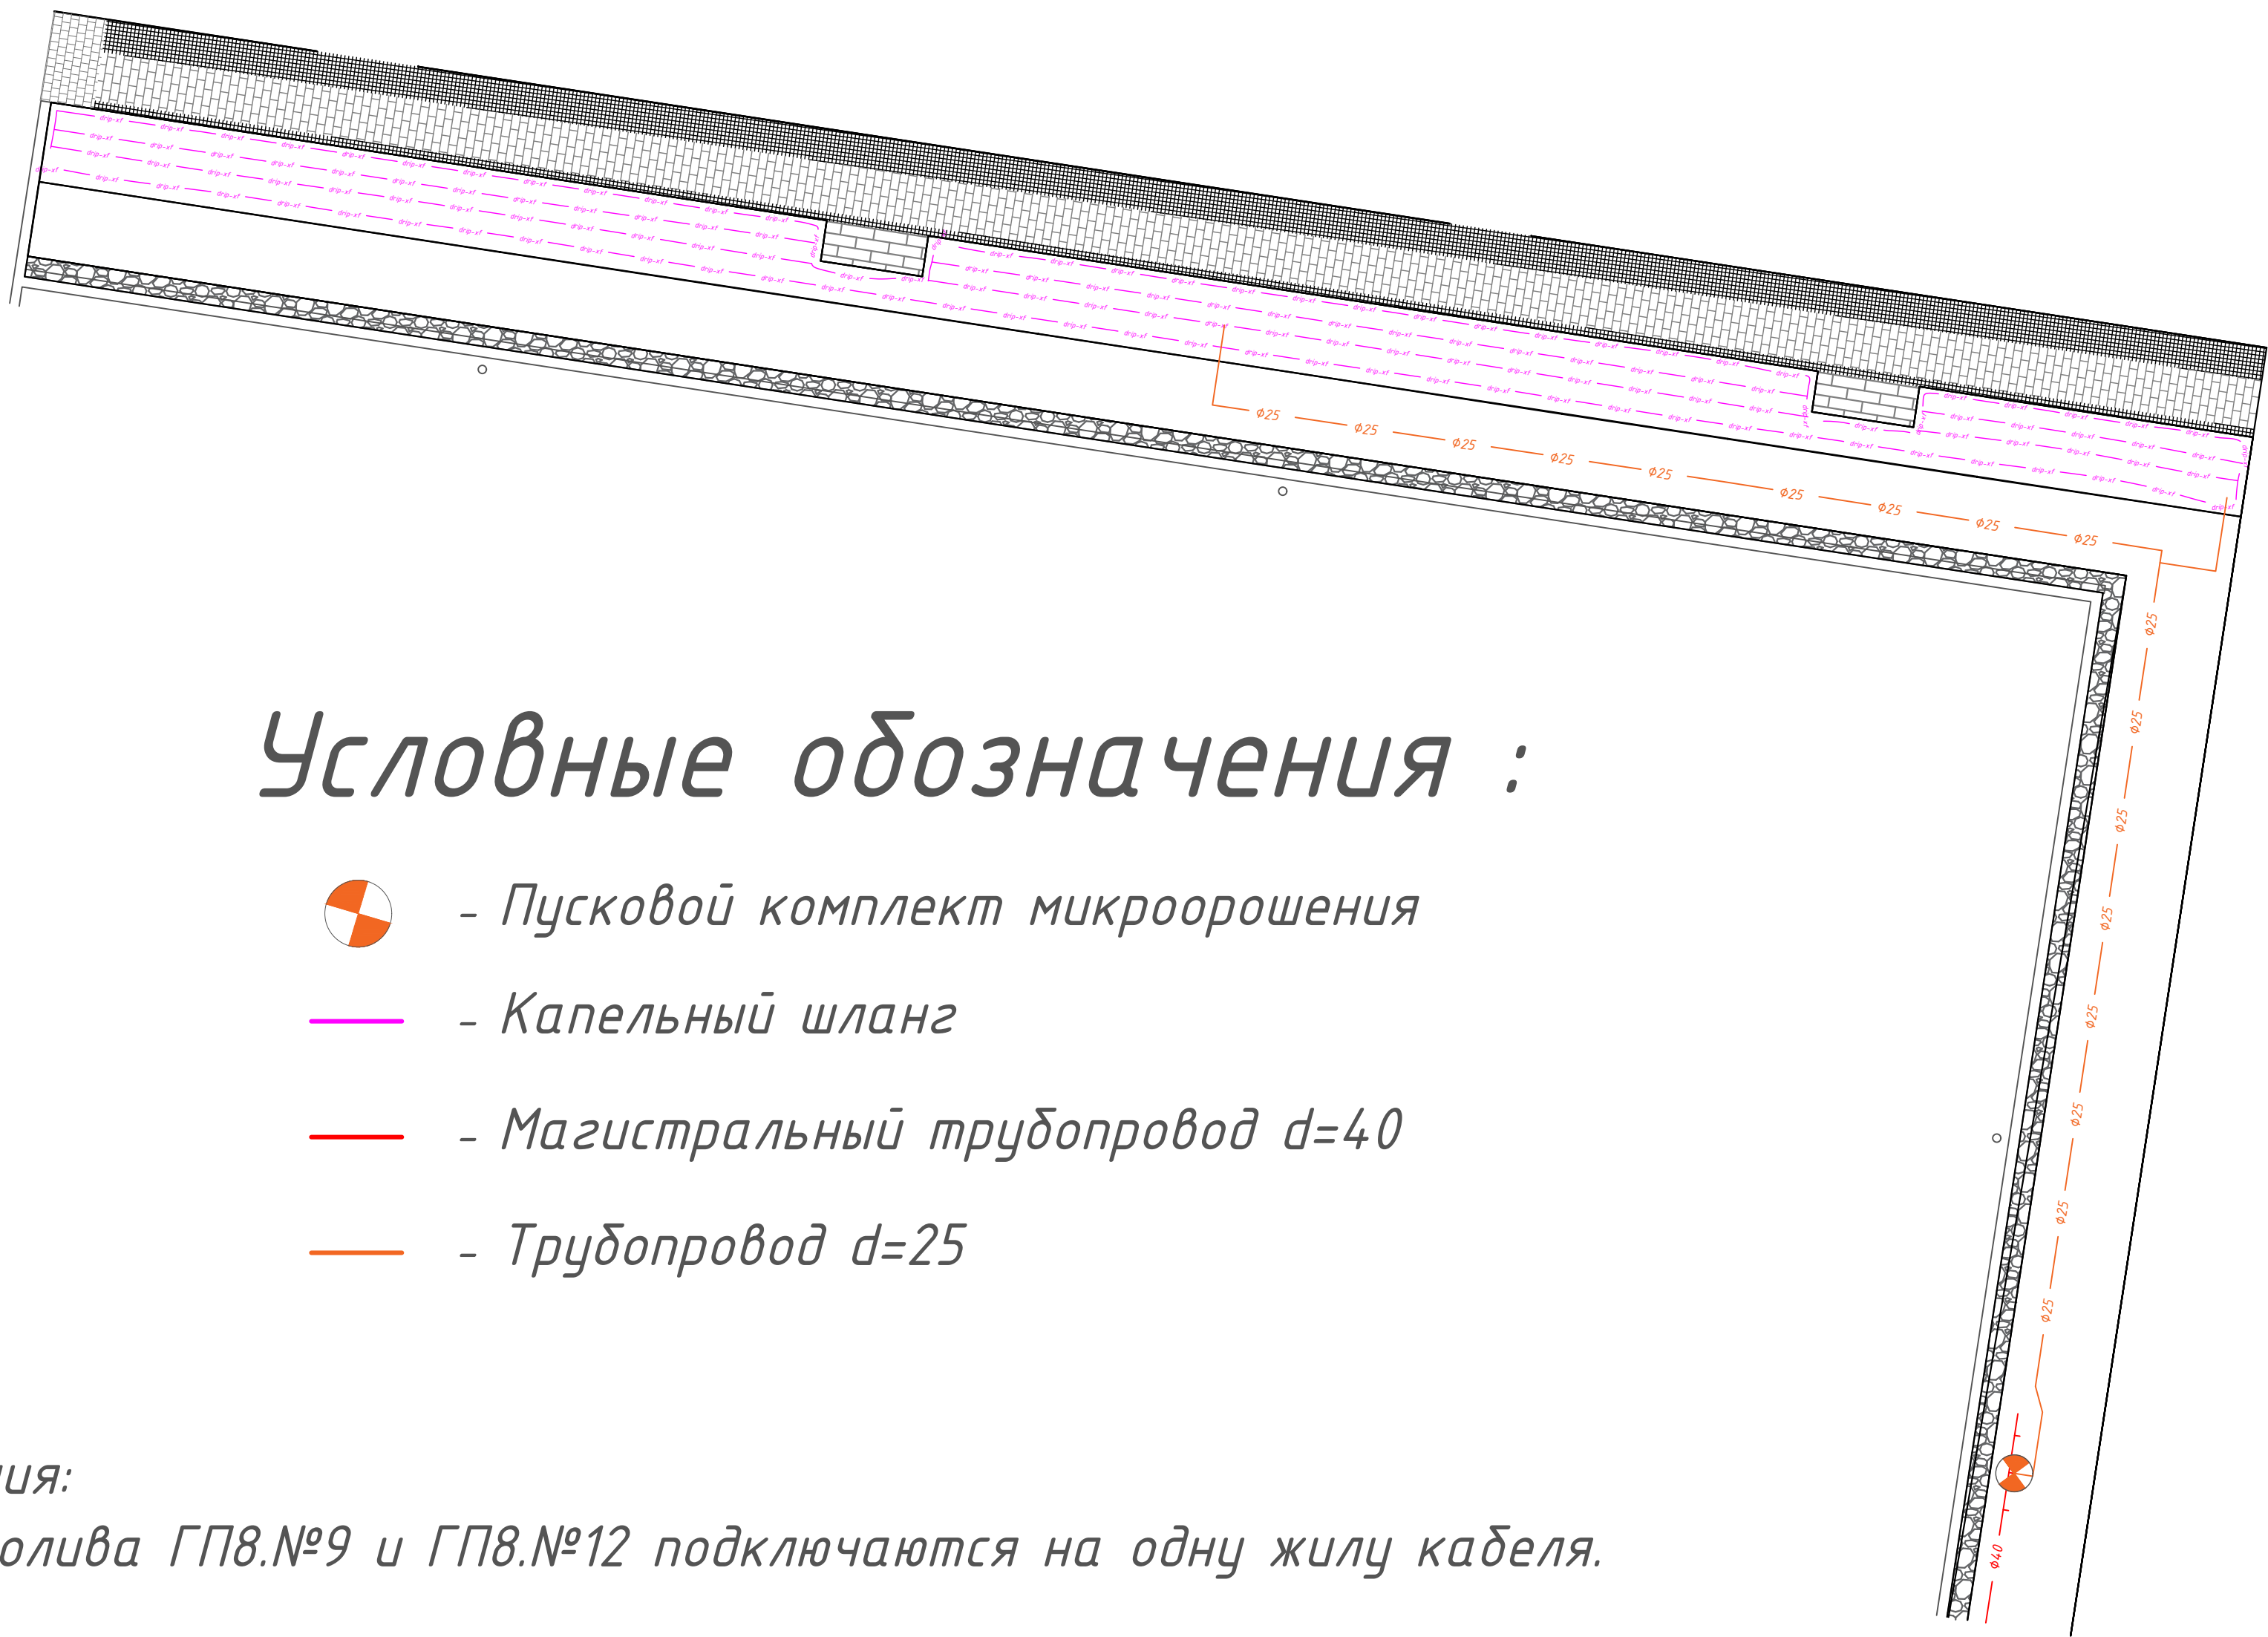


Условные обозначения :

-  - Пусковой комплект микроорошения
-  - Капельный шланг
-  - Магистральный трубопровод d=40
-  - Трубопровод d=25

Примечания:

1) Зоны полива ГП8.№9 и ГП8.№12 подключаются на одну жилу кабеля.

						30-21-00-ГП			
						Жилой район в границах улиц Тимофея Кармацкого-Мельникайте и берега реки Тура в г.Тюмени. 2 очередь строительства. Участок 72:73:111001:1733. Многоквартирный жилой дом ГП-7 с встроенно-пристроенным паркингом. Многоквартирный жилой дом ГП-8 с встроенно-пристроенным паркингом.			
Изм.	Кол.уч.	Лист	№ док	Погн.	Дата	Проект системы автоматического полива	Стадия	Лист	Листов
Разработал		Налобин Ю.Е.			10.25		РП	34	35
Заказчик		ООО"ДСК ЭНКО"			10.25				
						ГП-8 Зона полива № 12	ИП Налобин Ю.Е.		

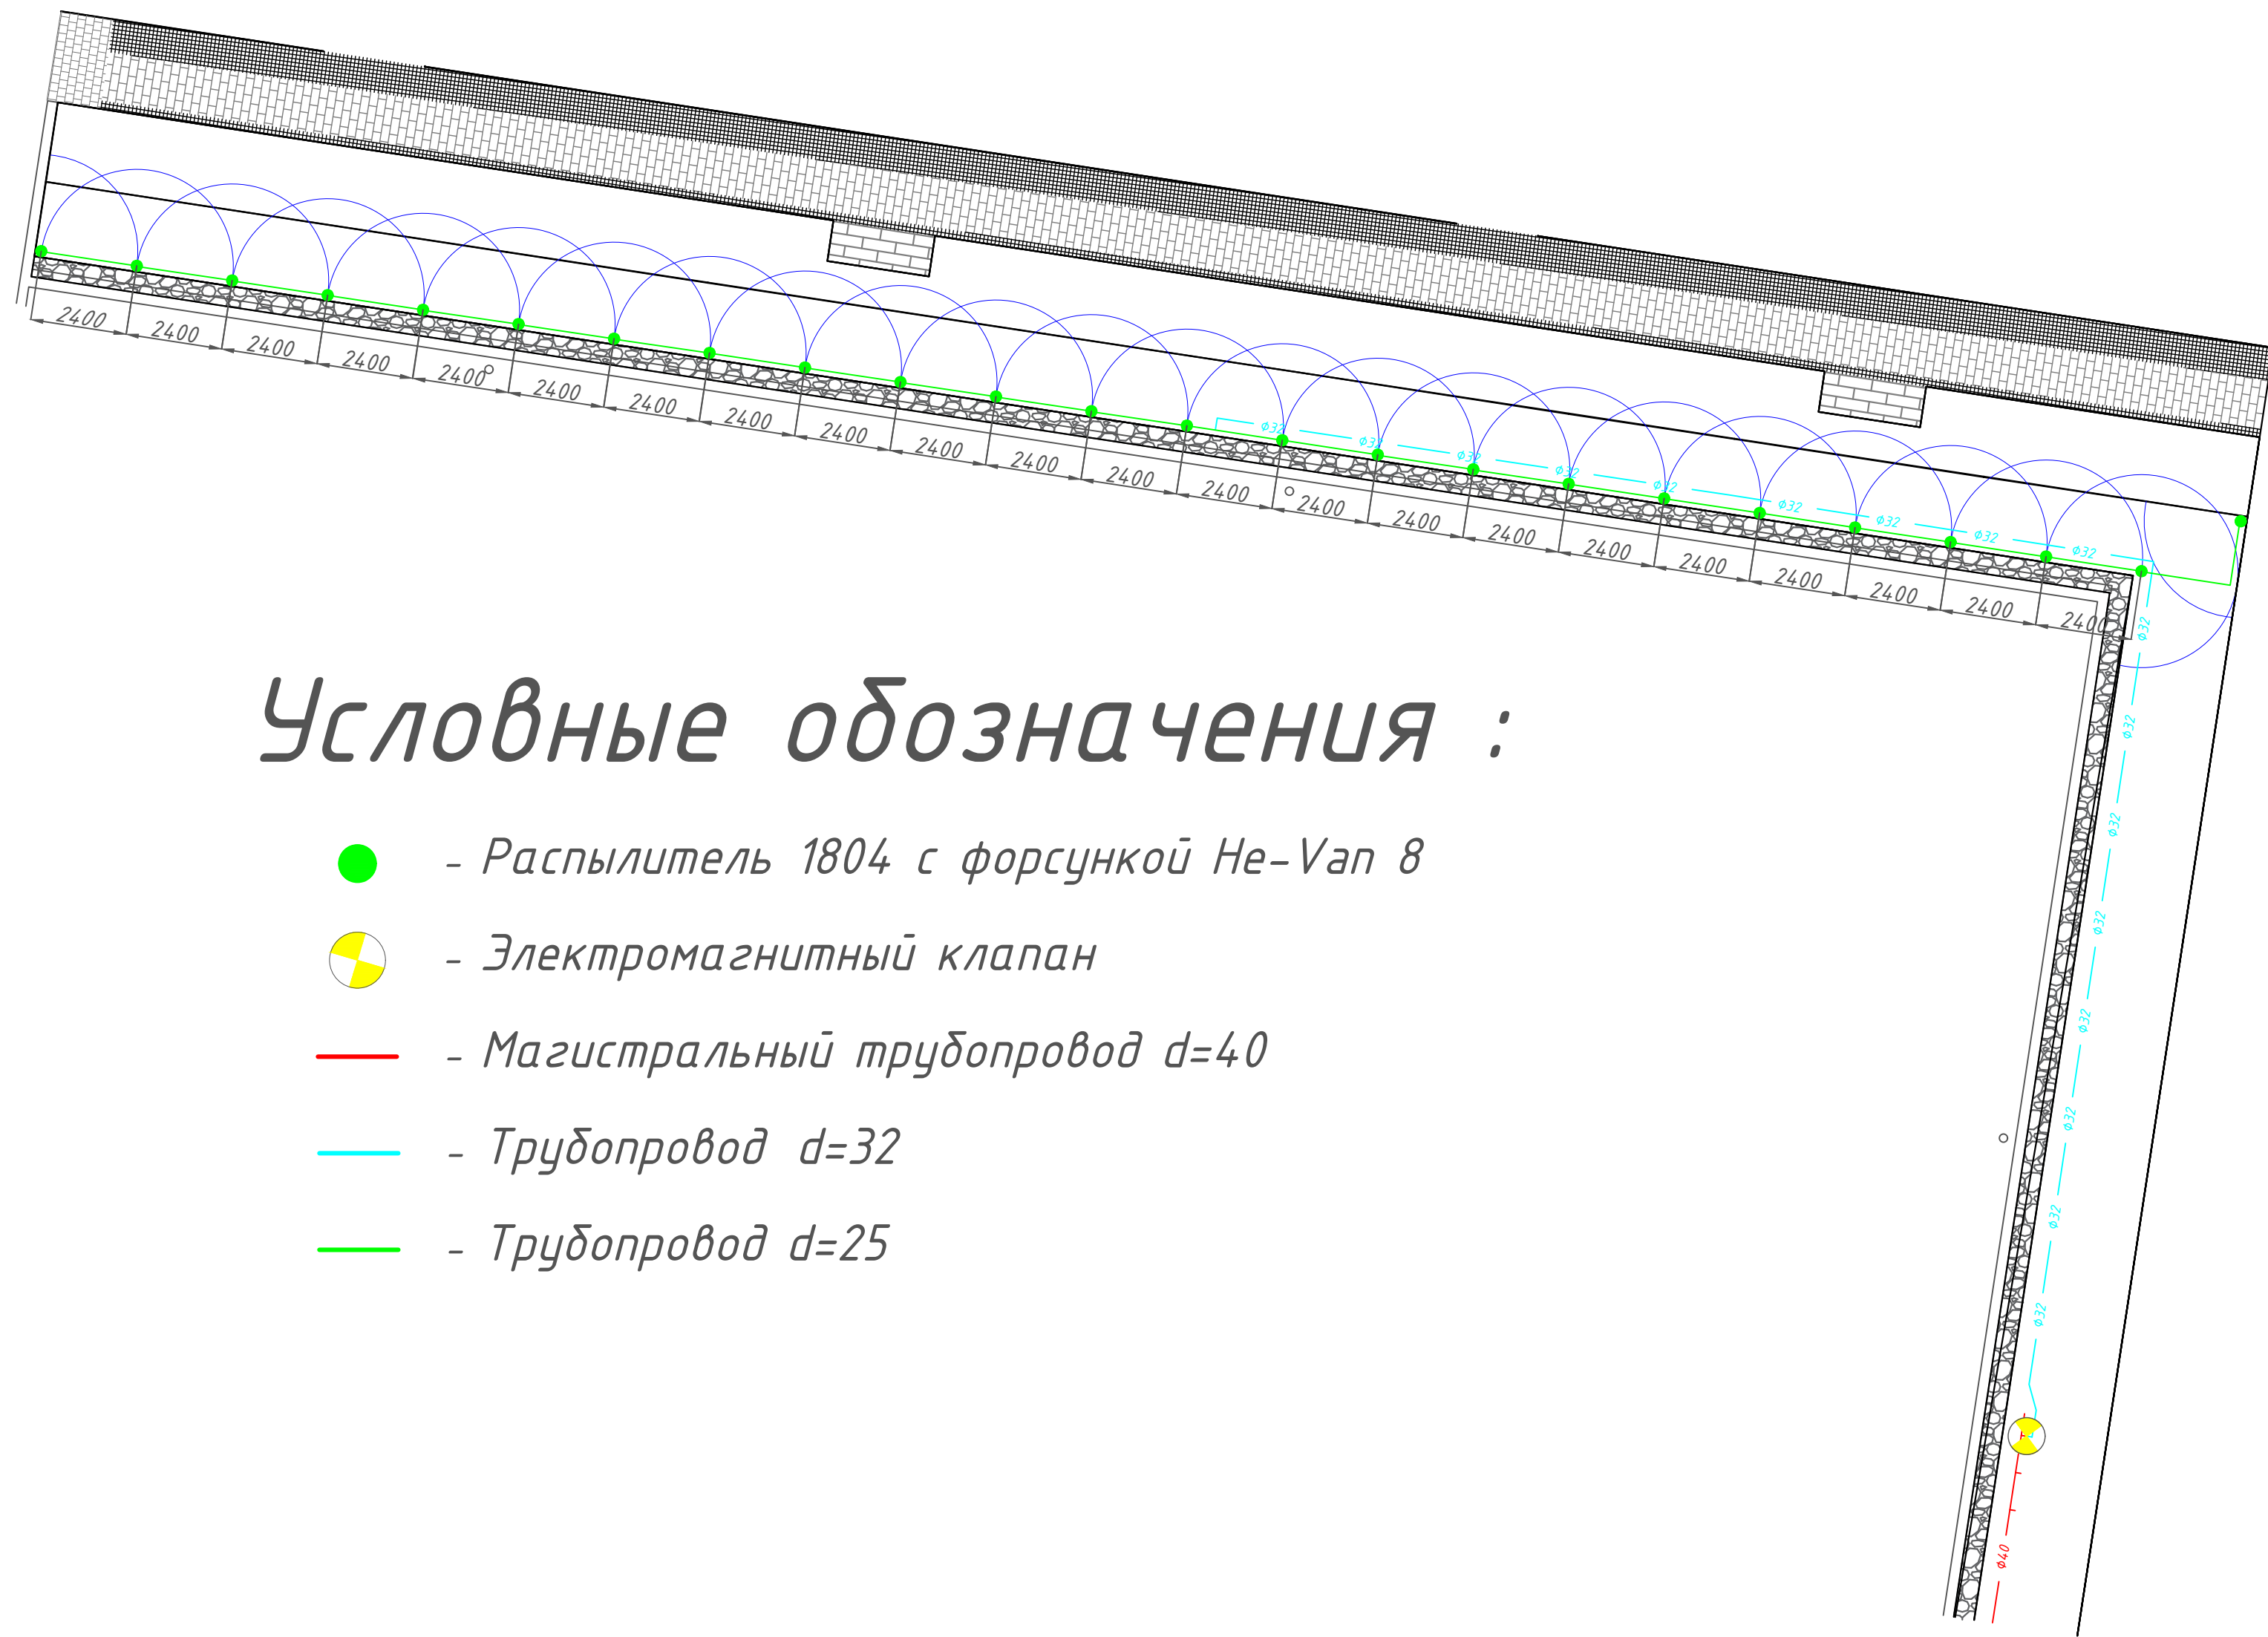

Условные обозначения :

- - Распылитель 1804 с форсункой He-Van 8
- ⊙ - Электромагнитный клапан
- - Магистральный трубопровод d=40
- - Трубопровод d=32
- - Трубопровод d=25

						30-21-00-ГП			
						Жилой район в границах улиц Тимофея Кармацкого-Мельникайте и берега реки Тура в г.Тюмени. 2 очередь строительства. Участок 72:73:111001:1733. Многоквартирный жилой дом ГП-7 с встроенно-пристроенным паркингом. Многоквартирный жилой дом ГП-8 с встроенно-пристроенным паркингом.			
Изм.	Кол.уч.	Лист	№ док	Погн.	Дата	Проект системы автоматического полива	Стадия	Лист	Листов
Разработал		Налобин Ю.Е.			10.25		РП	35	35
Заказчик		ООО"ДСК ЭНКО"			10.25				
						ГП-8 Зона полива № 13	ИП Налобин Ю.Е.		