 



Ведомость чертежей основного комплекта		
Лист	Наименование	Примечание
1	Общие данные	
2	Схема расположения сетей	
3	Секция 1. План размещения оборудования 12 этажа	
4	Секция 2. План размещения оборудования 20 этажа	

Общие указания

1. В объем данного проекта входит разработка системы диспетчеризации многоэтажного жилого дома.
2. В качестве средств диспетчеризации лифтов предусматривается применение лифтовых блоков системы диспетчеризации "Одъ" с монтажными и переговорным комплектами, подключаемых к моноблоку системы диспетчеризации КЛШ-КСЛ Ethernet "Одъ" установленным в машинном помещении лифтов.
3. Лифтовые блоки устанавливаются в машинном помещении лифтов, комплектуются необходимым набором оборудования для диспетчеризации и диагностики состояния лифтового оборудования.
4. Связь между лифтовыми блоками и моноблоком системы диспетчеризации осуществляется по средствам провода П-274. Связь между жилым домом и диспетчерским пунктом будет осуществляться по средствам сети интернет.
5. Технические решения, принятые в рабочих чертежах, соответствуют требованиям экологических, санитарно-гигиенических норм, правилам взрыво -и пожаробезопасности, действующих на территории Российской Федерации и обеспечивают безопасную эксплуатацию запроектированного объекта.

 
Ведомость ссылочных и прилагаемых документов		
Обозначение	Наименование	Примечание
	<u>Ссылочные документы</u>	
ГОСТ Р 55963-2014	Лифты. Диспетчерский контроль.	
	Общие технические требования	
	<u>Прилагаемые документы</u>	
04/2024-72.214-ДЛ.С	Спецификация оборудования, изделий и материалов	

						04/2024-72.214-ДЛ			
						Жилой район "Преображенский" в г. Тюмени. Квартал 8. Участок 72:17:1313004:1005			
Изм.	Кол.уч.	Лист	№ док.	Подп.	Дата	Многоэтажный жилой дом ГП-72.214	Стадия	Лист	Листов
Разработал		Любавин			06.24		Р	1	4
ГИП		Захаров			06.24	Общие данные	ООО "АКБ Масштабпроект"		
Н. контроль		Нарушко			06.24				

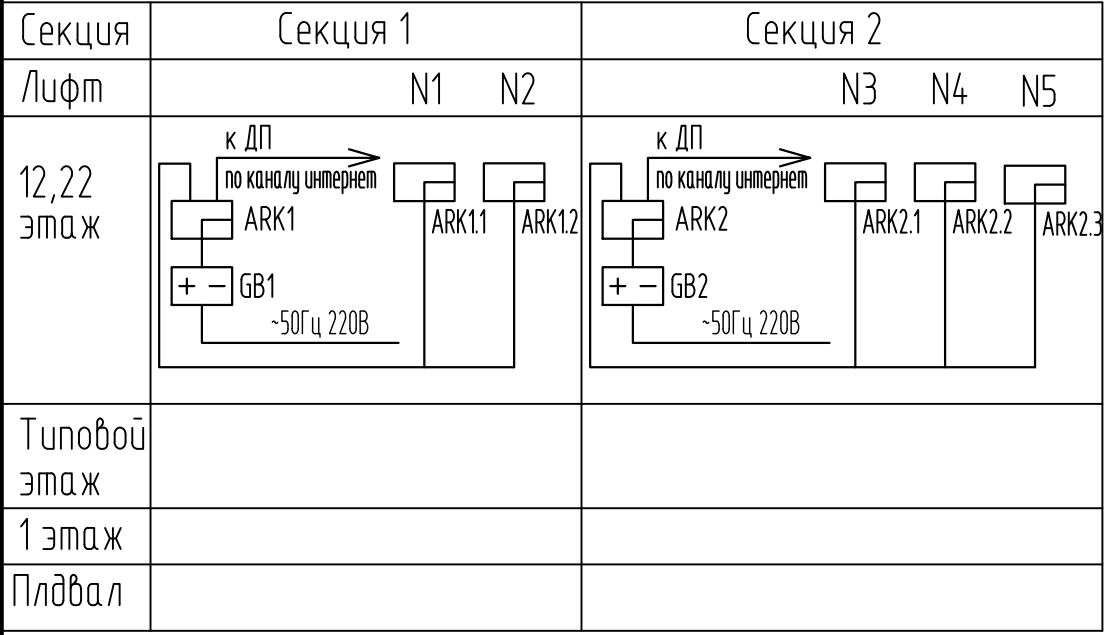

Поз. обозн.	Наименование	Кол.	Примечание
ARK1,2	Моноблок КЛШ-КСЛ Ethernet "Объ"	2	
ARK1.x ... 2.x	Лифтовый блок ЛБ системы диспетчеризации "Объ"	5	
GB1	ИБП Iron Power Pro New 800	2	

1. Передача сигнала от моноблока "Объ" к диспетчерскому пункту производится по средствам сети интернет.
2. Все необходимые соединения лифтовых терминалов ARKx с лифтовым оборудованием выполнить в соответствии с технической документацией на оборудование и рабочей документации разработанной по ГОСТ Р 21.1101-2013 на основании настоящих проектных решений.

						04/2024-72.214-ДЛ			
						Жилой район "Преображенский" в г. Тюмени. Квартал 8. Участок 72:17:1313004:1005			
Изм.	Кол.уч.	Лист	№ док.	Подп.	Дата	Многоэтажный жилой дом ГП-72.214	Стадия	Лист	Листов
Разработал	Любавин				06.24		Р	2	
ГИП	Захаров				06.24	Схема расположения сетей	ООО "АКБ Масштабпроект"		
Н. контроль	Нарушко				06.24				


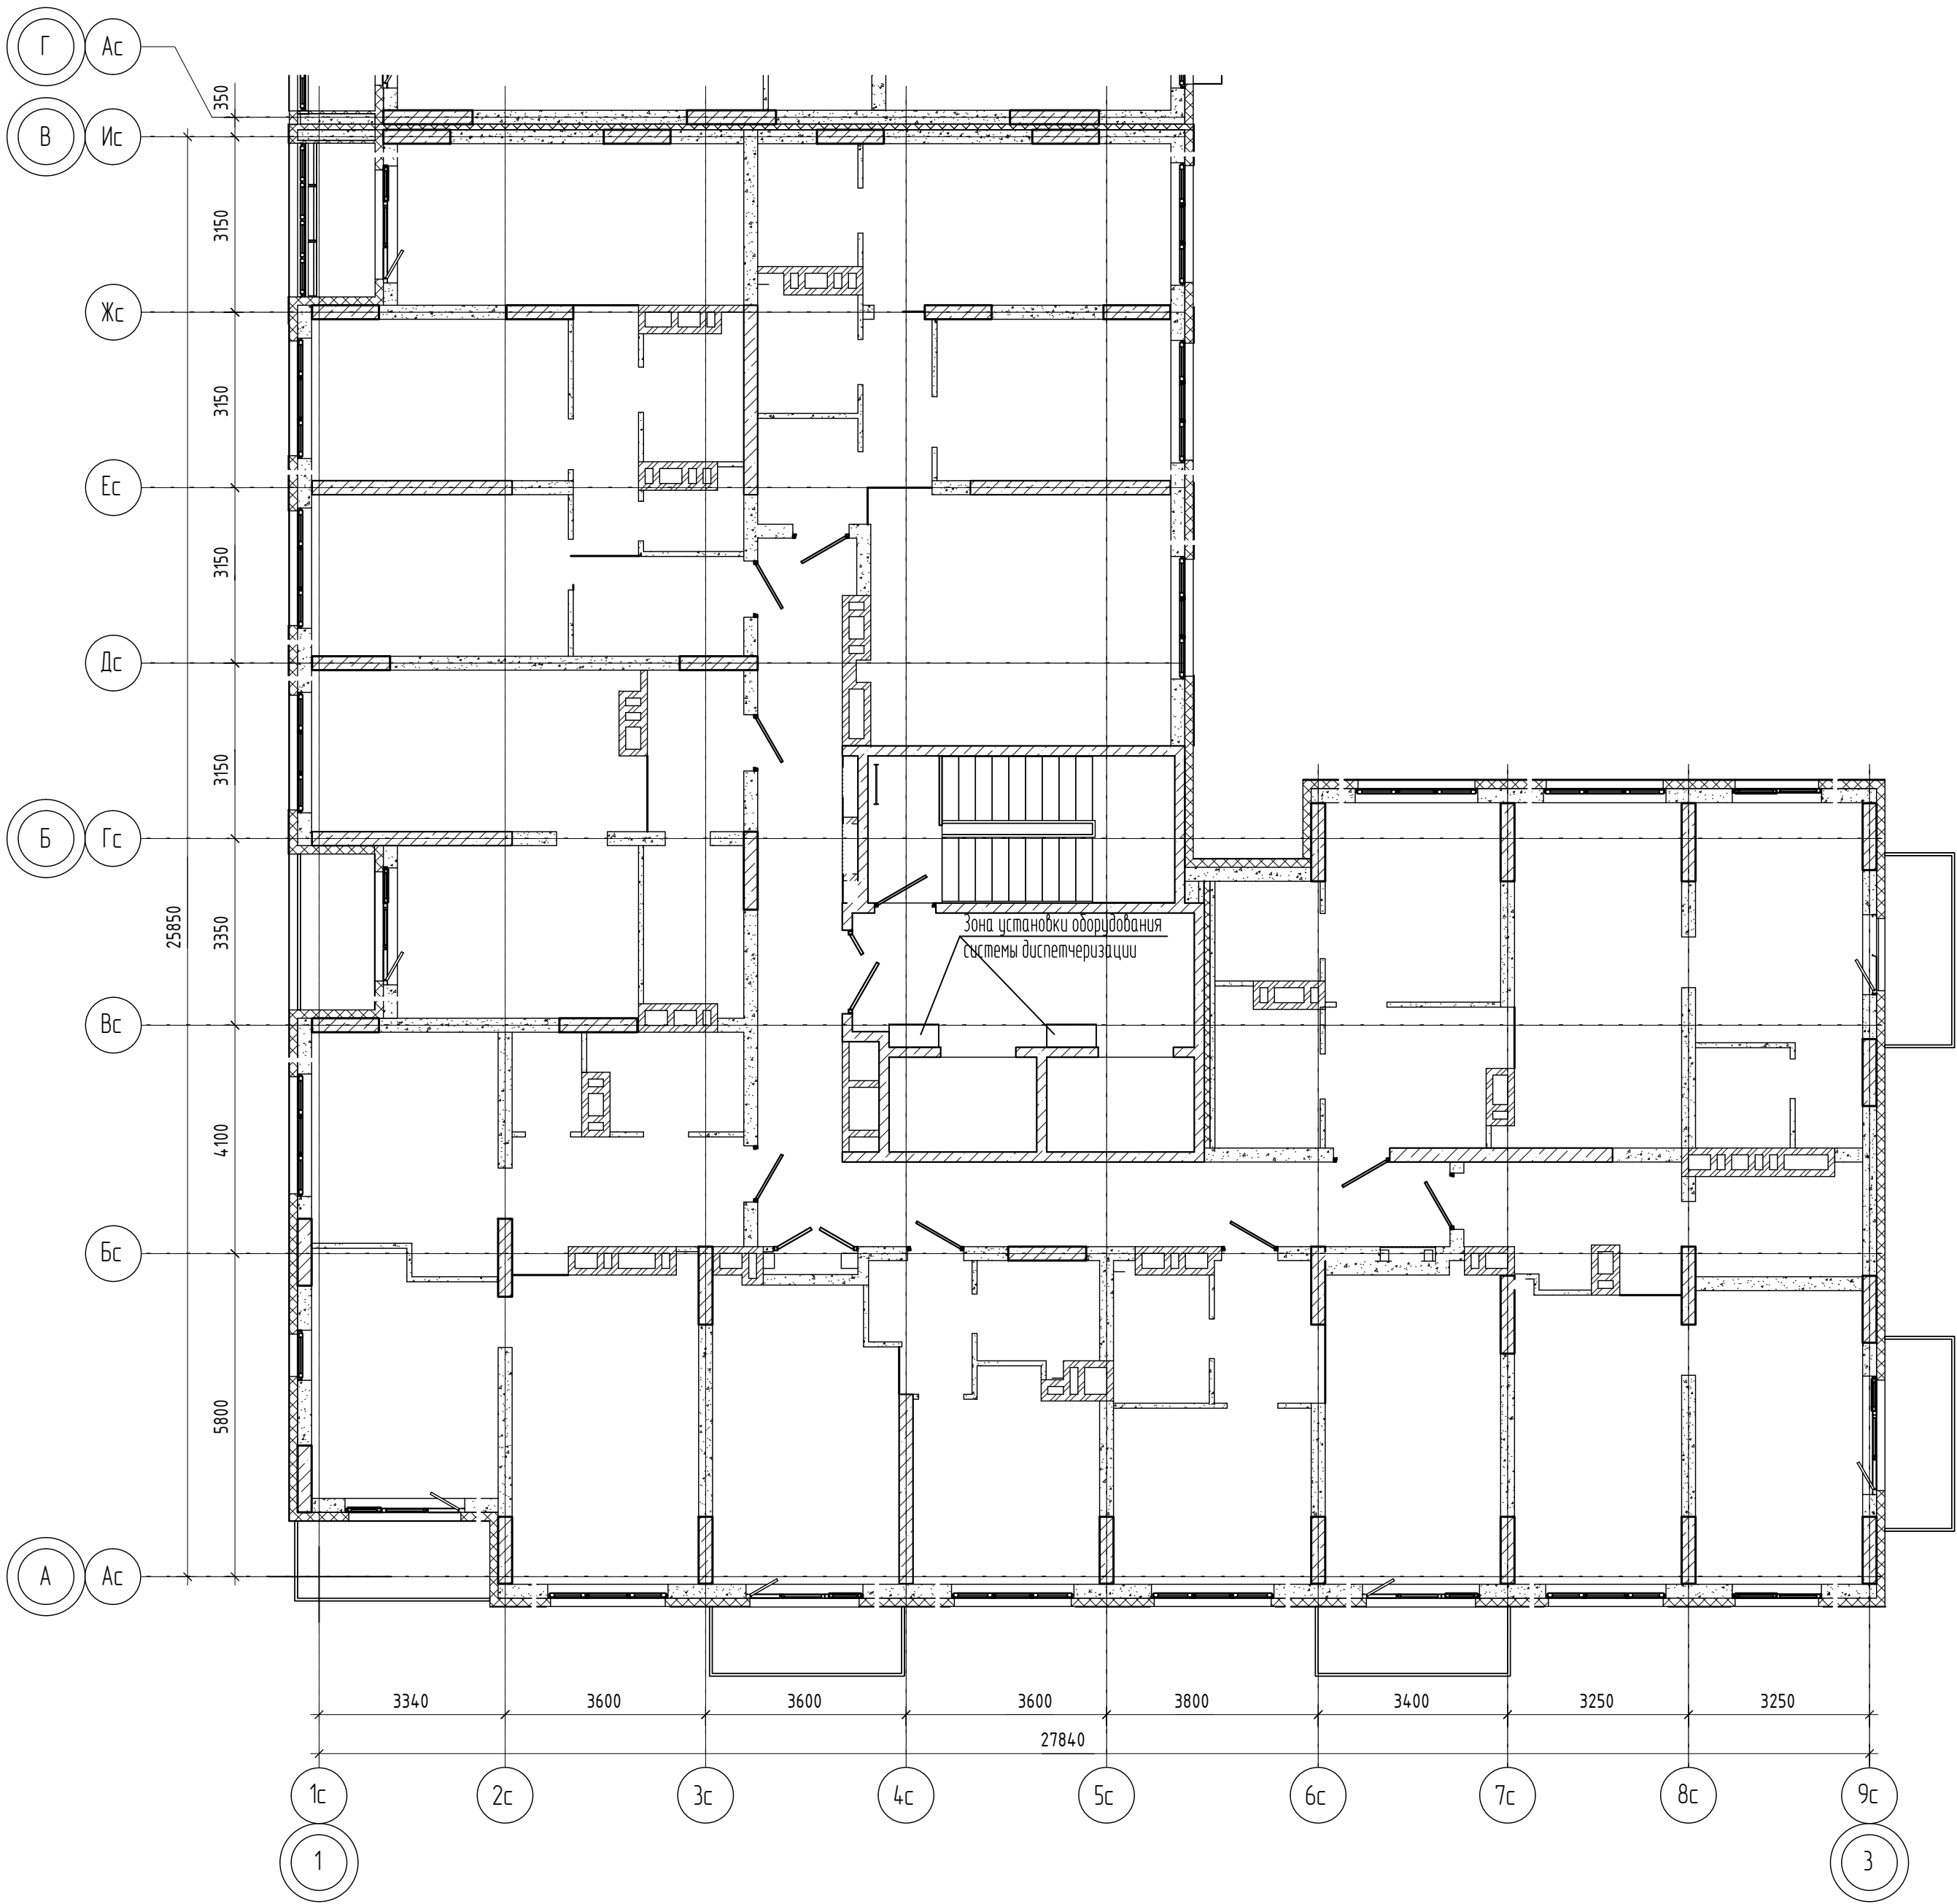


Схема блокировки

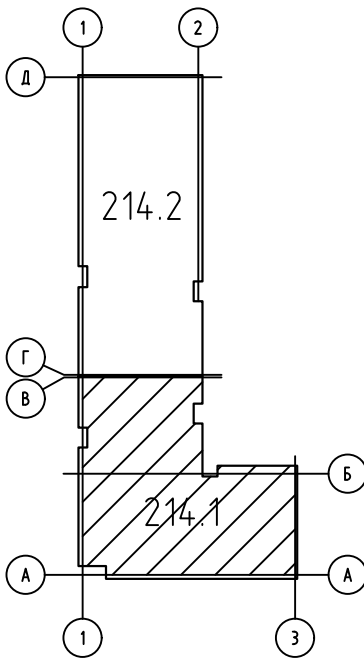

						04/2024-72.214-ДЛ			
						Жилой район "Преображенский" в г. Тюмени. Квартал 8. Участок 72:17:1313004:1005			
Изм.	Колуч.	Лист	№ док.	Подп.	Дата	Многоэтажный жилой дом ГП-72.214 Секция 1	Стадия	Лист	Листов
Разработал	Любадин				06.24		Р	3	
ГИП	Захаров				06.24	План размещения оборудования 12 этажа	ООО "АКБ Масштабпроект"		
Н. контроль	Нарушко				06.24				


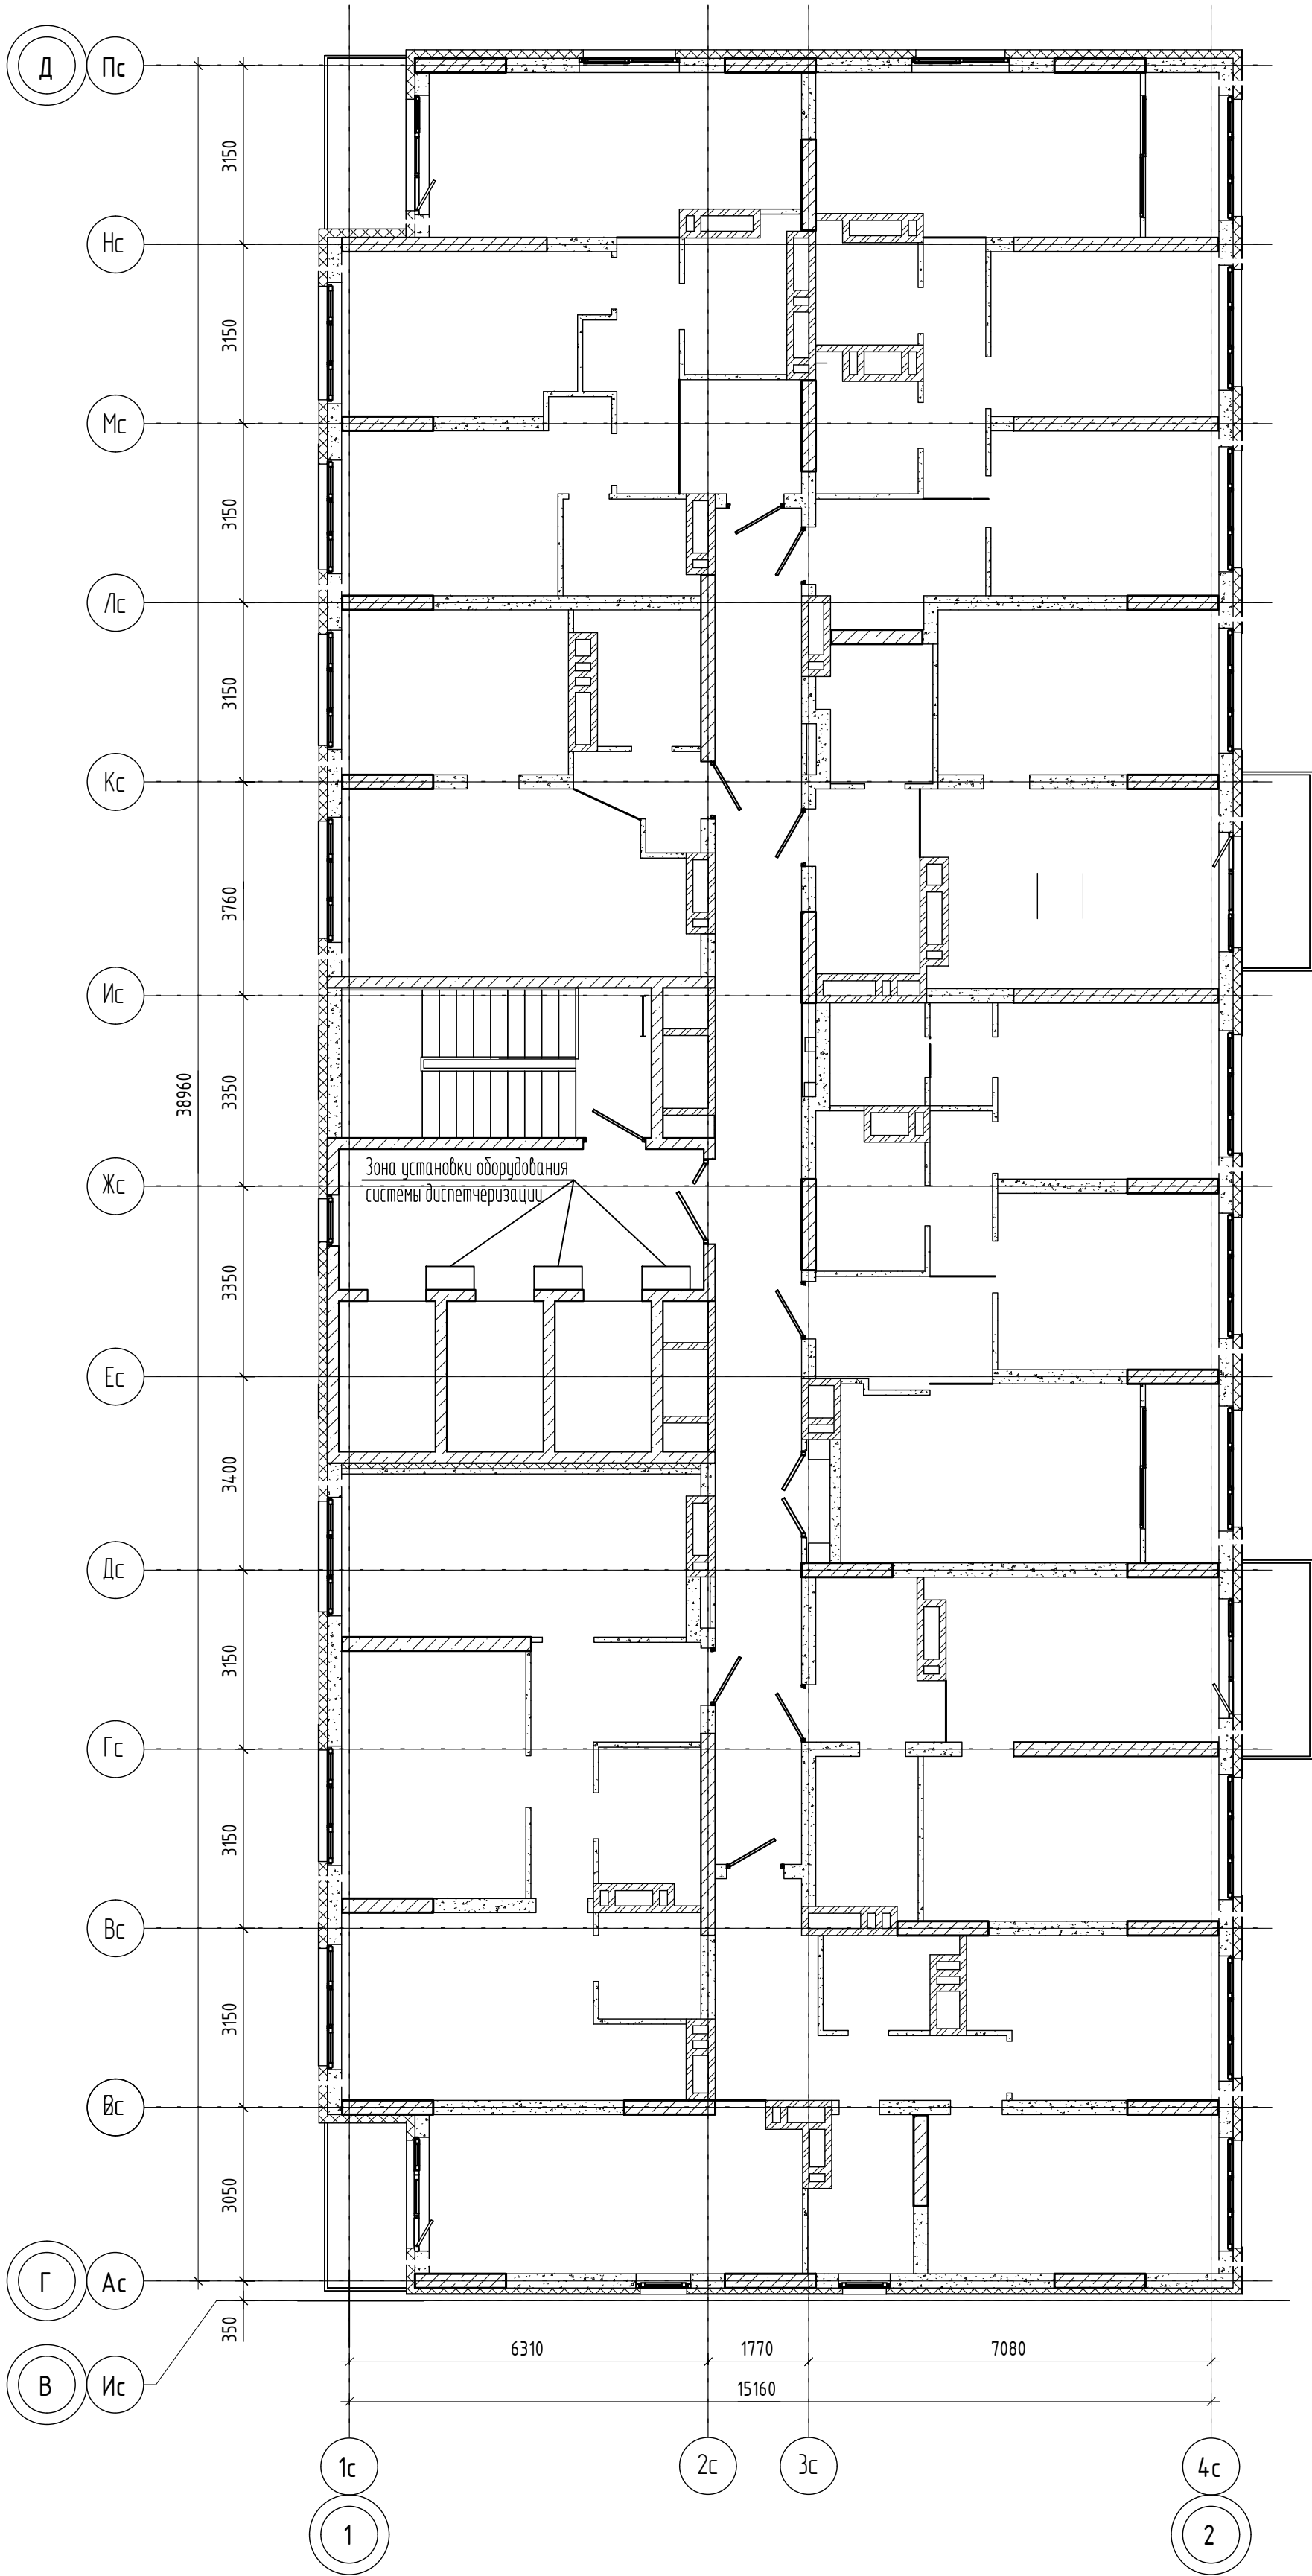


Схема блокировки



						04/2024-72.214-ДЛ			
						Жилой район "Преображенский" в г. Тюмени. Квартал 8. Участок 72:17:1313004:1005			
Изм.	Колуч.	Лист	№ док.	Подп.	Дата	Многоэтажный жилой дом ГП-72.214 Секция 2	Стадия	Лист	Листов
Разработал		Любакин		<i>Любакин</i>	06.24		Р	4	
ГИП		Захаров		<i>Захаров</i>	06.24	План размещения оборудования 20 этажа	ООО "АКБ Масштабпроект"		
Н. контроль		Нарушко		<i>Нарушко</i>	06.24				

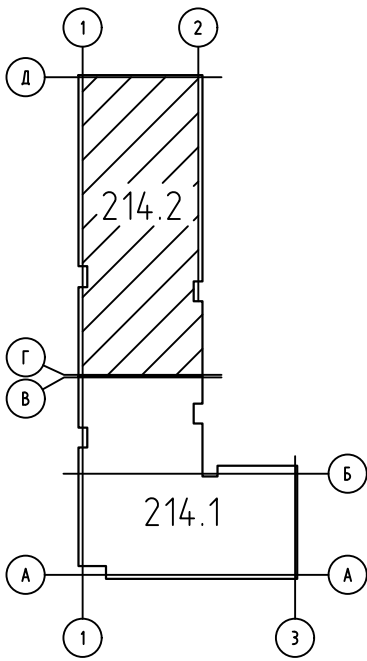