 
 
 



 
Ведомость чертежей основного комплекта						Ведомость ссылочных и прилагаемых документов																																																														
Лист	Наименование					Примечание	Обозначение	Наименование			Примечание																																																									
1	Общие данные							<u>Ссылочные документы</u>																																																												
2	Схема расположения сетей						ГОСТ Р 55963-2014	Лифты. Диспетчерский контроль.																																																												
3	План размещения оборудования 20 этажа							Общие технические требования																																																												
Общие указания 1. В объем данного проекта входит разработка системы диспетчеризации многоэтажного жилого дома. 2. В качестве средств диспетчеризации лифтов предусматривается применение лифтовых блоков системы диспетчеризации "Объ" с монтажными и переговорным комплектами, подключаемых к моноблоку системы диспетчеризации КЛШ-КСЛ Ethernet "Объ" установленным в машинном помещении лифтов. 3. Лифтовые блоки устанавливаются в машинном помещении лифтов, комплектуются необходимым набором оборудования для диспетчеризации и диагностики состояния лифтового оборудования. 4. Связь между лифтовыми блоками и моноблоком системы диспетчеризации осуществляется по средствам провода П-274. Связь между жилым домом и диспетчерским пунктом будет осуществляться по средствам сети интернет. 5. Технические решения, принятые в рабочих чертежах, соответствуют требованиям экологических, санитарно-гигиенических норм, правилам взрыво -и пожаробезопасности, действующих на территории Российской Федерации и обеспечивают безопасную эксплуатацию запроектированного объекта.							<u>Прилагаемые документы</u>																																																													
						04/2024-72.215-ДЛ.С	Спецификация оборудования, изделий и материалов																																																													
						<table><thead><tr><th colspan="6"></th><th colspan="4">04/2024-72.215-ДЛ</th></tr><tr><th colspan="6"></th><th colspan="4">Жилой район "Преображенский" в г. Тюмени. Квартал 8. Участок 72:17:1313004:1005</th></tr><tr><th>Изм.</th><th>Кол.уч.</th><th>Лист</th><th>№ док.</th><th>Подп.</th><th>Дата</th><th colspan="2" rowspan="2">Многоэтажный жилой дом ГП-72.215</th><th>Стадия</th><th>Лист</th><th>Листов</th></tr></thead><tbody><tr><td colspan="2">Разработал</td><td colspan="2">Любавин</td><td></td><td>06.24</td><th>Р</th><td>1</td><td>3</td></tr><tr><td colspan="2">ГИП</td><td colspan="2">Захаров</td><td></td><td>06.24</td><td colspan="2" rowspan="2">Общие данные</td><td colspan="3" rowspan="2">ООО "АКБ Масштабпроект"</td></tr><tr><td colspan="2">Н. контроль</td><td colspan="2">Нарушко</td><td></td><td>06.24</td></tr></tbody></table>												04/2024-72.215-ДЛ										Жилой район "Преображенский" в г. Тюмени. Квартал 8. Участок 72:17:1313004:1005				Изм.	Кол.уч.	Лист	№ док.	Подп.	Дата	Многоэтажный жилой дом ГП-72.215		Стадия	Лист	Листов	Разработал		Любавин			06.24	Р	1	3	ГИП		Захаров			06.24	Общие данные		ООО "АКБ Масштабпроект"			Н. контроль		Нарушко			06.24
						04/2024-72.215-ДЛ																																																														
						Жилой район "Преображенский" в г. Тюмени. Квартал 8. Участок 72:17:1313004:1005																																																														
Изм.	Кол.уч.	Лист	№ док.	Подп.	Дата	Многоэтажный жилой дом ГП-72.215		Стадия	Лист	Листов																																																										
Разработал		Любавин			06.24			Р	1	3																																																										
ГИП		Захаров			06.24	Общие данные		ООО "АКБ Масштабпроект"																																																												
Н. контроль		Нарушко			06.24																																																															

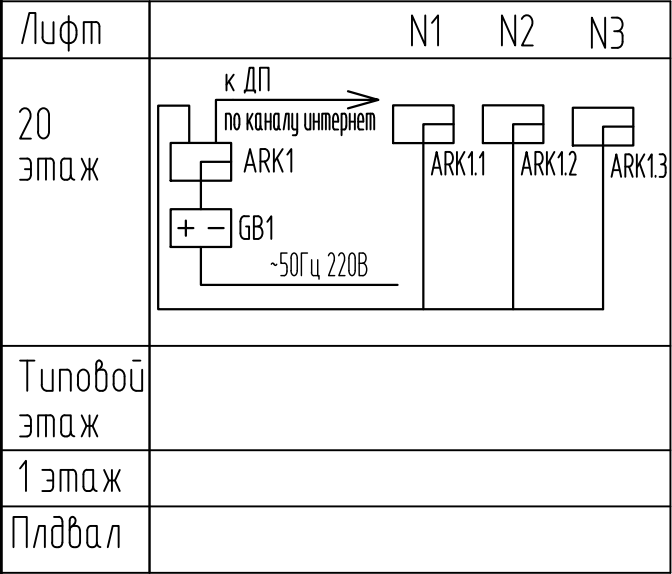


Поз. обозн.	Наименование	Кол.	Примечание
ARK1	Моноблок КЛШ-КСЛ Ethernet "Объ"	1	
ARK1.x ... 2.x	Лифтовый блок ЛБ системы диспетчеризации "Объ"	3	
GB1	ИБП Iron Power Pro New 800	1	

1. Передача сигнала от моноблока "Объ" к диспетчерскому пункту производится по средствам сети интернет.

2. Все необходимые соединения лифтовых терминалов ARKx с лифтовым оборудованием выполнить в соответствии с технической документацией на оборудование и рабочей документации разработанной по ГОСТ Р 21.1101-2013 на основании настоящих проектных решений.

						04/2024-72.215-ДЛ			
						Жилой район "Преображенский" в г. Тюмени. Квартал 8. Участок 72:17:1313004:1005			
Изм.	Кол.уч.	Лист	№ док.	Подп.	Дата	Многоэтажный жилой дом ГП-72.215	Стадия	Лист	Листов
Разработал	Любавин				06.24		Р	2	
ГИП		Захаров			06.24	Схема расположения сетей	ООО "АКБ Масштабпроект"		
Н. контроль		Нарушко			06.24				

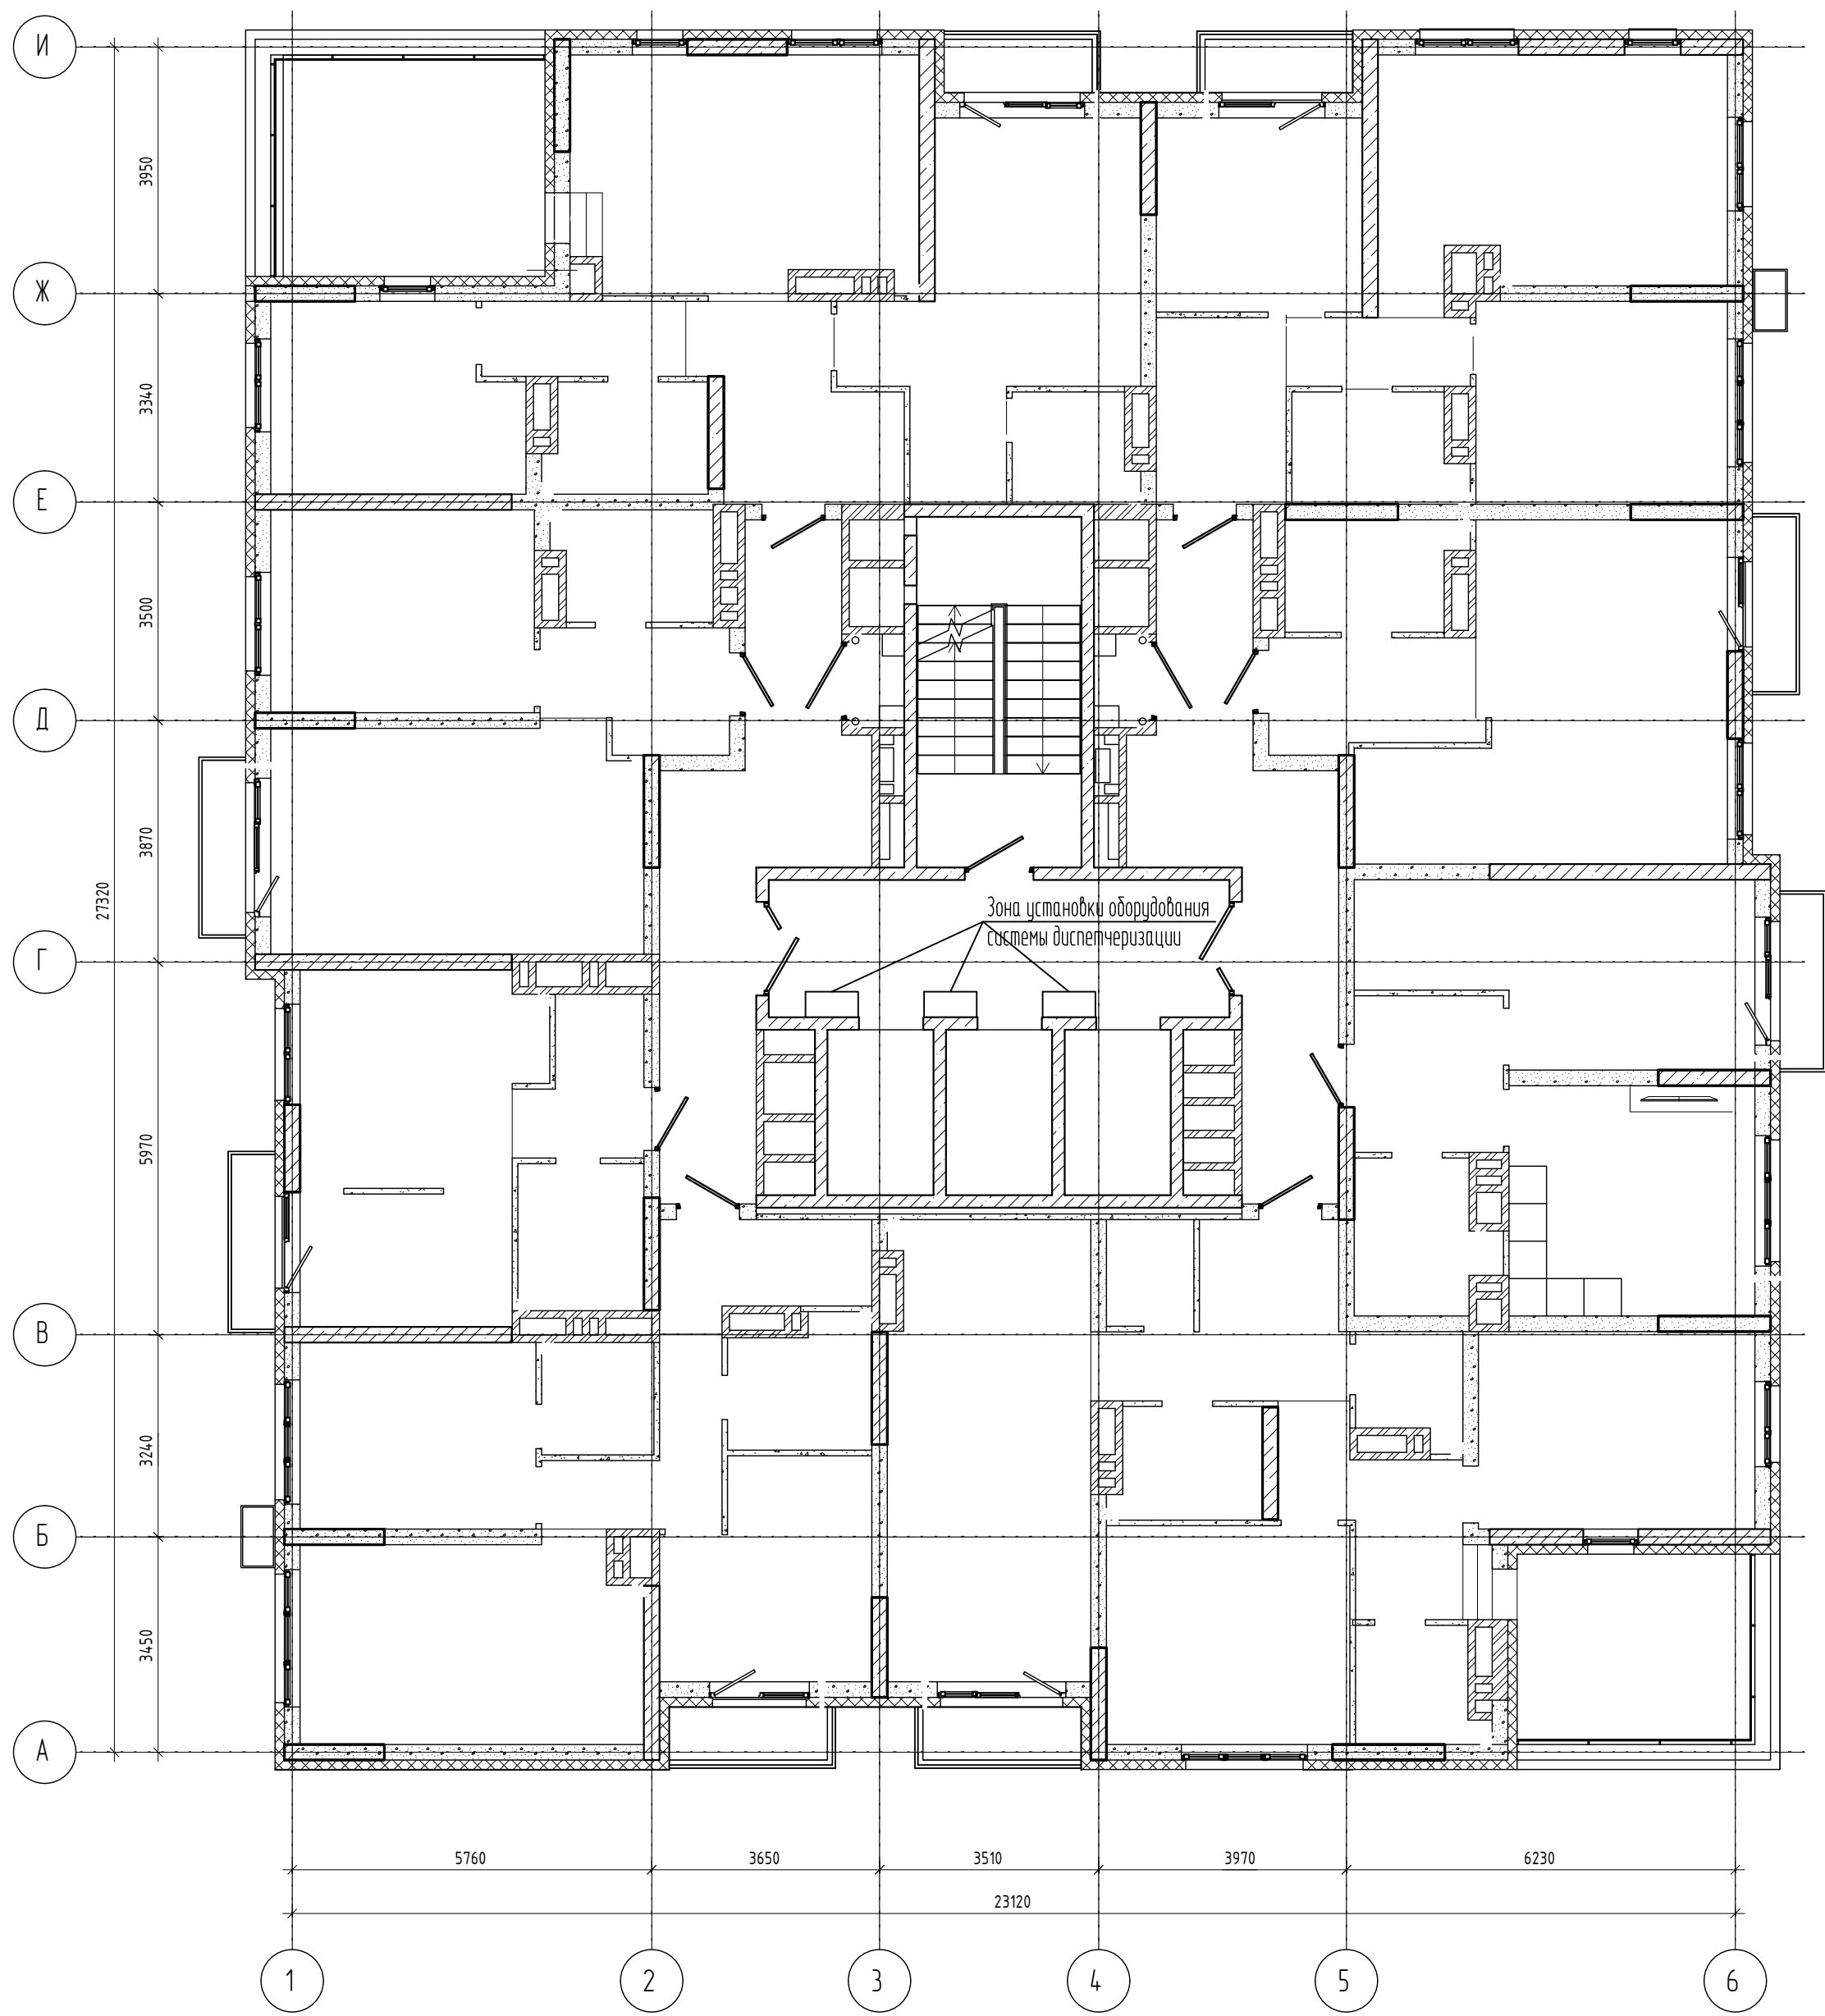

04/2024-72.215-ДЛ					
Жилой район "Преображенский" в г. Тюмени. Квартал 8. Участок 72:17:1313004:1005					
Изм.	Колуч.	Лист	№ док.	Подп.	Дата.
Разработал	Любавин				06.24
ГИП	Захаров				06.24
Н. контроль	Нарушко				06.24
Многоэтажный жилой дом ГП-72.215				Стадия	Лист
План размещения оборудования 20 этажа				Р	3
				ООО "АКБ Масштабпроект"	

